



ポンプ用管理架台 W2985×L1500－1 台


平面図

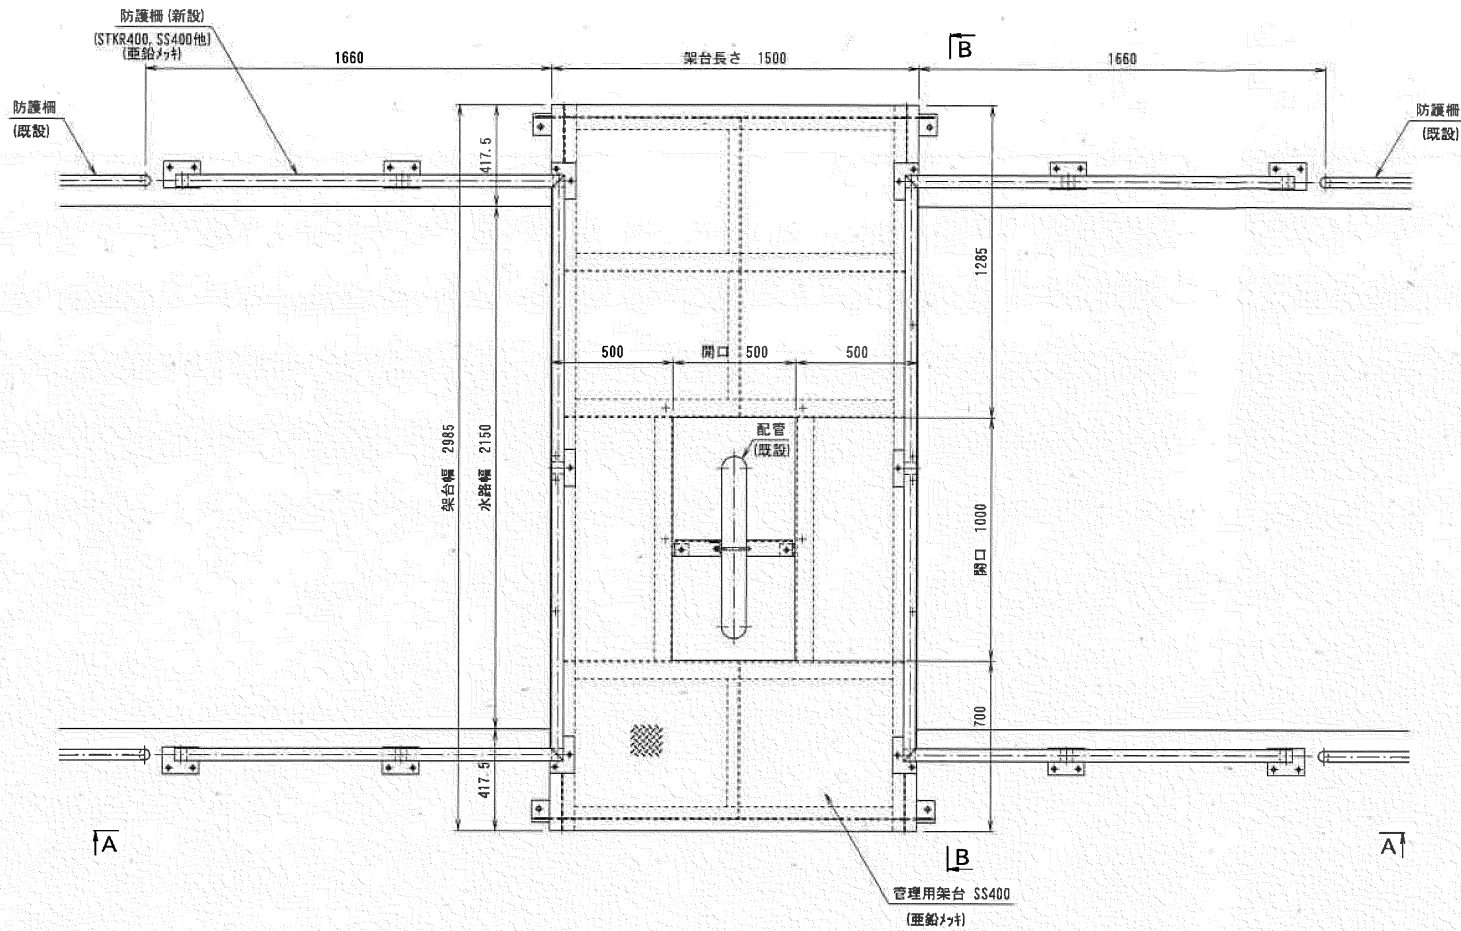

正面図 (A-A)

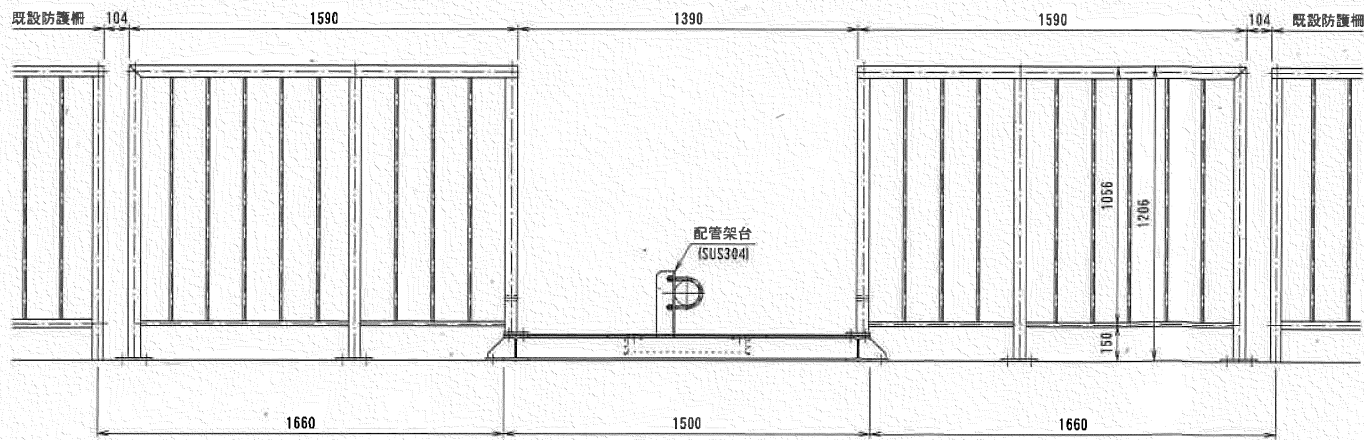

断面図 (B-B)

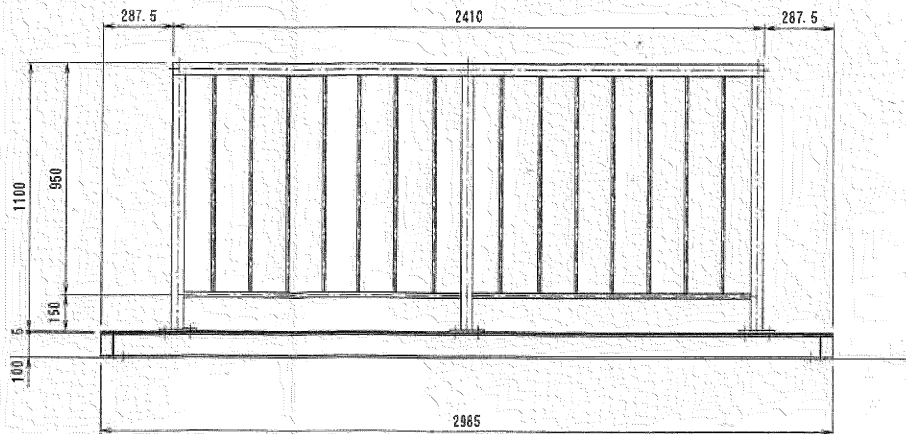

設 計 図			
工事名	春日水源沈砂池鋼製ポンプ用管理架台取替工事		
図面名	位置図		
作成年月	令和	年	月
縮尺	free	図面番号	/
会社名			
事業者名	春日那珂川水道企業団 浄水課		