



原町浄水場平面図

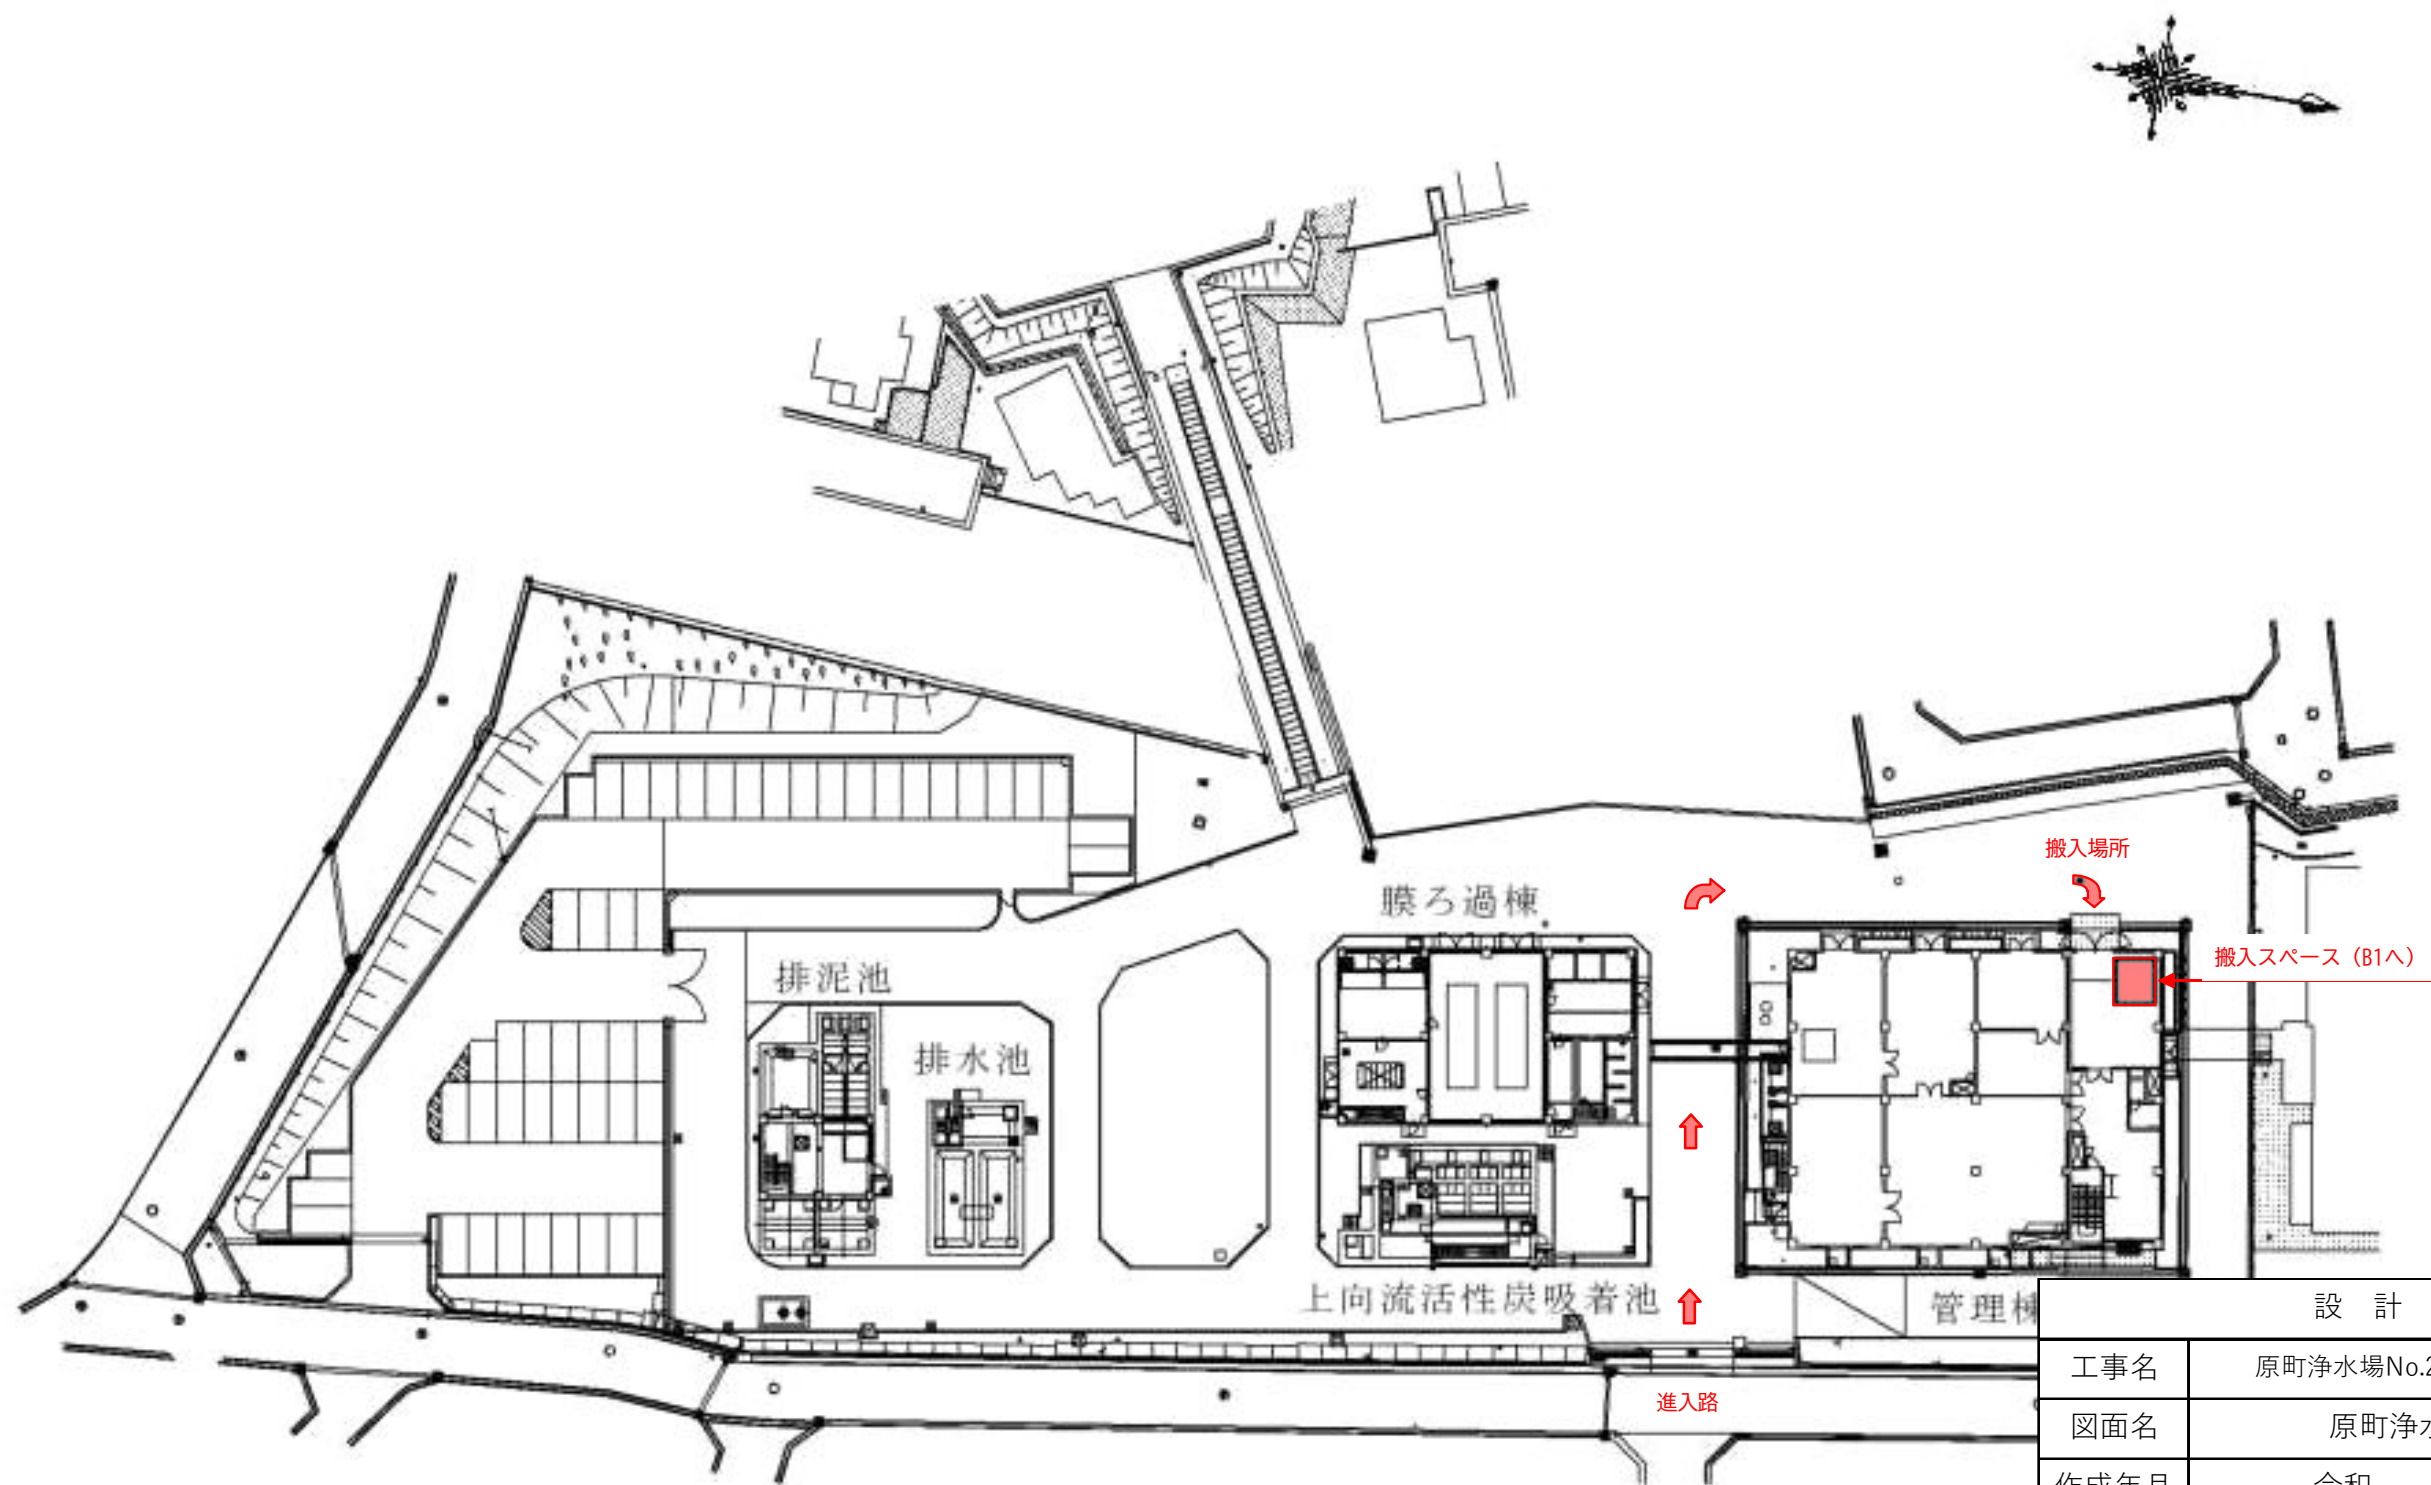


設計図			
工事名	原町浄水場No.2配水ポンプ更新工事		
図面名	原町浄水場内平面図		
作成年月	令和	年	月
縮尺	free	図面番号	/
会社名			
事業者名	春日那珂川水道企業団 浄水課		

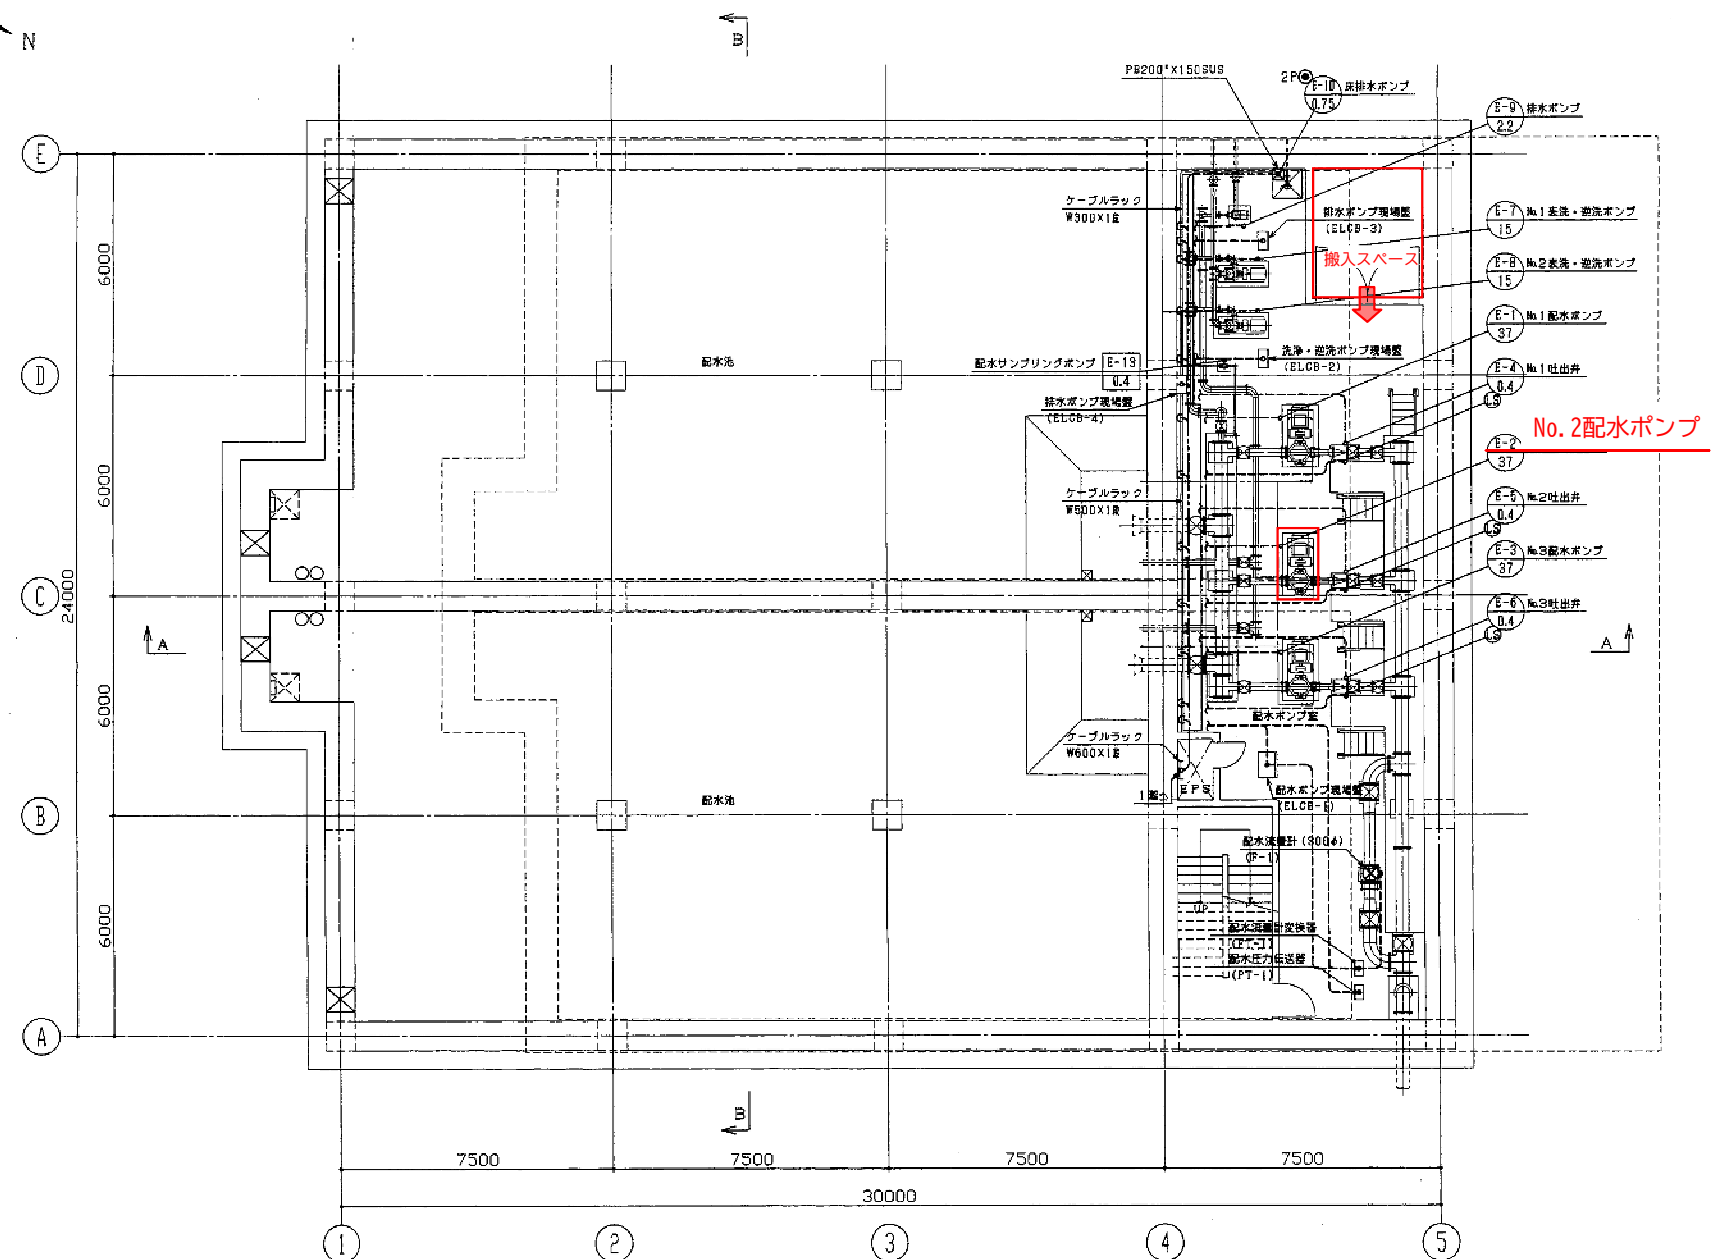

地下1階平面図 S=1/100

設計図			
工事名	原町浄水場No.2配水ポンプ更新工事		
図面名	地下1階平面図		
作成年月	令和	年	月
縮尺	free	図面番号	/
会社名			
事業者名	春日那珂川水道企業団 浄水課		

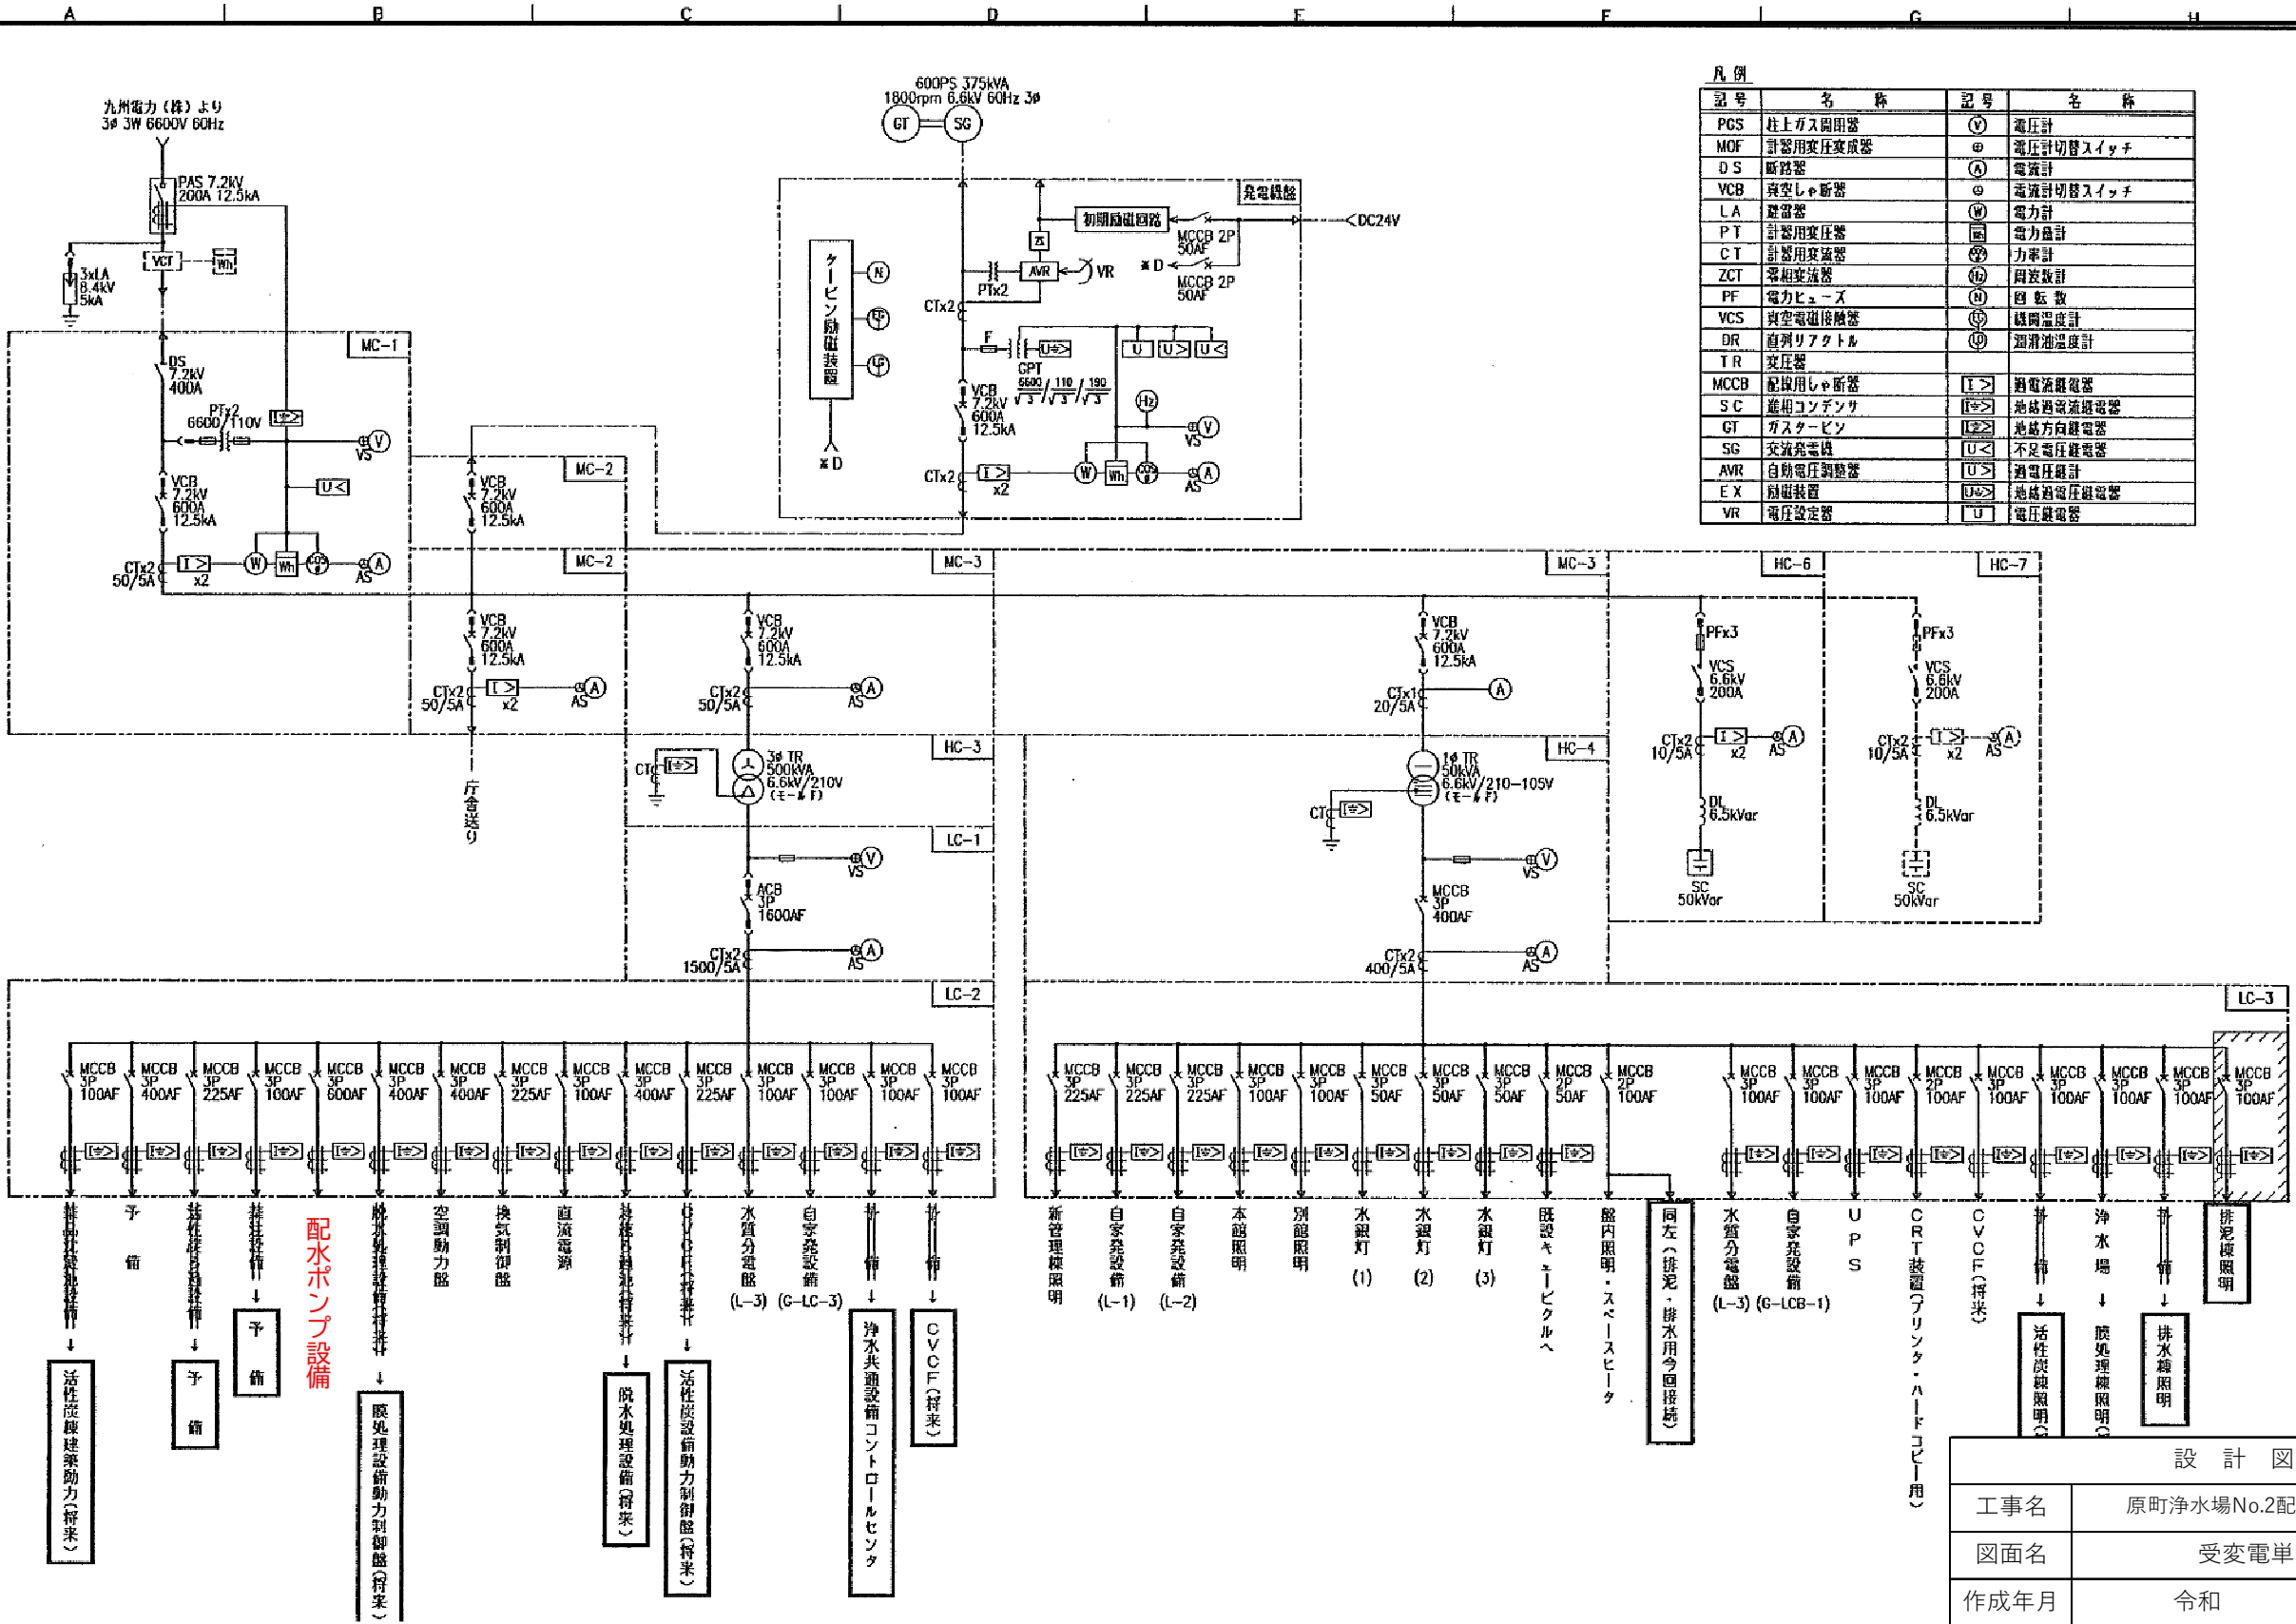

記号	名称	記号	名称
PCS	柱上ガス開閉器	V	電圧計
MOF	計器用変圧器	⊕	電圧計切替スイッチ
D S	断路器	A	電流計
VCB	真空レシヤ断器	⊖	電流計切替スイッチ
L A	避雷器	W	電力計
P T	計器用変圧器	⊞	電力係計
C T	計器用変圧器	⊙	力率計
ZCT	零相変流器	⊠	周波数計
PF	電力ヒューズ	⊕	回転数
VCS	真空電圧調整器	⊞	温度計
DR	直列リアクトル	⊙	油温油圧計
T R	変圧器		
MCCB	配電用レシヤ断器	I	過電流继电器
S C	進相コンデンサ	I	地絡過電流继电器
GT	ガスタービン	I	地絡方向継電器
SG	交流発電機	U	不足電圧継電器
AVR	自動電圧調整器	U	過電圧継電器
E X	避雷装置	U	地絡過電圧継電器
VR	電圧調整器	U	電圧継電器

設計図			
工事名	原町浄水場No.2配水ポンプ更新工事		
図面名	受変電単線結線図		
作成年月	令和	年	月
縮尺	free	図面番号	/
会社名			
事業者名	春日那珂川水道企業団 浄水課		