



場内平面図 S=1:100

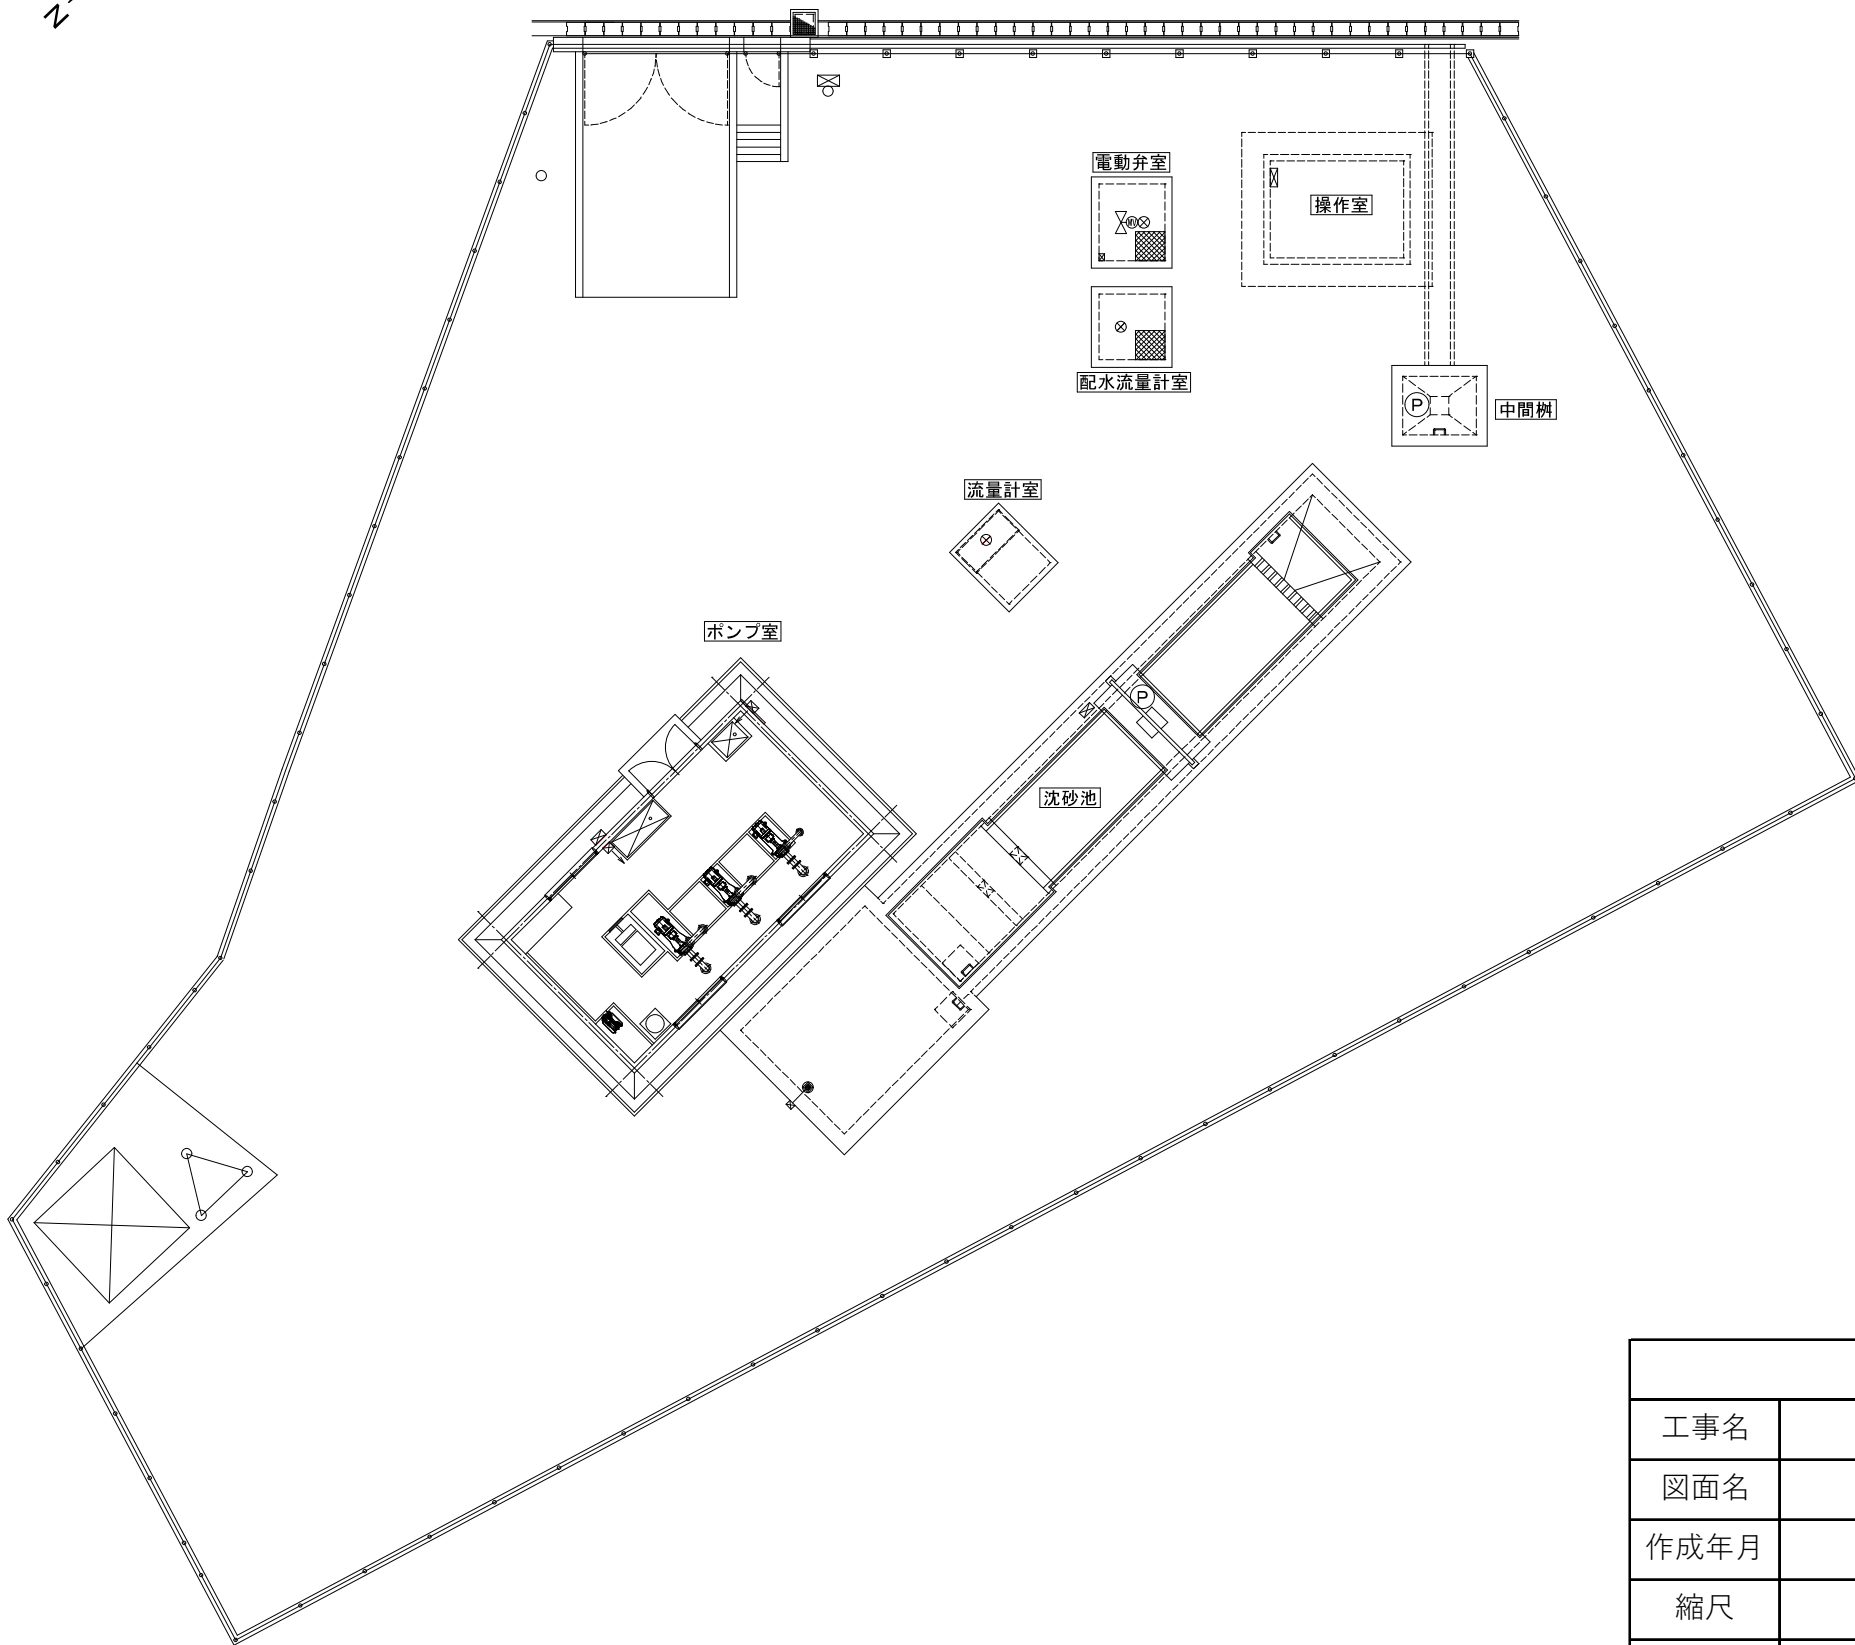


設 計 図			
工事名	春日水源取水ポンプ更新工事		
図面名	場内平面図		
作成年月	令和7年6月		
縮尺	free	図面番号	2/3
会社名			
事業者名	春日那珂川水道企業団 浄水課		

取水ポンプ周り配置図 S=1:30

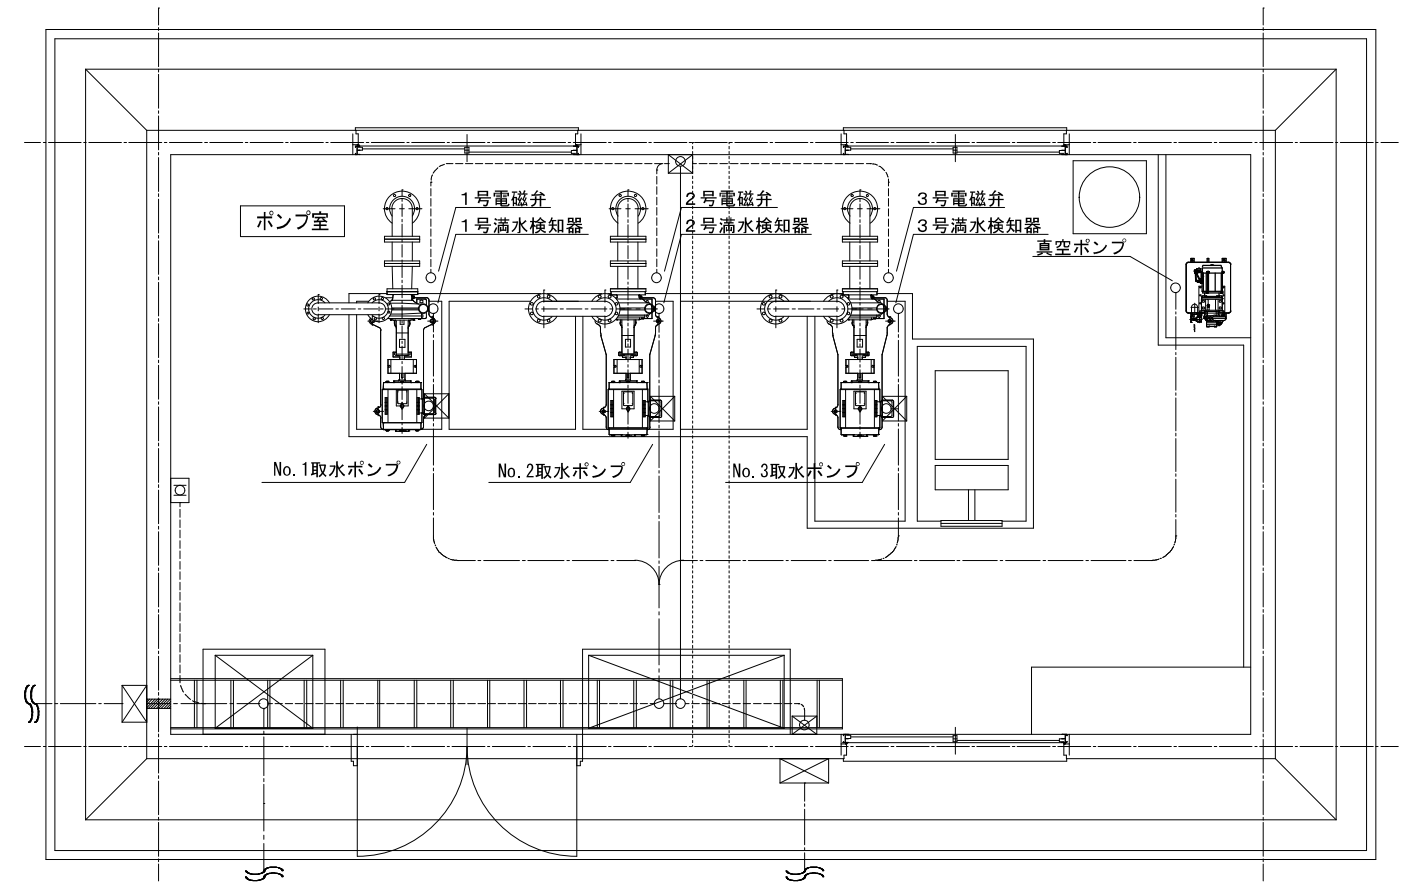

配線系統図

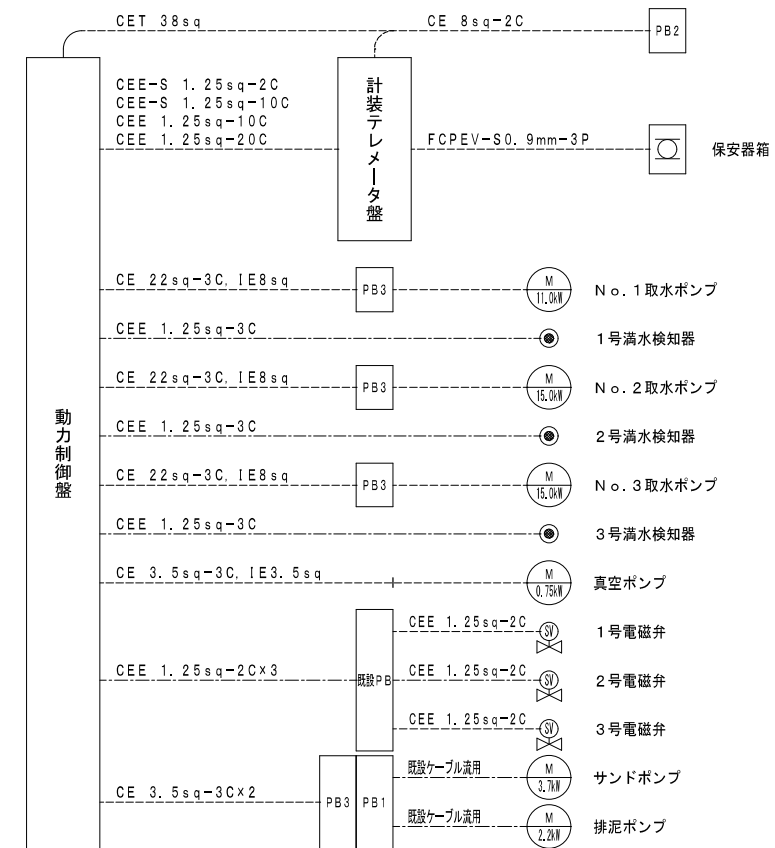

設 計 図			
工事名	春日水源取水ポンプ更新工事		
図面名	取水ポンプ周り配置図		
作成年月	令和7年6月		
縮尺	free	図面番号	3/3
会社名			
事業者名	春日那珂川水道企業団 浄水課		