

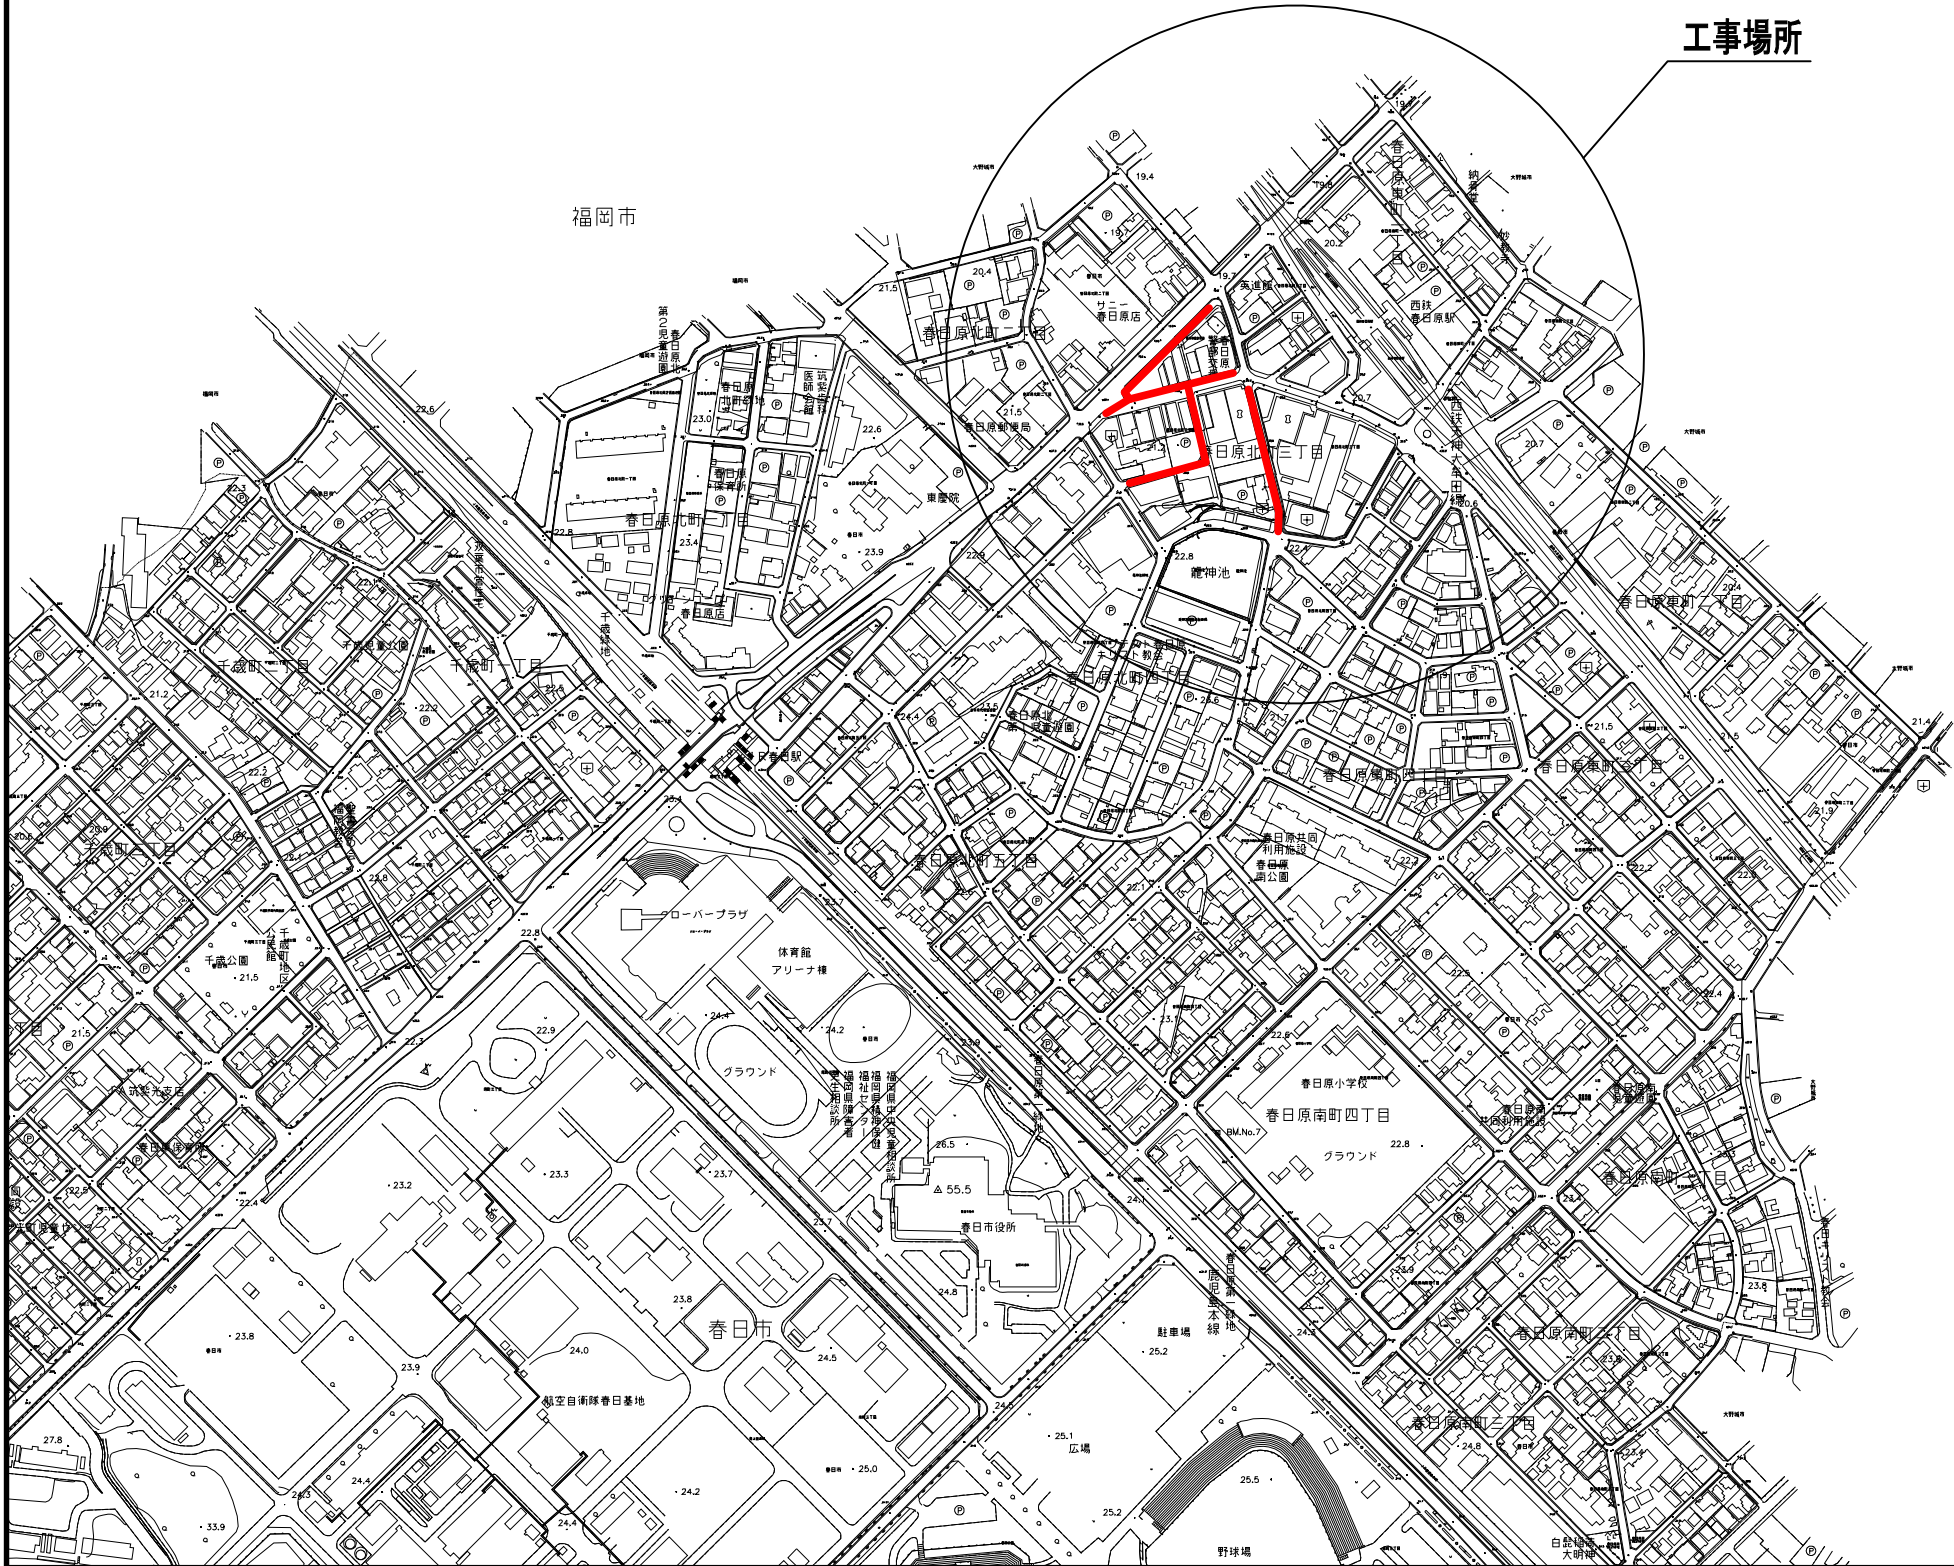


位置図 S=1:2500

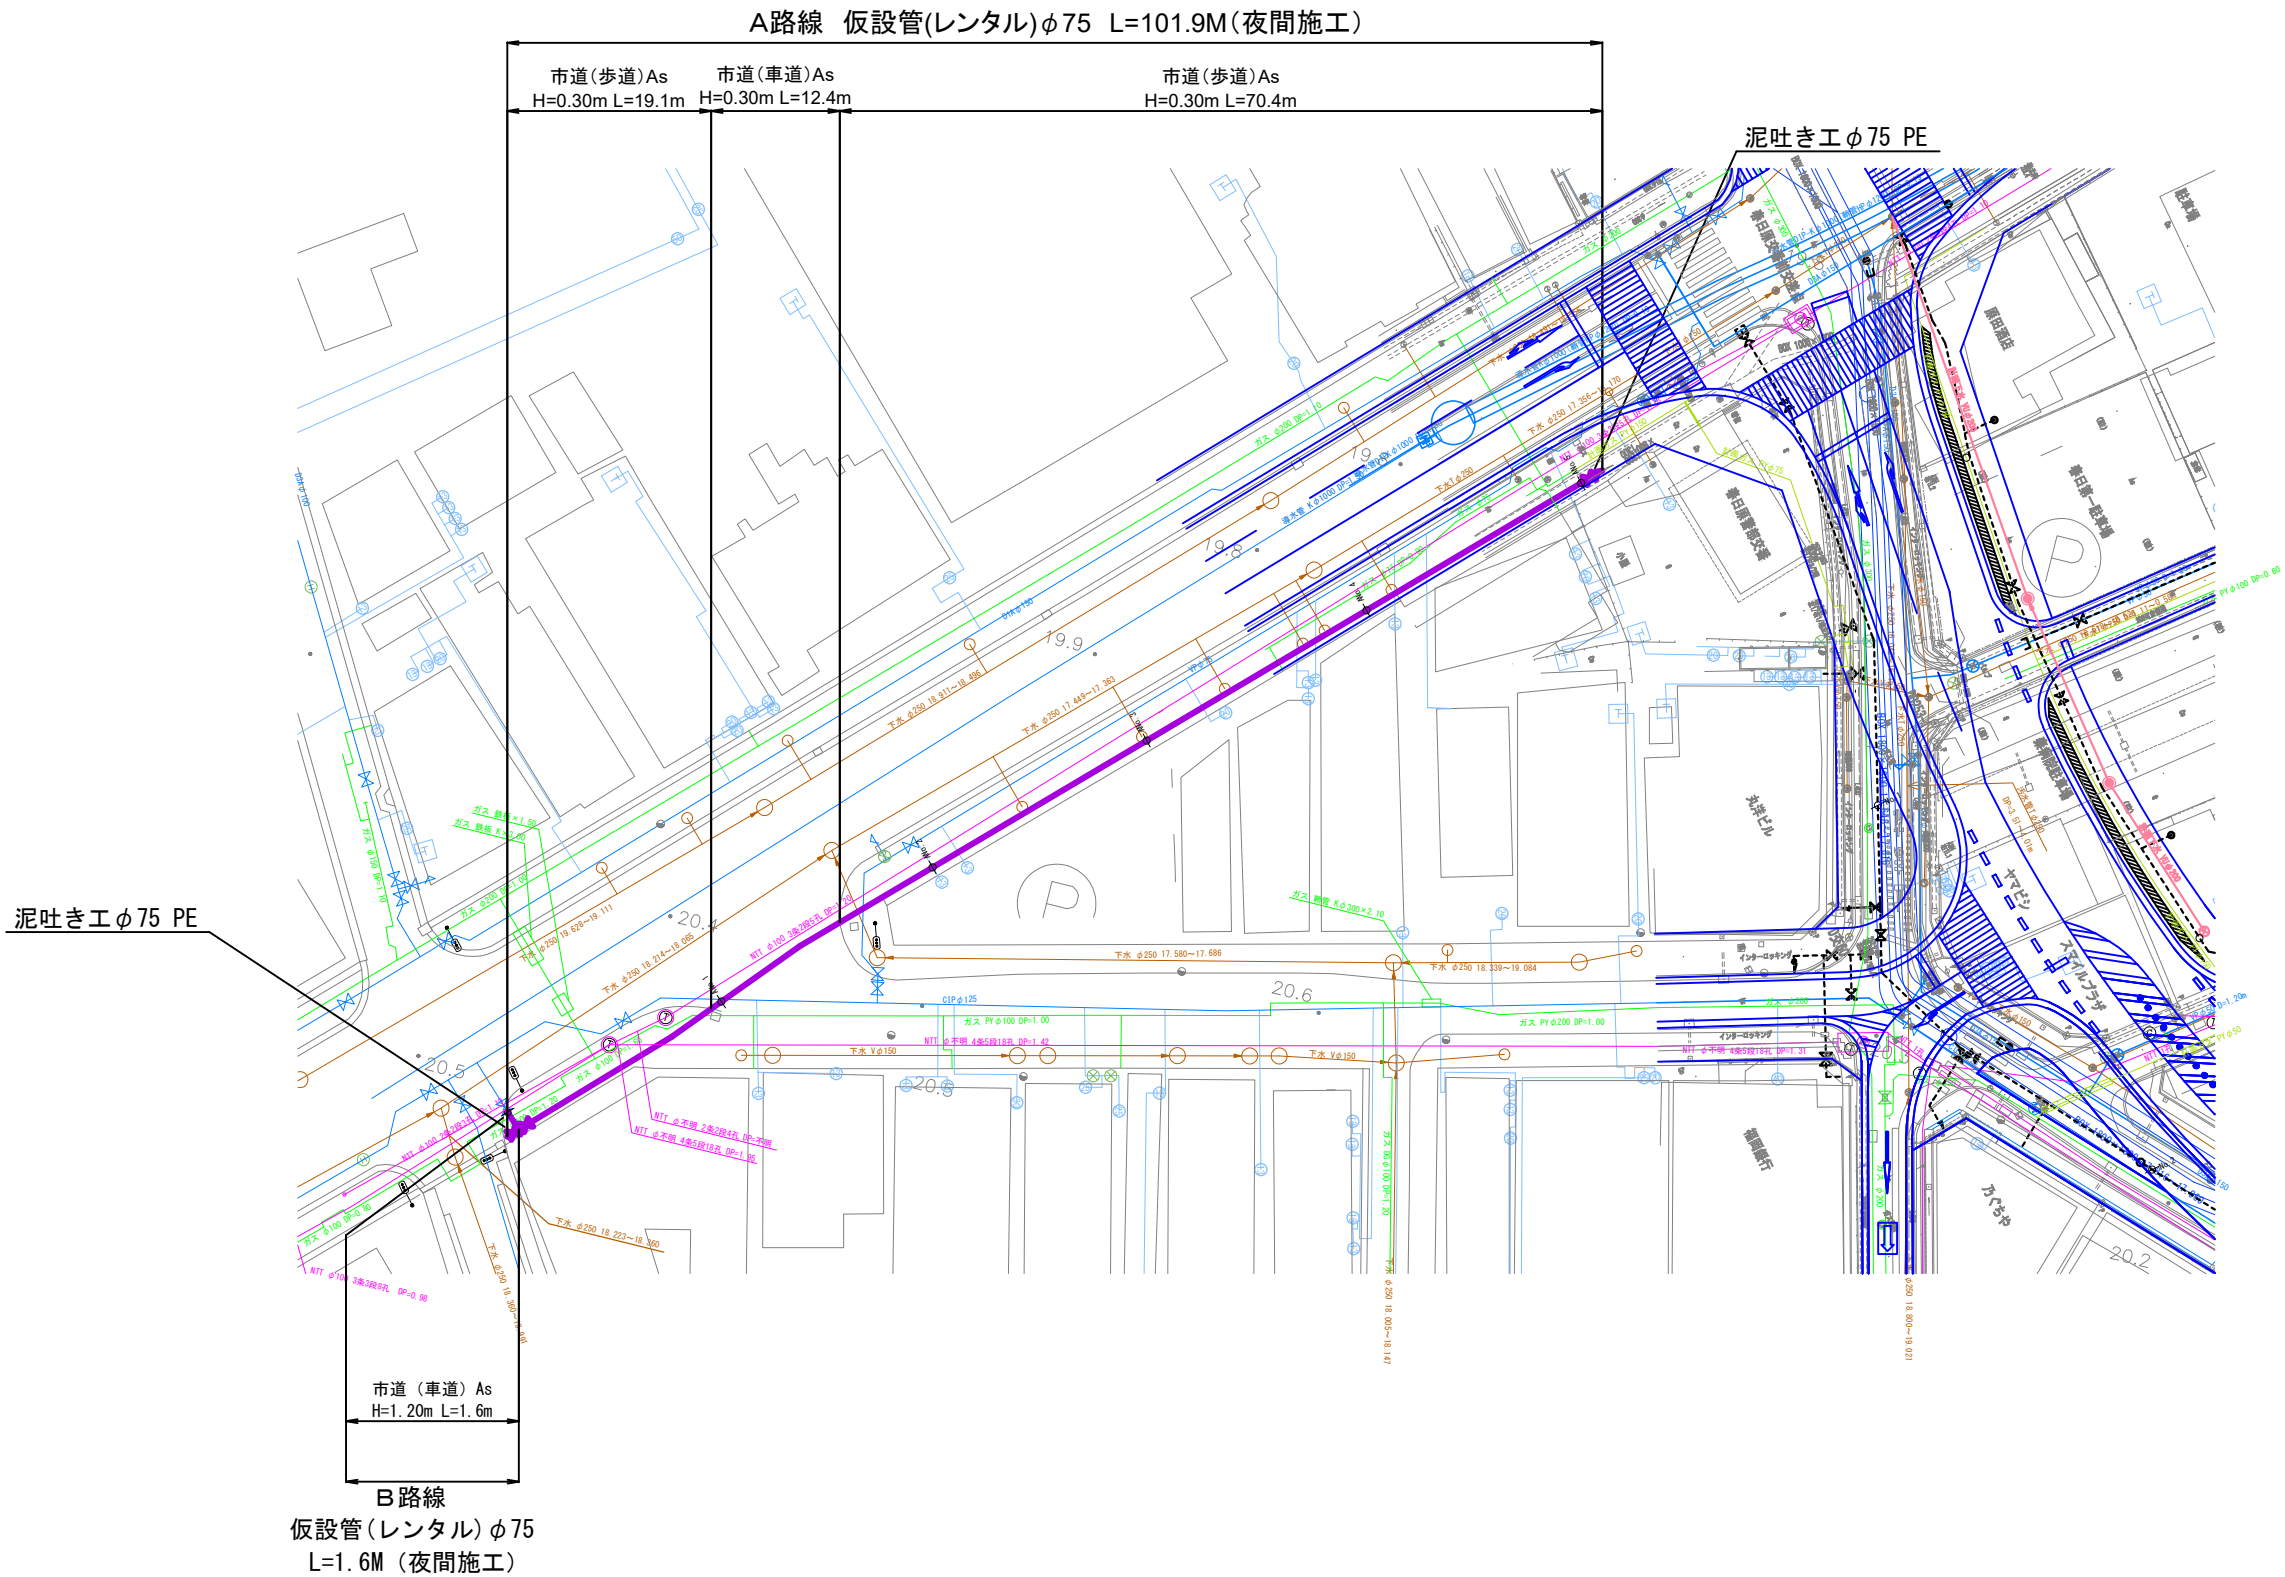


設 計 図			
工 事 名	春日原北町3丁目配水管布設替工事（第1-4工区）		
図 面 名	位 置 図		
作成年月	令和 7 年 7 月		
縮 尺	図 示	図面番号	1 / 25
会 社 名			
事業者名	春日那珂川水道企業団 施設課		

仮設配水管平面図 (1) S=1:300

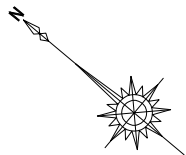









設 計 図			
工 事 名	春日原北町3丁目配水管布設替工事(第1-4工区)		
図 面 名	仮設配水管平面図 (1)		
作成年月	令和 7 年 7 月		
縮 尺	1/300	図面番号	2 / 25
会 社 名			
事業者名	春日那珂川水道企業団 施設課		

仮設配水管平面図（2） S=1：300

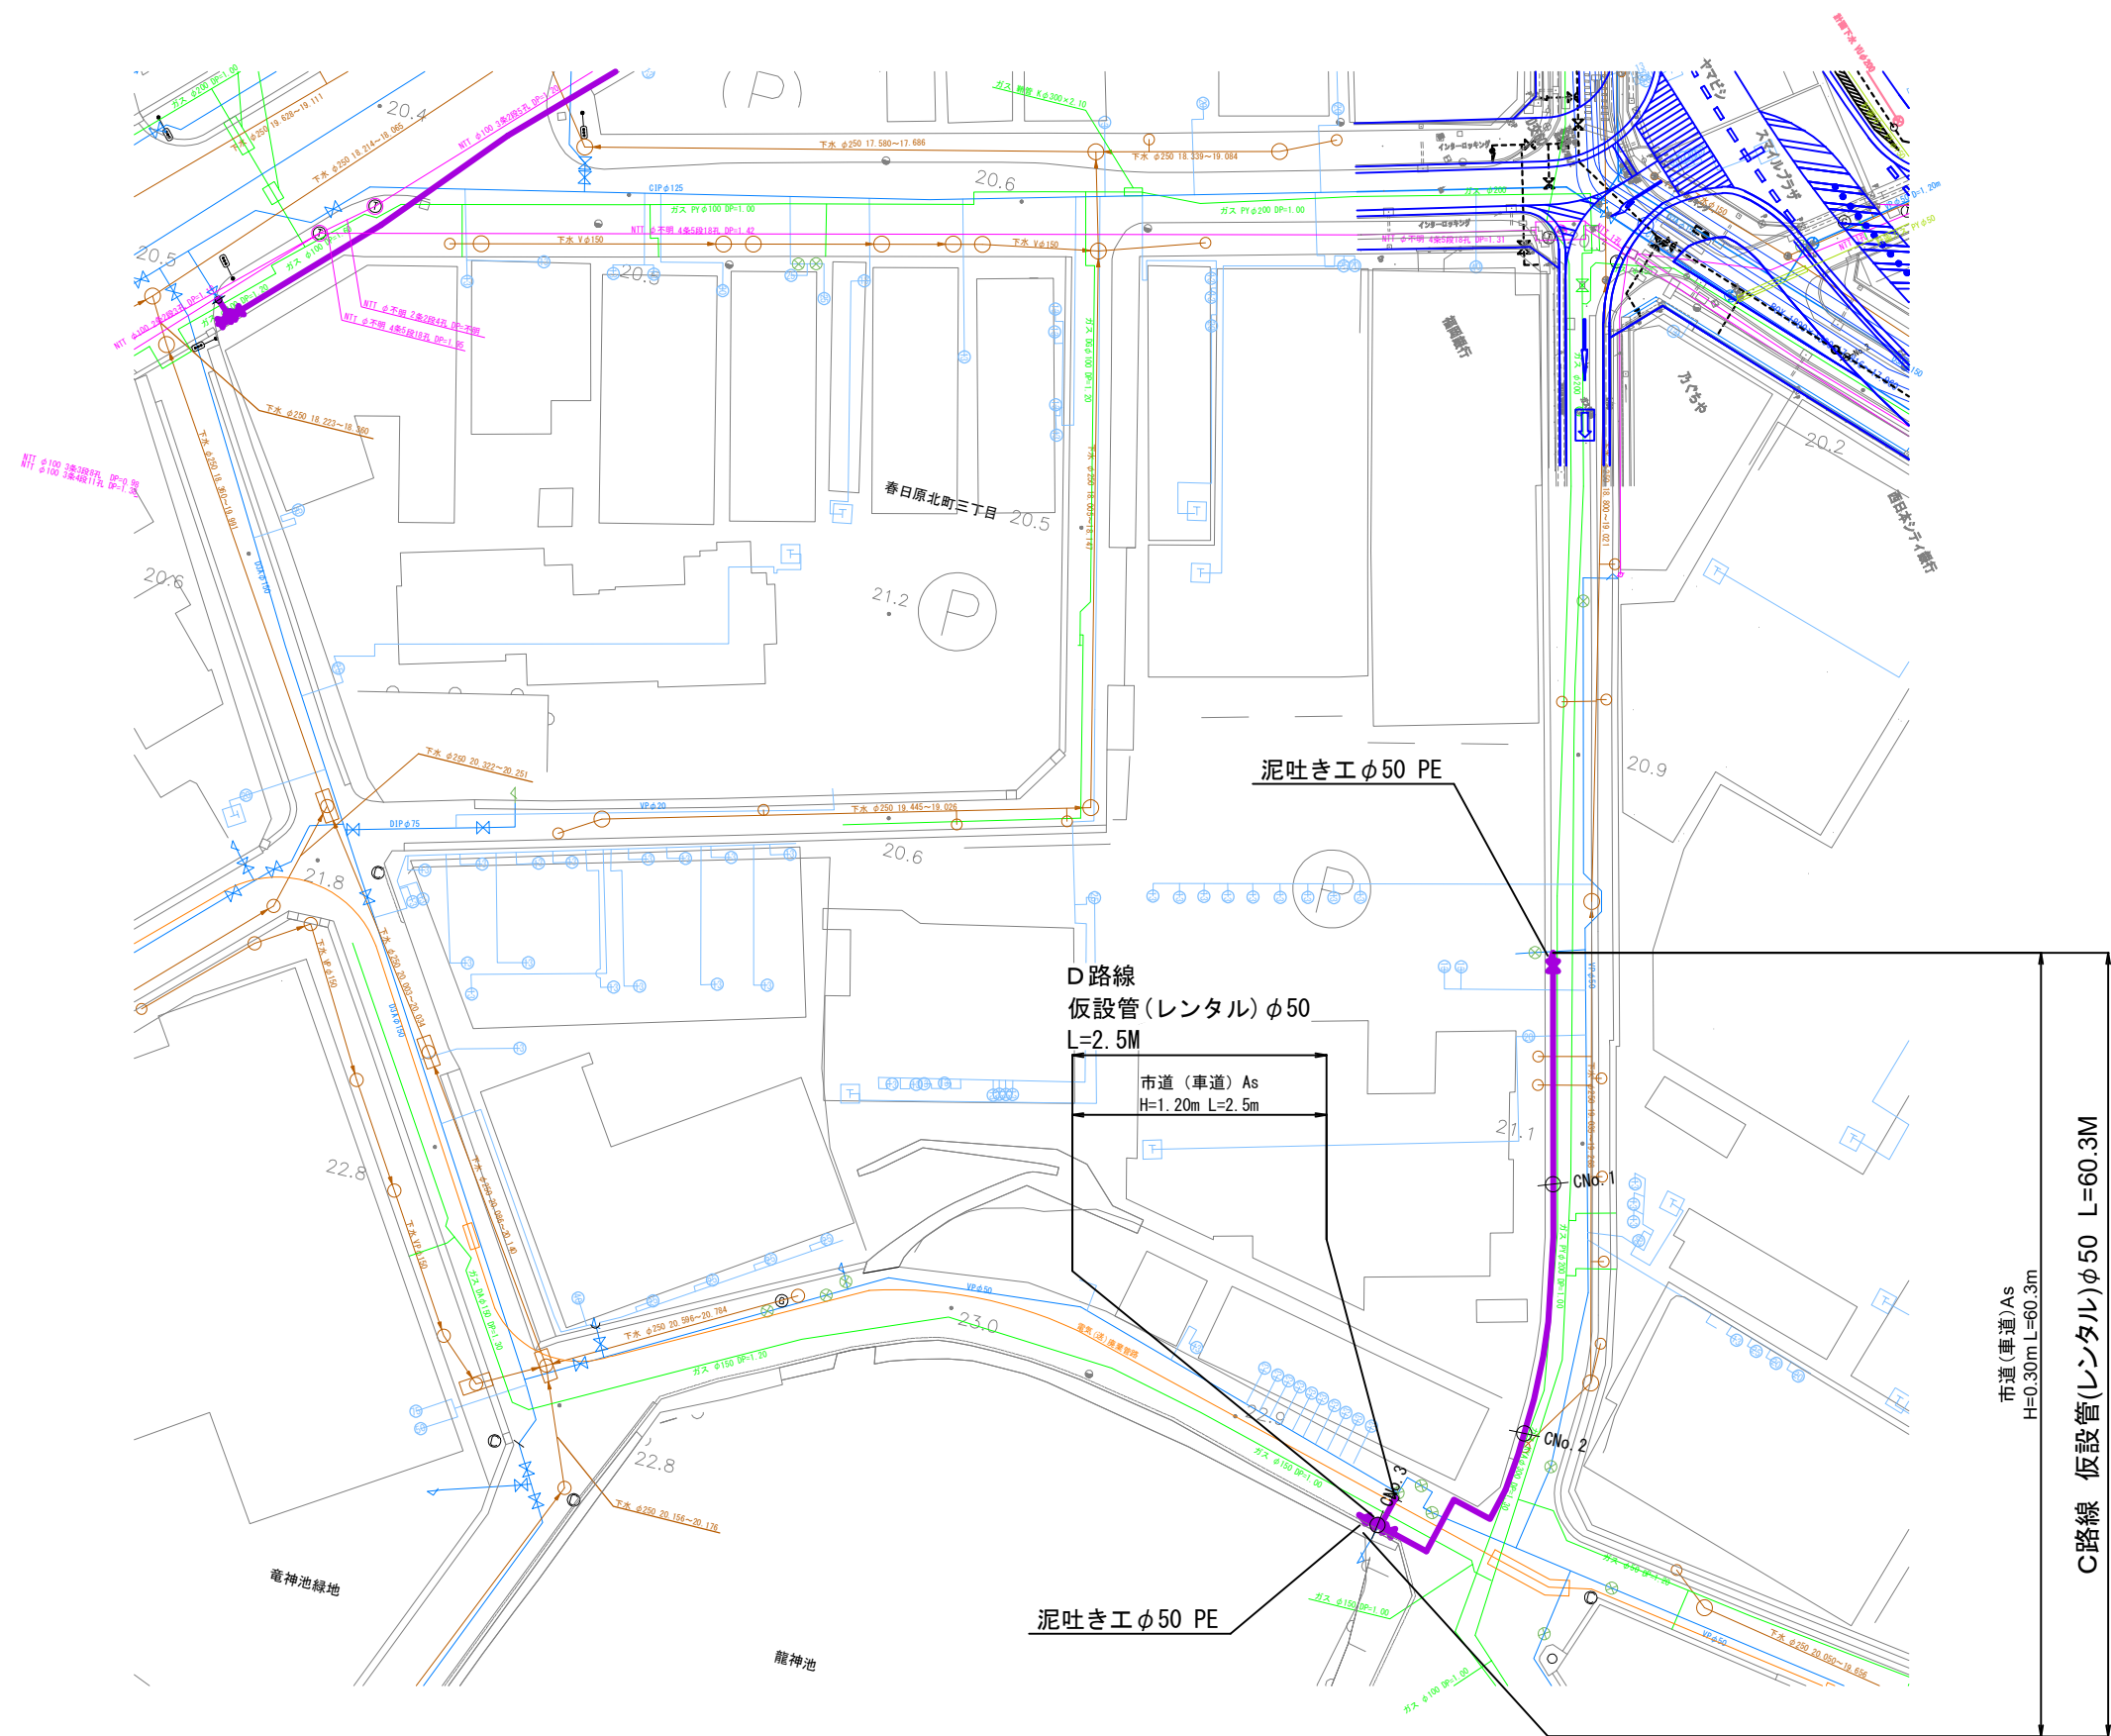

設 計 図			
工 事 名	春日原北町3丁目配水管布設工事（第1-4工区）		
図 面 名	仮設配水管平面図（2）		
作成年月	令和 7 年 7 月		
縮 尺	1/300	図面番号	3 / 25
会 社 名			
事業者名	春日那珂川水道企業団 施設課		


仮設管横断面図 S=1:100

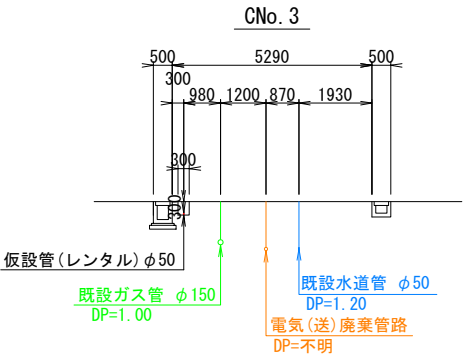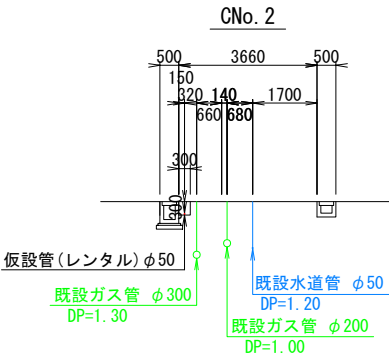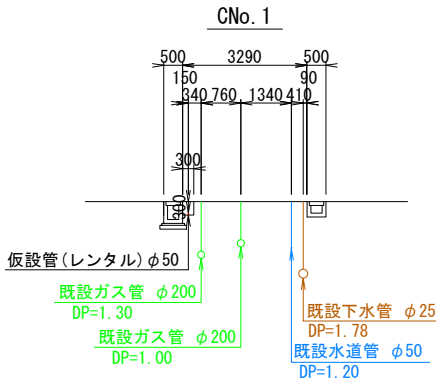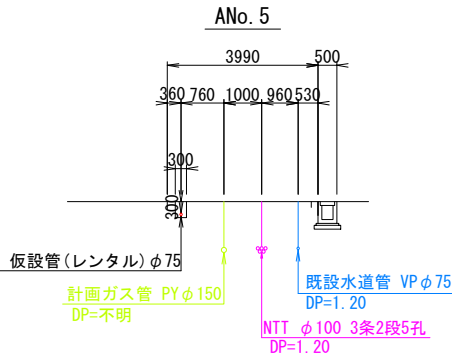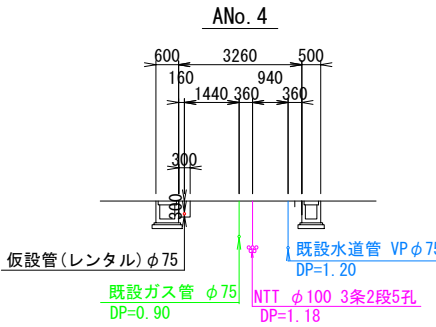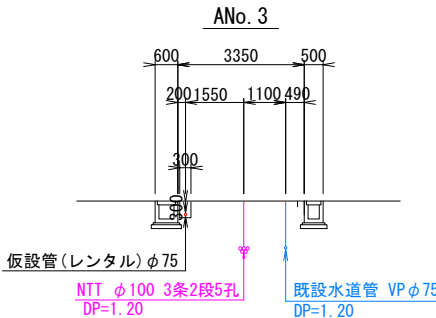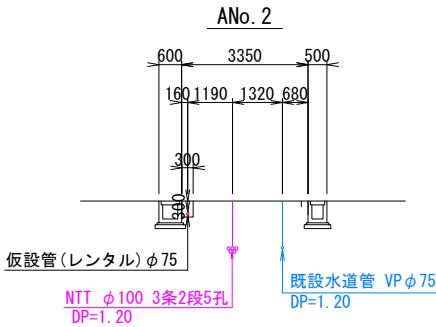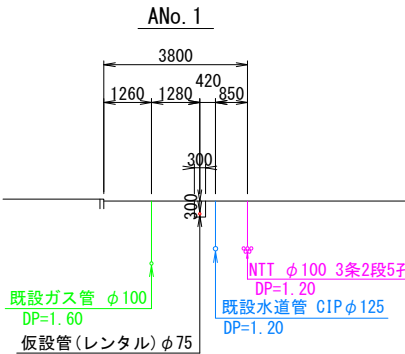


設 計 図			
工 事 名	春日原北町3丁目配水管布設替工事（第1~4工区）		
図 面 名	仮設管横断面図		
作成年月	令和 7 年 7 月		
縮 尺	1/300	図面番号	4 / 25
会 社 名			
事業者名	春日那珂川水道企業団 施設課		

仮設掘削復旧断面図 S=Free


仮 設 部

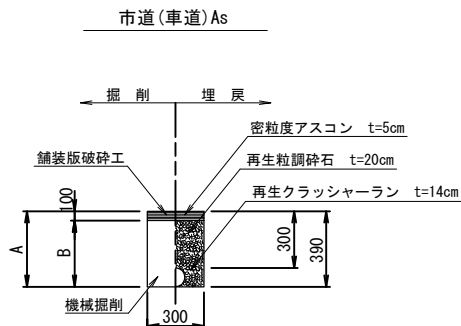


1.0m当り		
名 称	口 径	φ 75
土被り	(m)	0.30
A	(m)	0.39
B	(m)	0.29
C	(m)	-
舗装版破砕	(m2)	0.30
機械掘削	(m3)	0.087
埋戻(洗砂)	(m3)	-
残土処理	(m3)	0.087
舗装殻処理	(m3)	0.030
管体積	(m3)	0.006

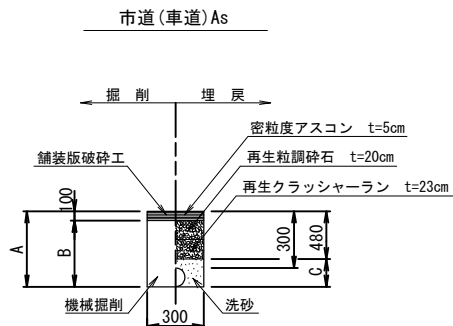

1.0m当り		
名 称	口 径	φ 75
土被り	(m)	1.20
A	(m)	1.29
B	(m)	1.19
C	(m)	0.81
舗装版破砕	(m2)	0.30
機械掘削	(m3)	0.357
埋戻(洗砂)	(m3)	0.237
残土処理	(m3)	0.357
舗装殻処理	(m3)	0.030
管体積	(m3)	0.006

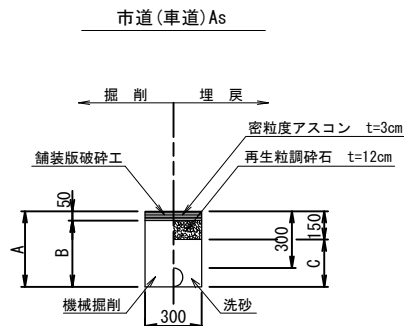


1.0m当り		
名 称	口 径	φ 50
土被り	(m)	0.30
A	(m)	1.26
B	(m)	1.21
C	(m)	1.11
舗装版破砕	(m2)	0.30
機械掘削	(m3)	0.093
埋戻(洗砂)	(m3)	0.060
残土処理	(m3)	0.093
舗装殻処理	(m3)	0.015
管体積	(m3)	0.003

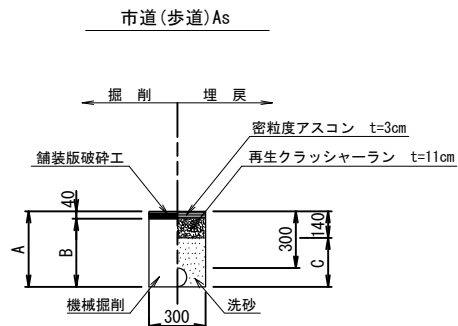


1.0m当り		
名 称	口 径	φ 75
土被り	(m)	0.30
A	(m)	0.39
B	(m)	0.35
C	(m)	0.25
舗装版破砕	(m2)	0.30
機械掘削	(m3)	0.105
埋戻(洗砂)	(m3)	0.069
残土処理	(m3)	0.105
舗装殻処理	(m3)	0.012
管体積	(m3)	0.006

仮設給水部

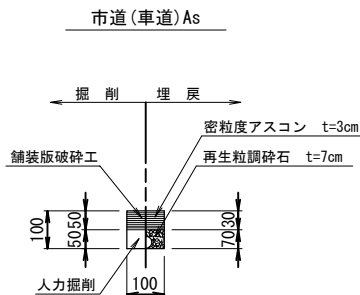


1.0m当り		
名 称	口 径	φ 50以下
舗装版破砕	(m2)	0.10
人力掘削	(m3)	0.005
残土処理	(m3)	0.005
舗装殻処理	(m3)	0.005

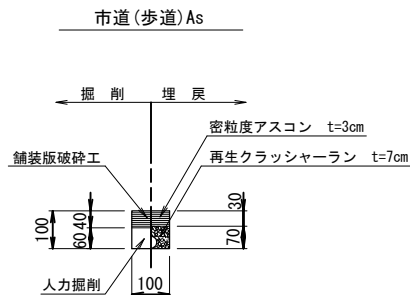


1.0m当り		
名 称	口 径	φ 50以下
舗装版破砕	(m2)	0.10
人力掘削	(m3)	0.006
残土処理	(m3)	0.006
舗装殻処理	(m3)	0.004

仮設給水管連絡部

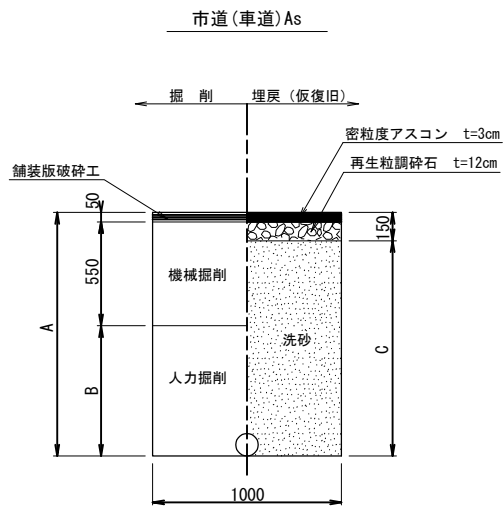

1.0m当り		
名 称	口 径	給水
土被り	(m)	1.20
A	(m)	1.26
B	(m)	0.66
C	(m)	1.11
舗装版破砕	(m2)	1.00
機械掘削	(m3)	0.550
人力掘削	(m3)	0.660
埋戻(洗砂)	(m3)	1.110
残土処理	(m3)	1.210
舗装殻処理	(m3)	0.050
管体積	(m3)	-


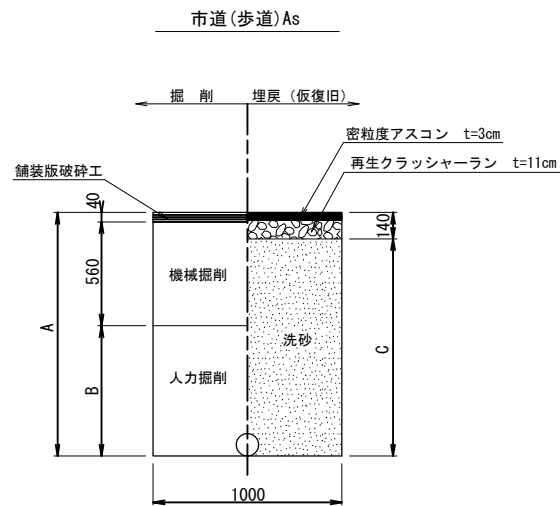


1.0m当り		
名 称	口 径	給水
土被り	(m)	1.20
A	(m)	1.26
B	(m)	0.66
C	(m)	1.12
舗装版破砕	(m2)	1.00
機械掘削	(m3)	0.560
人力掘削	(m3)	0.660
埋戻(洗砂)	(m3)	1.120
残土処理	(m3)	1.220
舗装殻処理	(m3)	0.040
管体積	(m3)	-

設 計 図


工 事 名	春日原北町3丁目配水管布設替工事（第1~4工区）		
図 面 名	仮設掘削復旧断面図		
作成年月	令和 7 年 7 月		
縮 尺	S=Free	図面番号	5 / 25
会 社 名			
事業者名	春日那珂川水道企業団 施設課		

仮設給水管平面図 (1) S=1:300

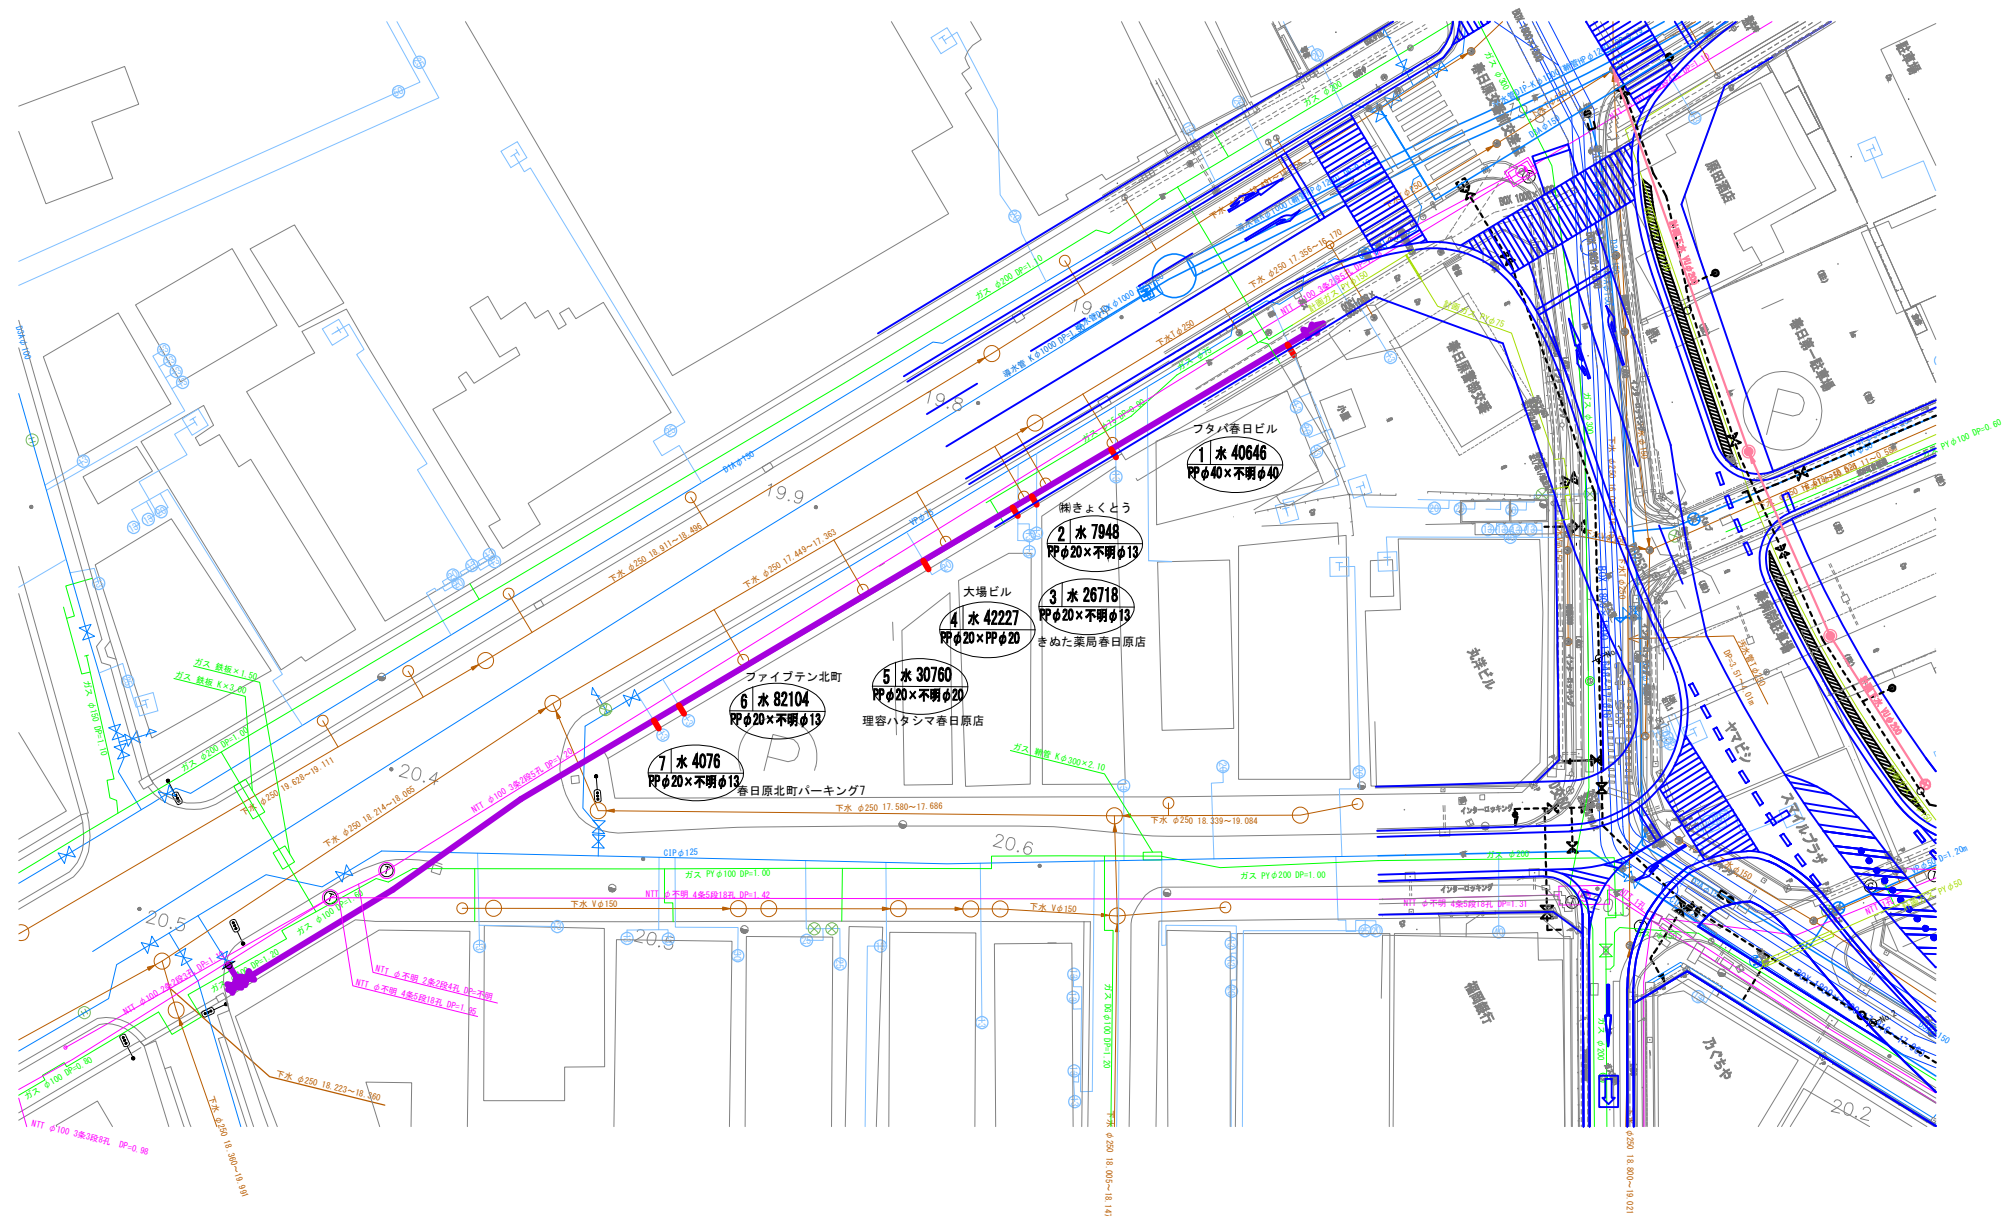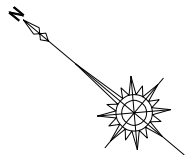

設計図			
工事名	春日原北町3丁目配水管布設替工事(第1-4工区)		
図面名	仮設給水管平面図(1)		
作成年月	令和 7 年 7 月		
縮尺	1/300	図面番号	6 / 25
会社名			
事業者名	春日那珂川水道企業団 施設課		

仮設給水管平面図 (2) S=1:300

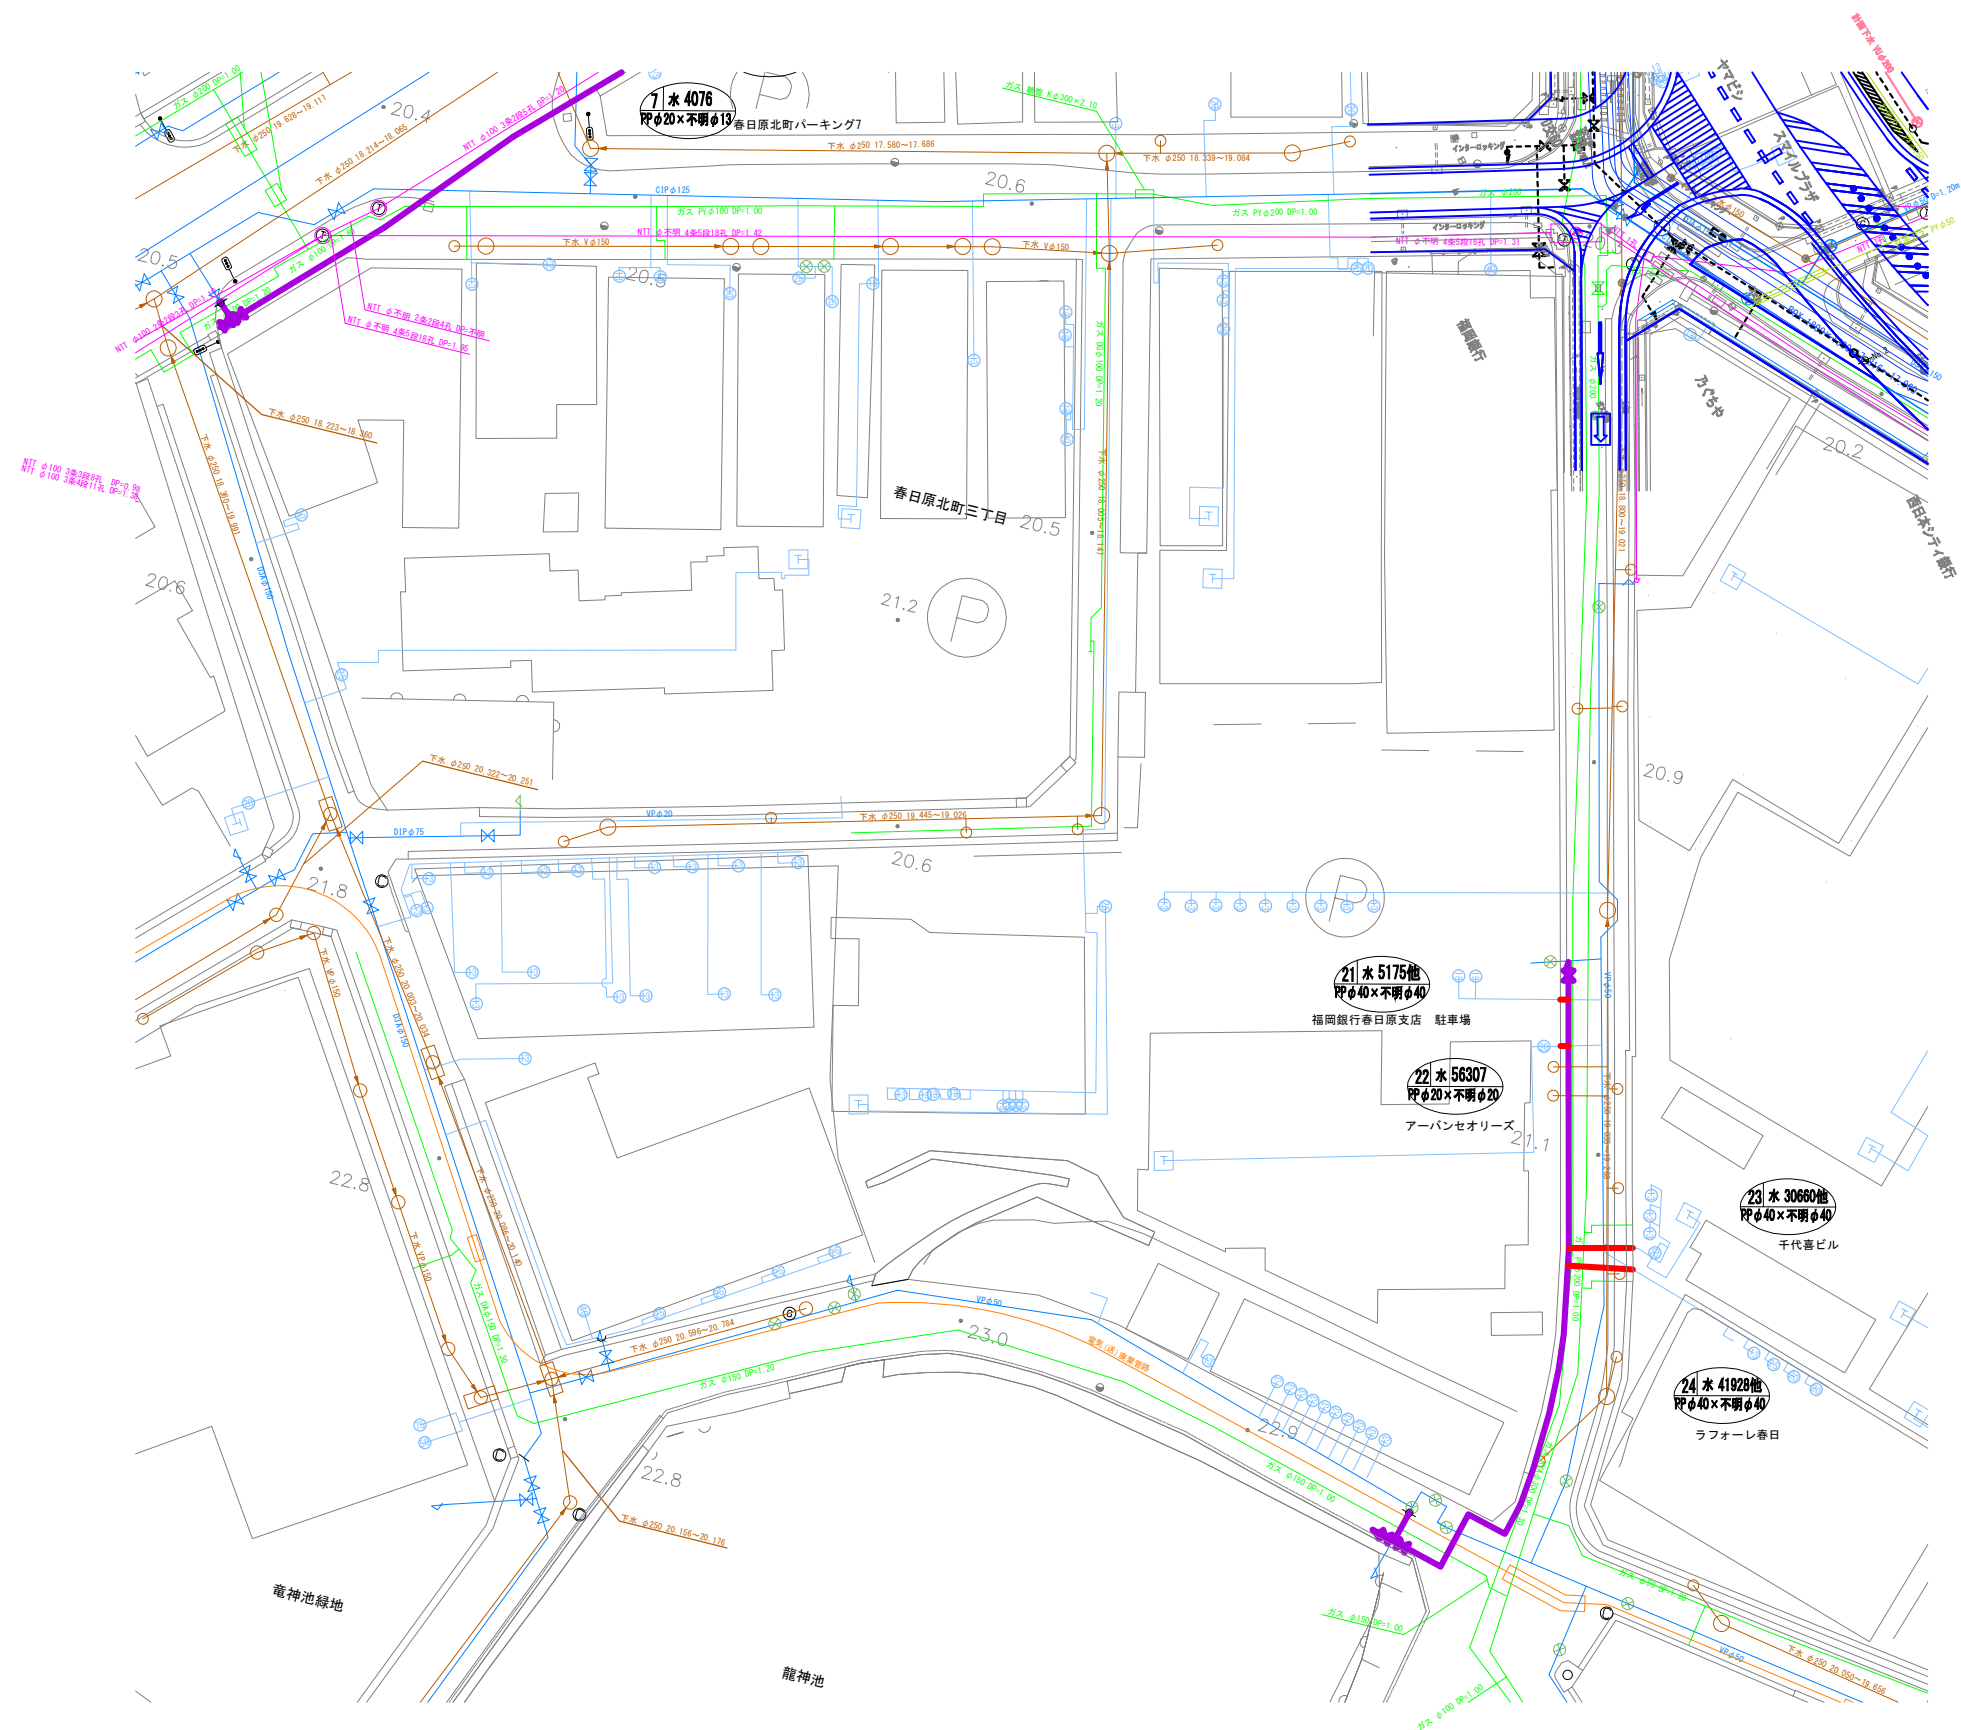


設 計 図			
工 事 名	春日原北町3丁目配水管布設工事 (第1-4工区)		
図 面 名	仮設給水管平面図 (2)		
作成年月	令和 7 年 7 月		
縮 尺	1/300	図面番号	7 / 25
会 社 名			
事業者名	春日那珂川水道企業団 施設課		

仮設給水管標準図

S=Free


布 設 側

φ 13～φ 25

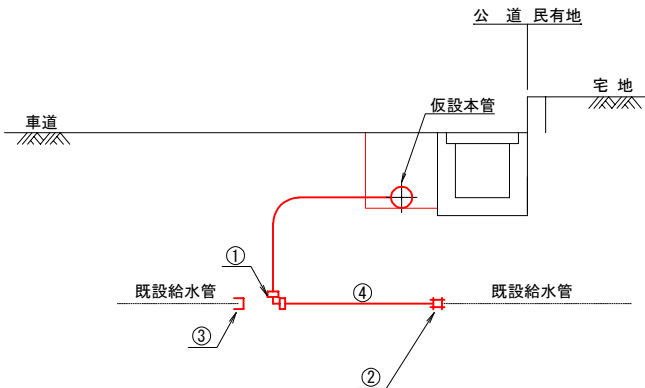

材料名	φ 13～φ 25
① コア内蔵型PP継手(エルボ)	1 ケ
② MCスーパーユニオン	1 ケ
③ HIキャップ(既設管VP時計上) PPパイプエンド(既設管PP時計上)	1 ケ
④ PP管(一種二層管)	m


φ 40～φ 50

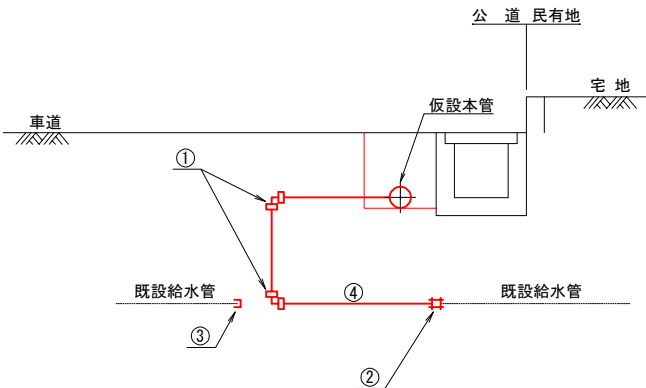

材料名	φ 40～φ 50
① コア内蔵型PP継手(エルボ)	2 ケ
② MCスーパーユニオン	1 ケ
③ HIキャップ(既設管VP時計上) PPパイプエンド(既設管PP時計上)	1 ケ
④ PP管(一種二層管)	m


反 布 設 側

φ 13～φ 25

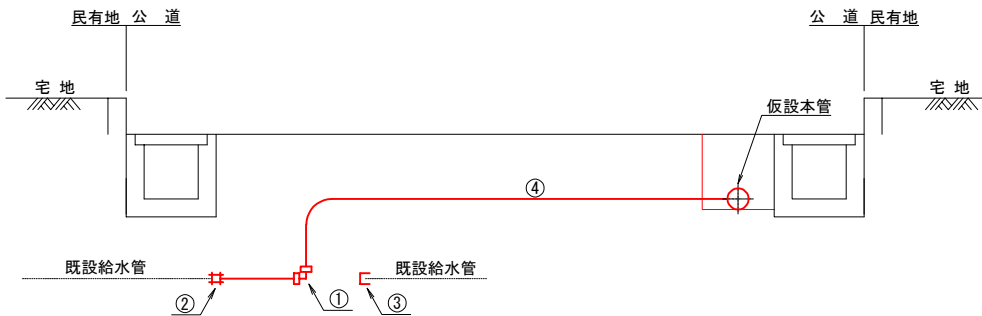

材料名	φ 13～φ 25
① コア内蔵型PP継手(エルボ)	1 ケ
② MCスーパーユニオン	1 ケ
③ HIキャップ(既設管VP時計上) PPパイプエンド(既設管PP時計上)	1 ケ
④ PP管(一種二層管)	m


φ 40～φ 50

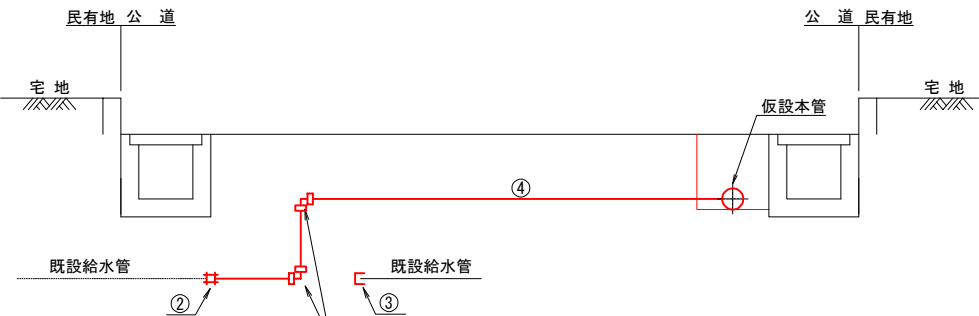

材料名	φ 40～φ 50
① コア内蔵型PP継手(エルボ)	2 ケ
② MCスーパーユニオン	1 ケ
③ HIキャップ(既設管VP時計上) PPパイプエンド(既設管PP時計上)	1 ケ
④ PP管(一種二層管)	m

レンタル管種による取出し形式

仮設管 P E の場合

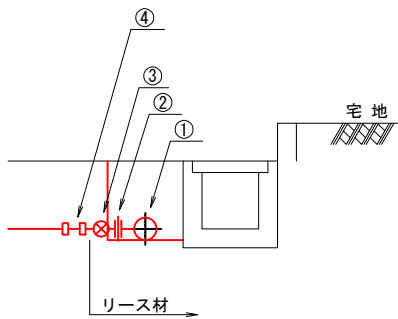


材料名	数量	摘要
① SUS分水チーズ	1 ケ	リース材
② SUSニップル	1 ケ	リース材
③ 仮設用ボールバルブ	1 ケ	リース材
④ コア内蔵型 P P 継手 (鋼管用オス)	1 ケ	

設 計 図


工 事 名	春日原北町3丁目配水管布設管工事 (第1-4工区)		
図 面 名	仮設給水管標準図		
作成年月	令和 7 年 7 月		
縮 尺	S=Free	図面番号	8 / 25
会 社 名			
事業者名	春日那珂川水道企業団 施設課		

本設配水管平面図 (1) S=1:300

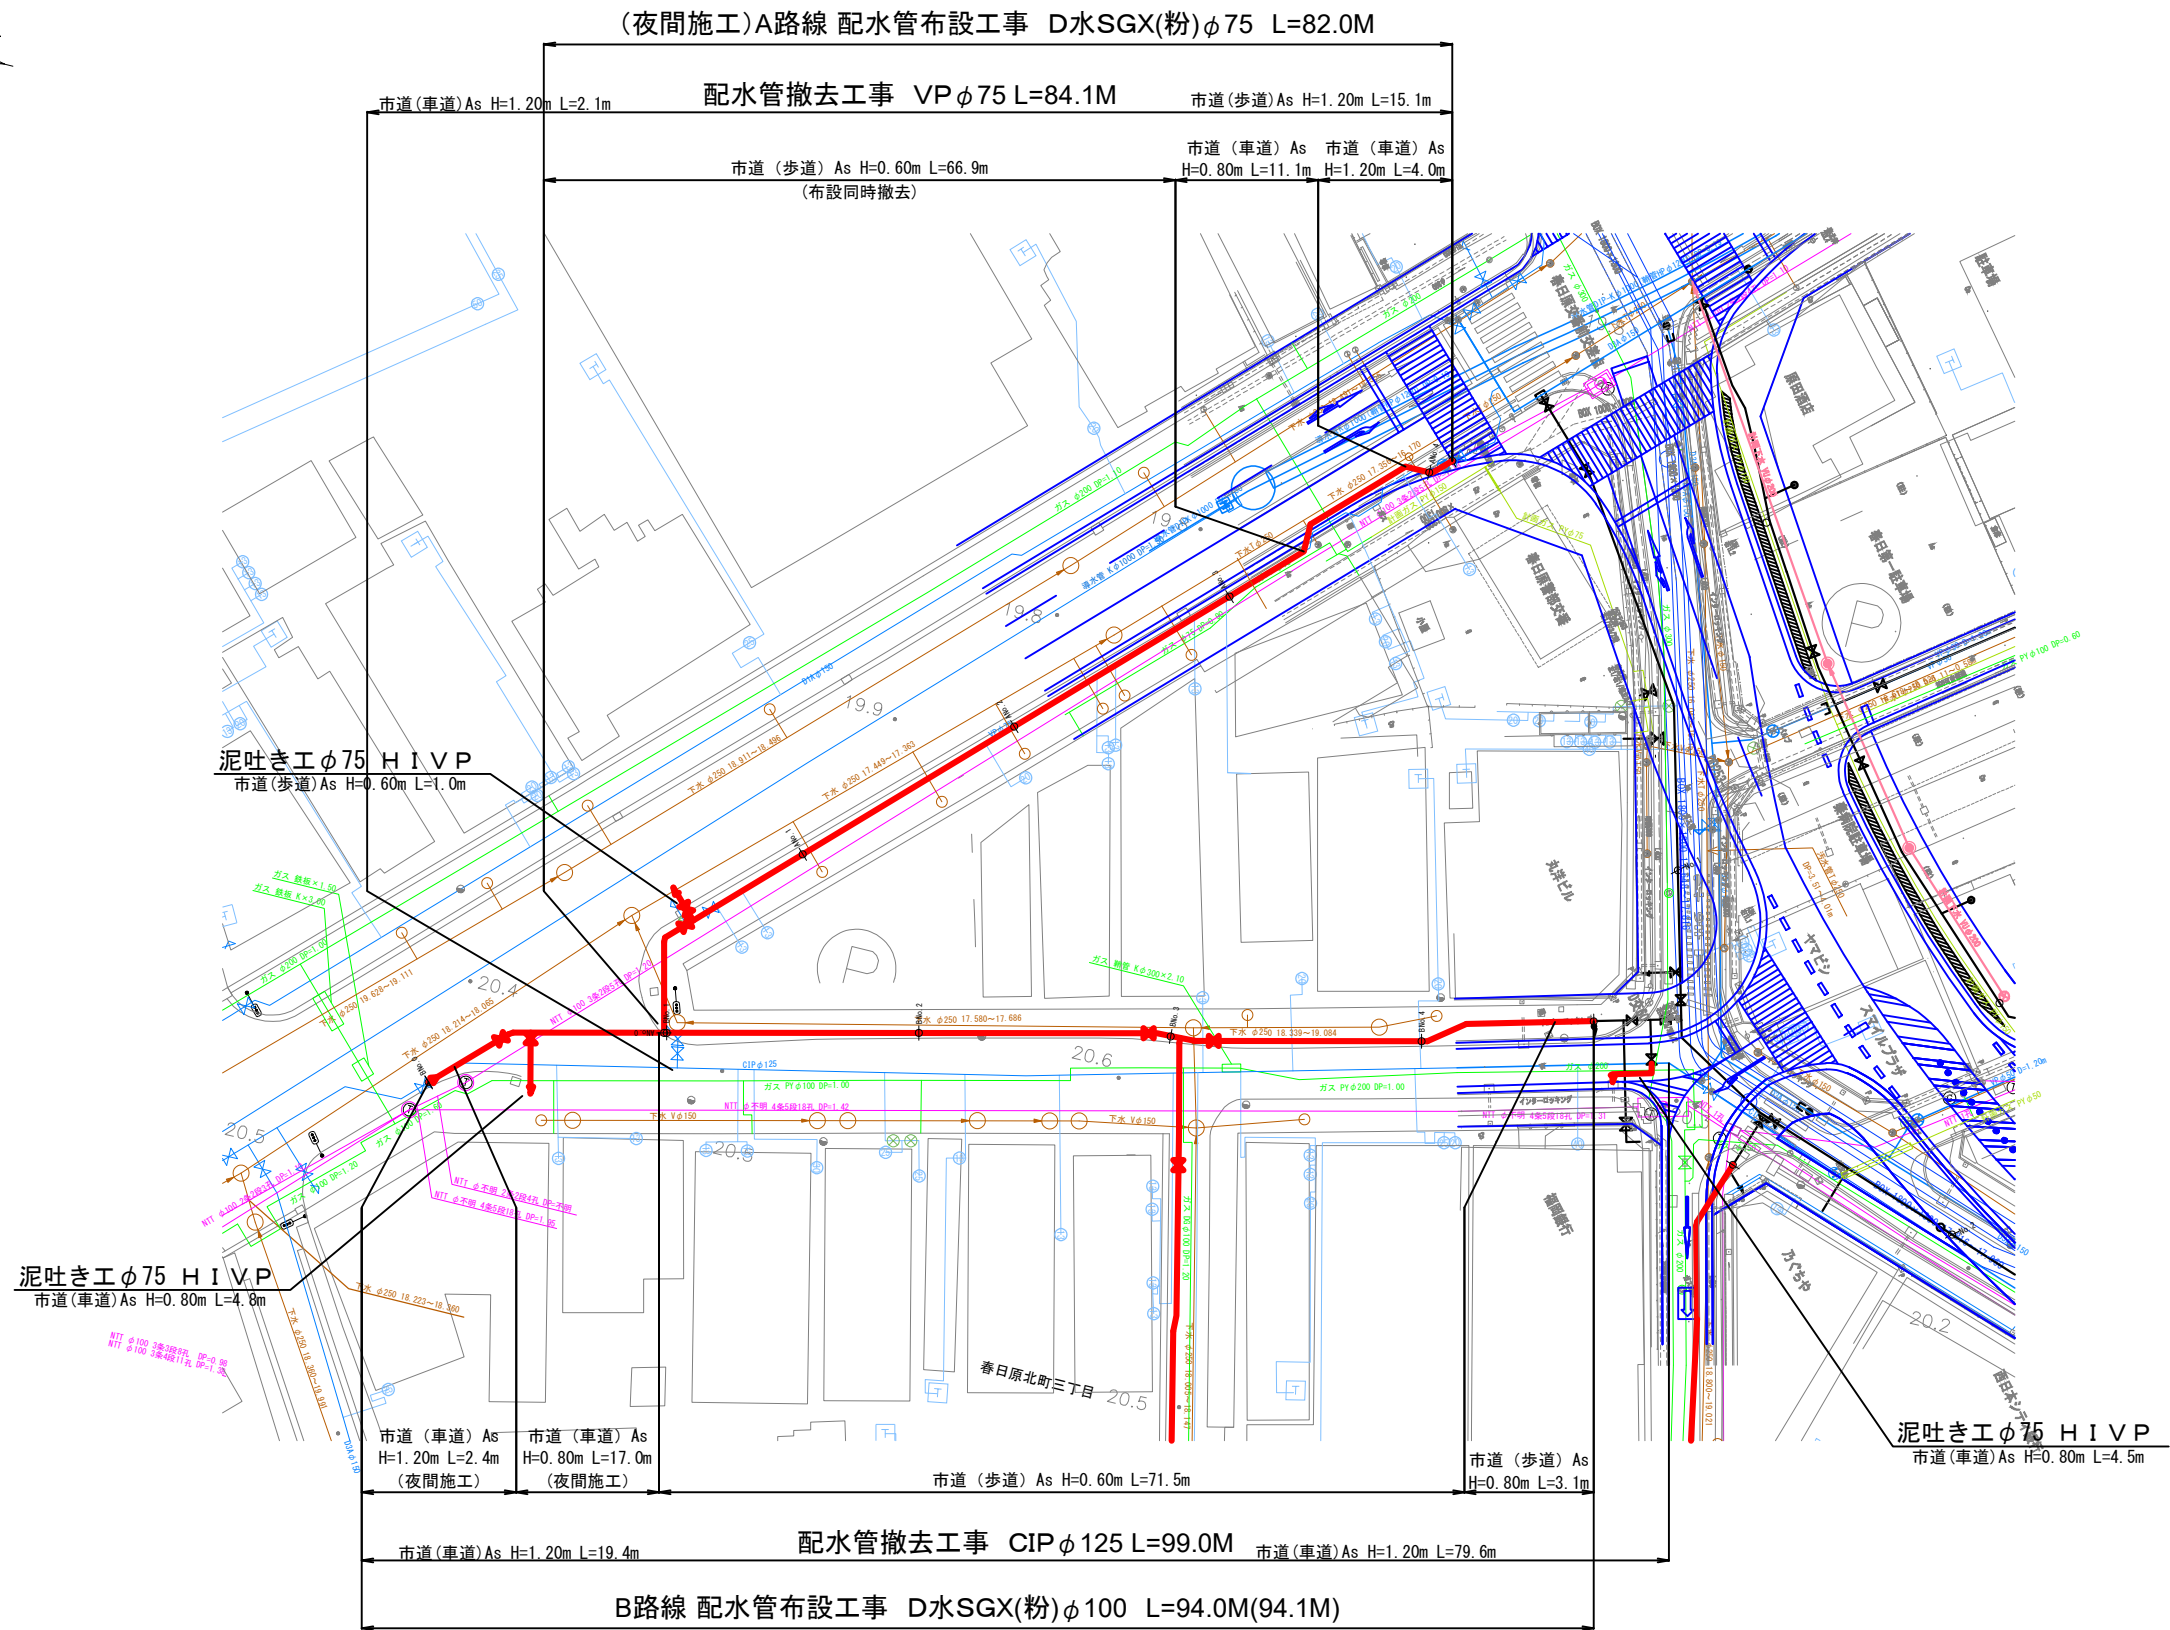

設計図			
工事名	春日原北町3丁目配水管布設工事 (第1-4工区)		
図面名	本設配水管平面図 (1)		
作成年月	令和 7 年 7 月		
縮尺	1/300	図面番号	9 / 25
会社名			
事業者名	春日那珂川水道企業団 施設課		









本設配水管平面図 (2) S=1:300

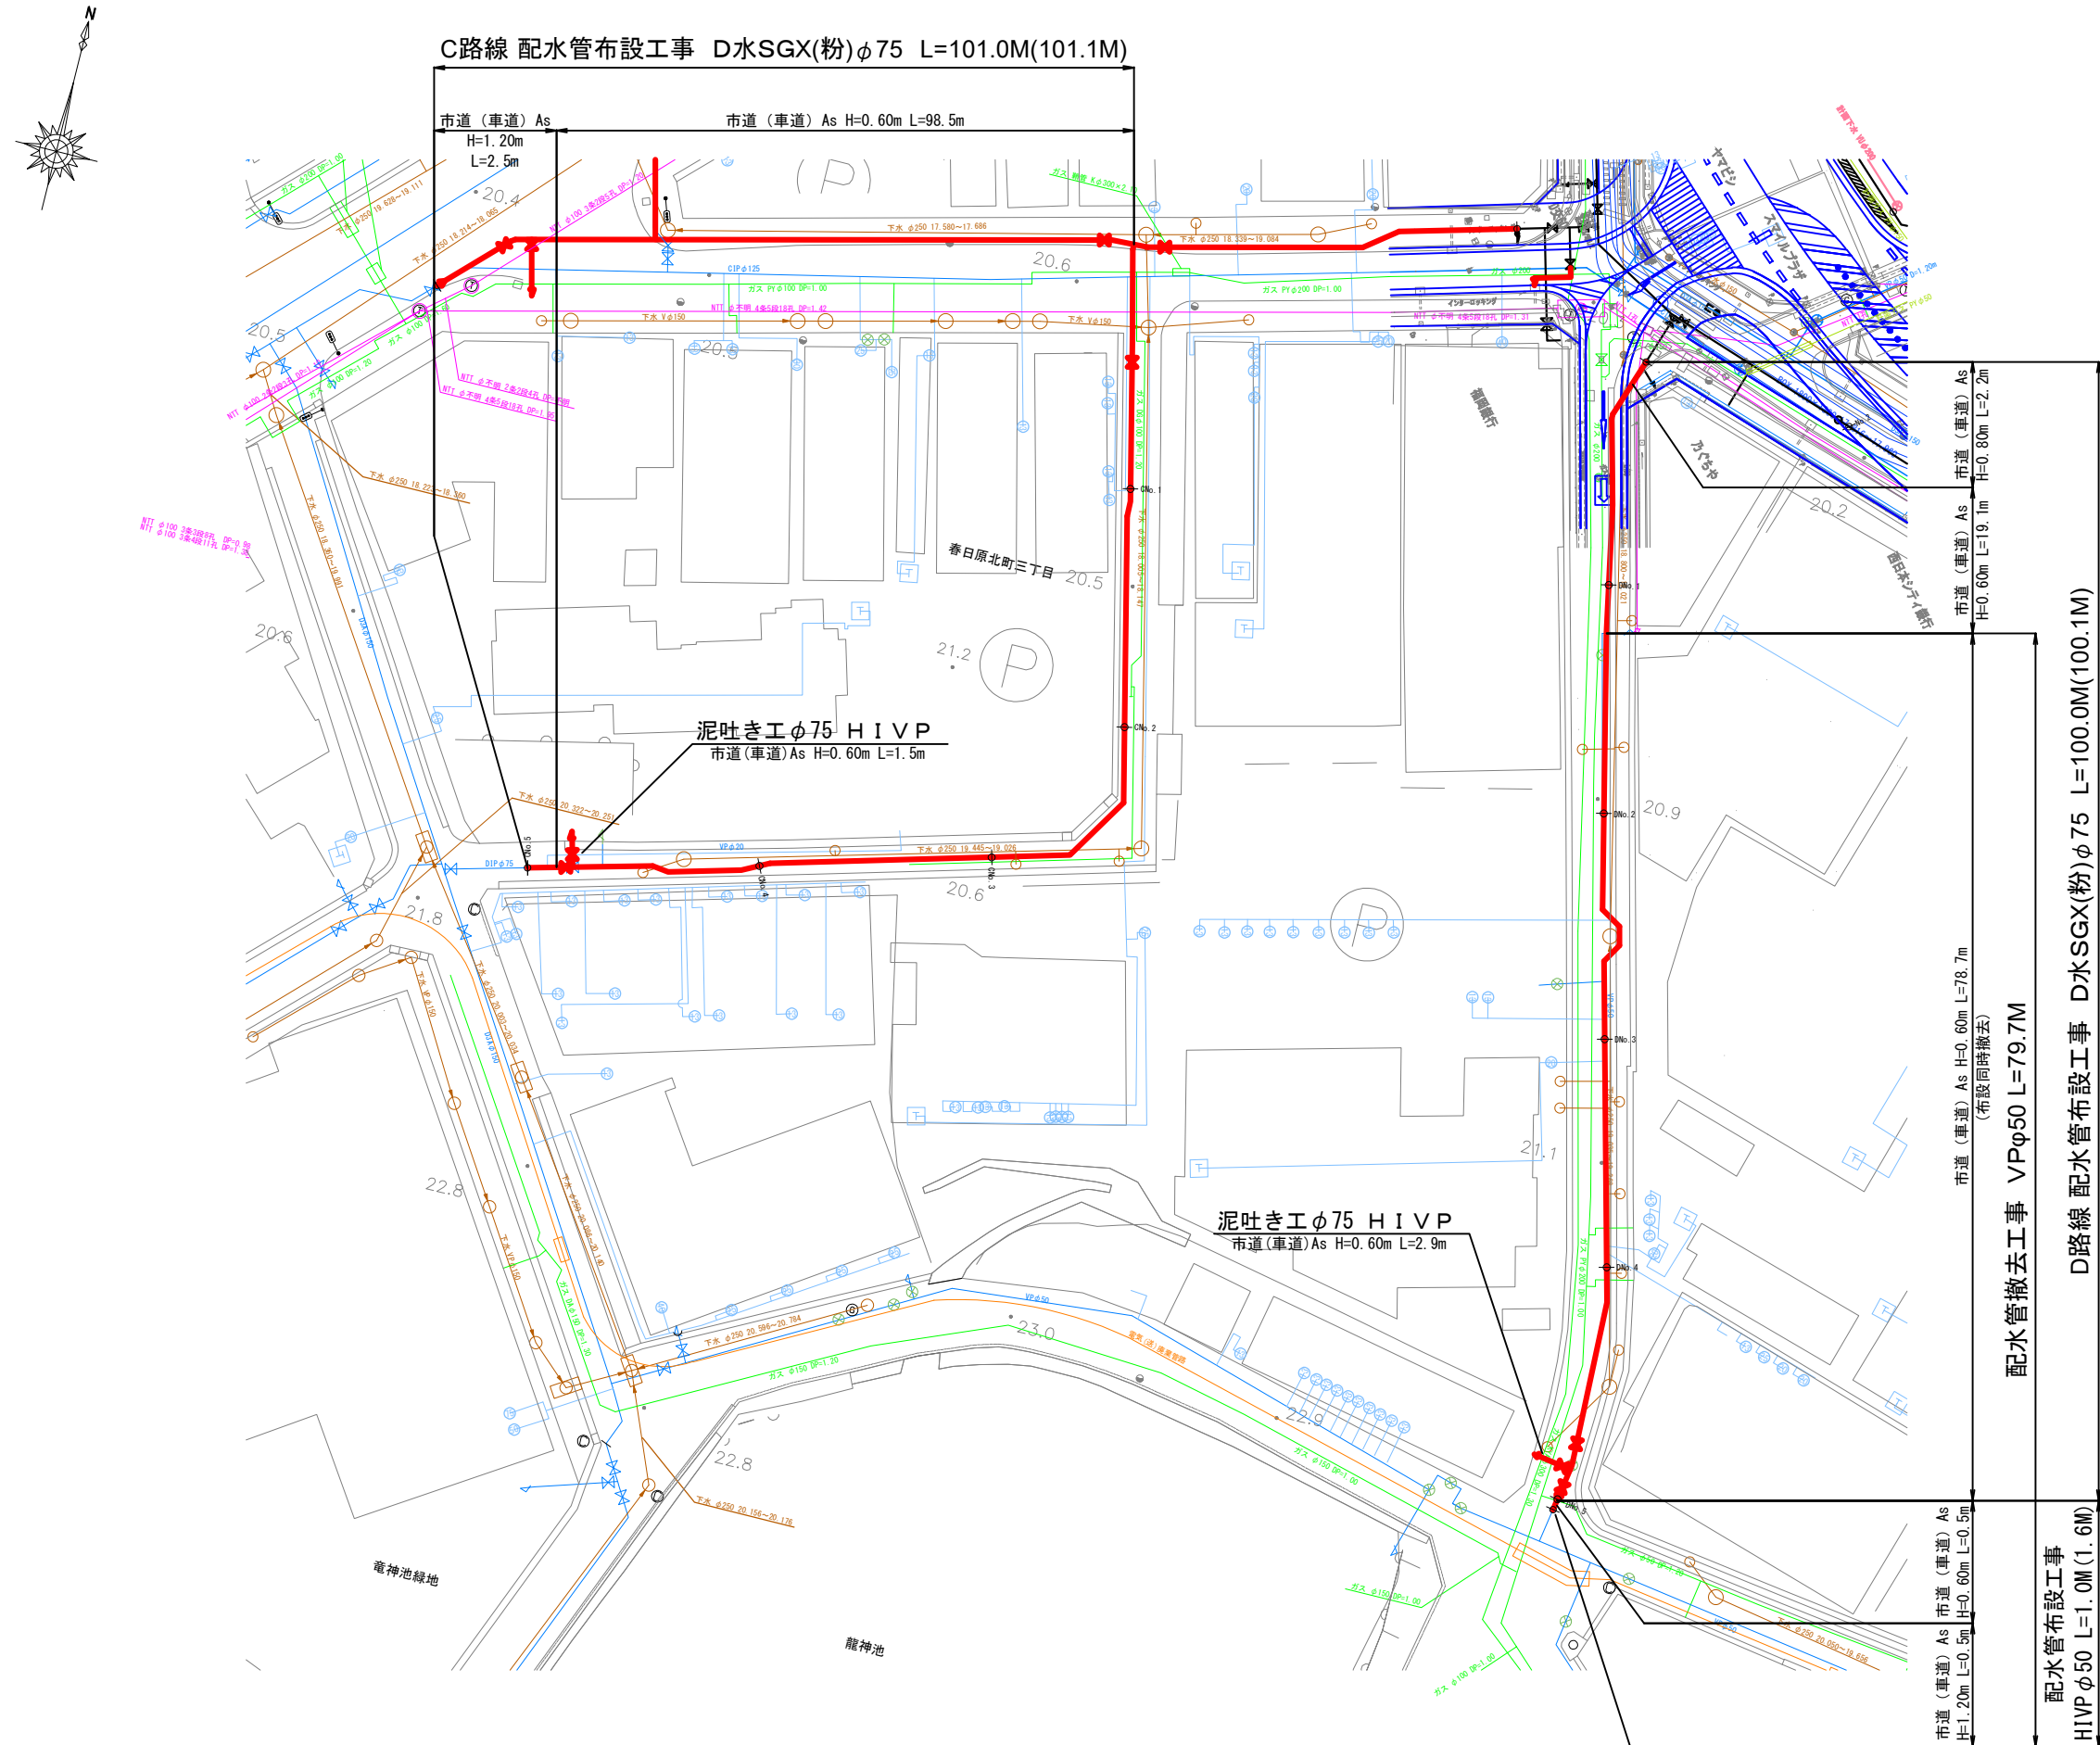

設 計 図			
工 事 名	春日原北町3丁目配水管布設替工事（第1~4工区）		
図 面 名	本設配水管平面図（2）		
作成年月	令和 7 年 7 月		
縮 尺	1/300	図面番号	10 / 25
会 社 名			
事業者名	春日那珂川水道企業団 施設課		











本設管横断図（1）

S=1:100

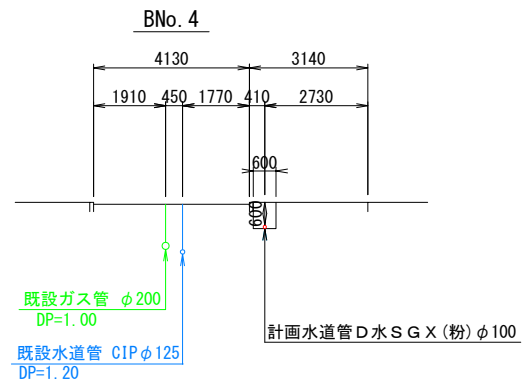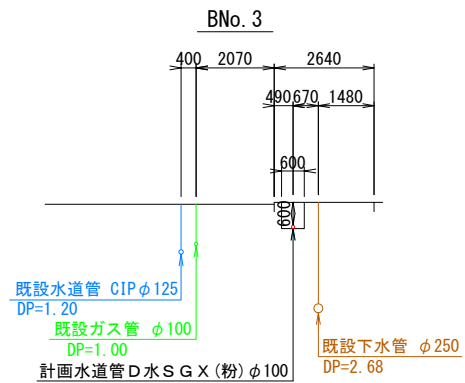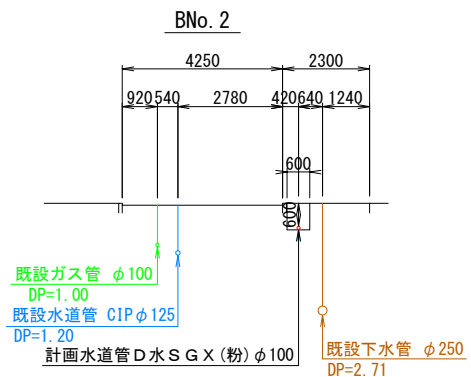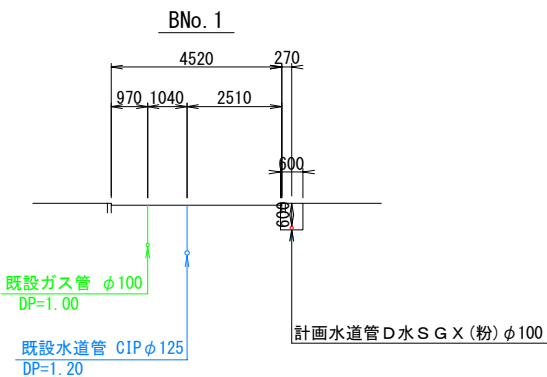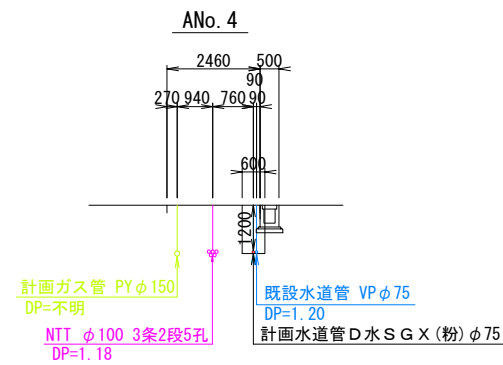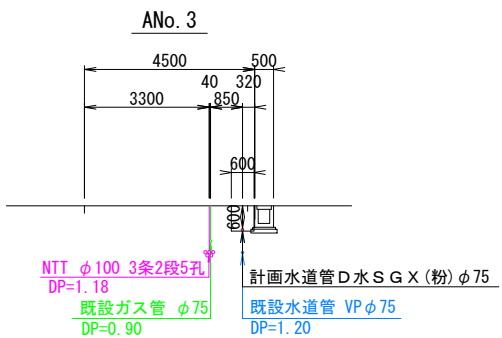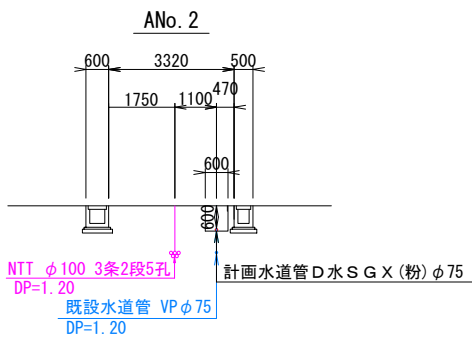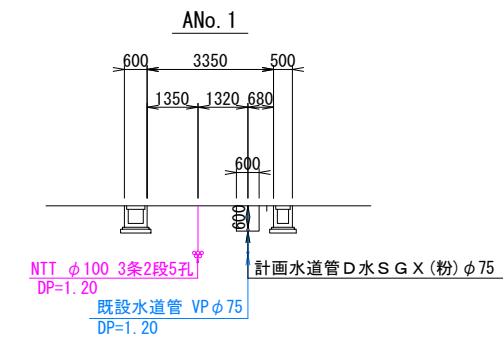


設 計 図			
工 事 名	春日原北町3丁目配水管布設替工事（第1-4工区）		
図 面 名	本設管横断図（1）		
作成年月	令和 7 年 7 月		
縮 尺	1/300	図面番号	11 / 25
会 社 名			
事業者名	春日那珂川水道企業団 施設課		

本設管横断図 (2) S=1:100

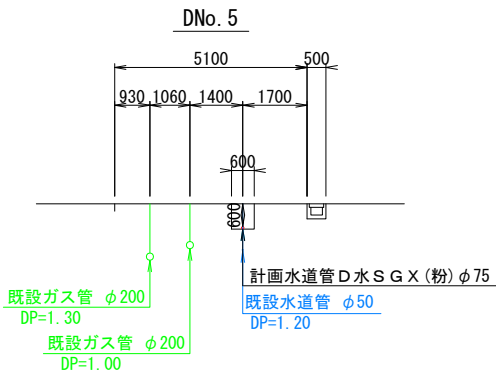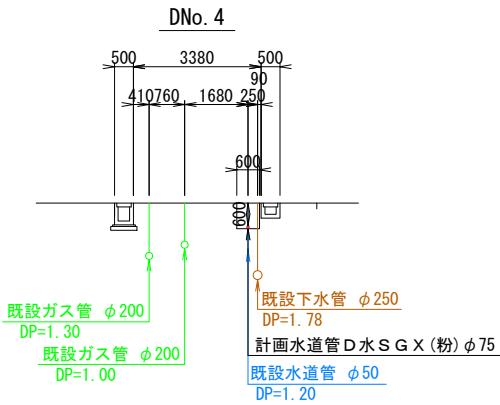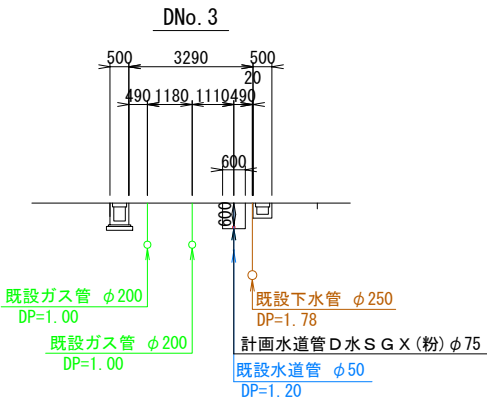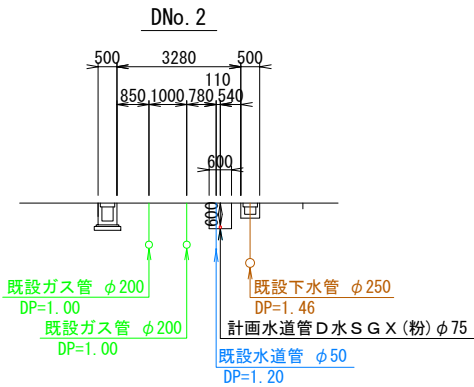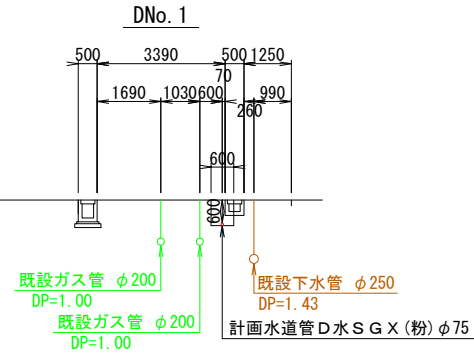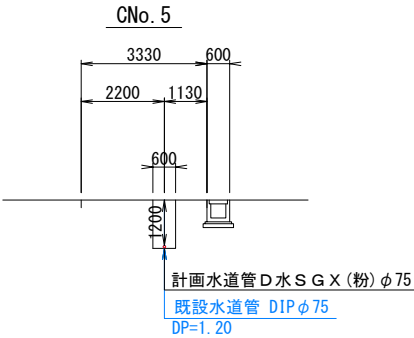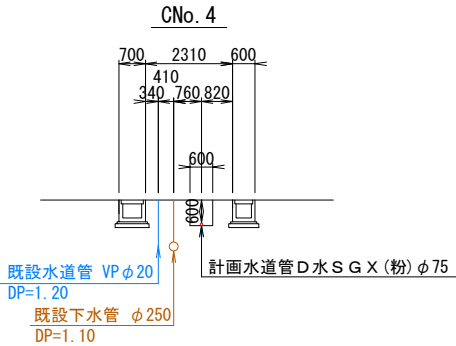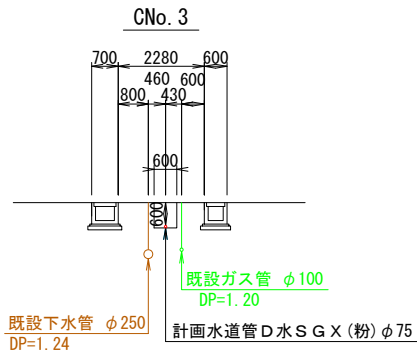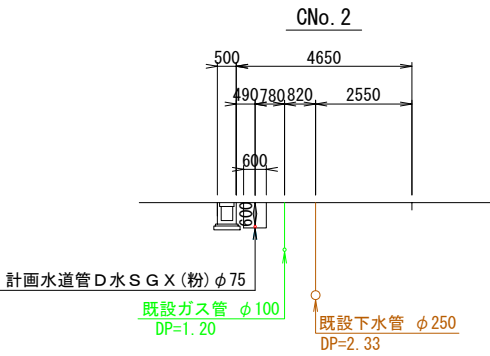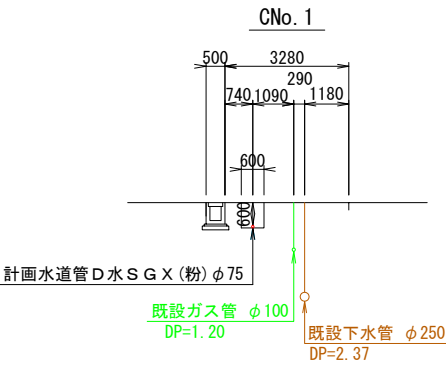


設 計 図			
工 事 名	春日原北町3丁目配水管布設工事 (第1~4工区)		
図 面 名	本設管横断図 (2)		
作成年月	令和 7 年 7 月		
縮 尺	1/300	図面番号	12 / 25
会 社 名			
事業者名	春日那珂川水道企業団 施設課		

本設配水管管割詳細図（1） S=Free

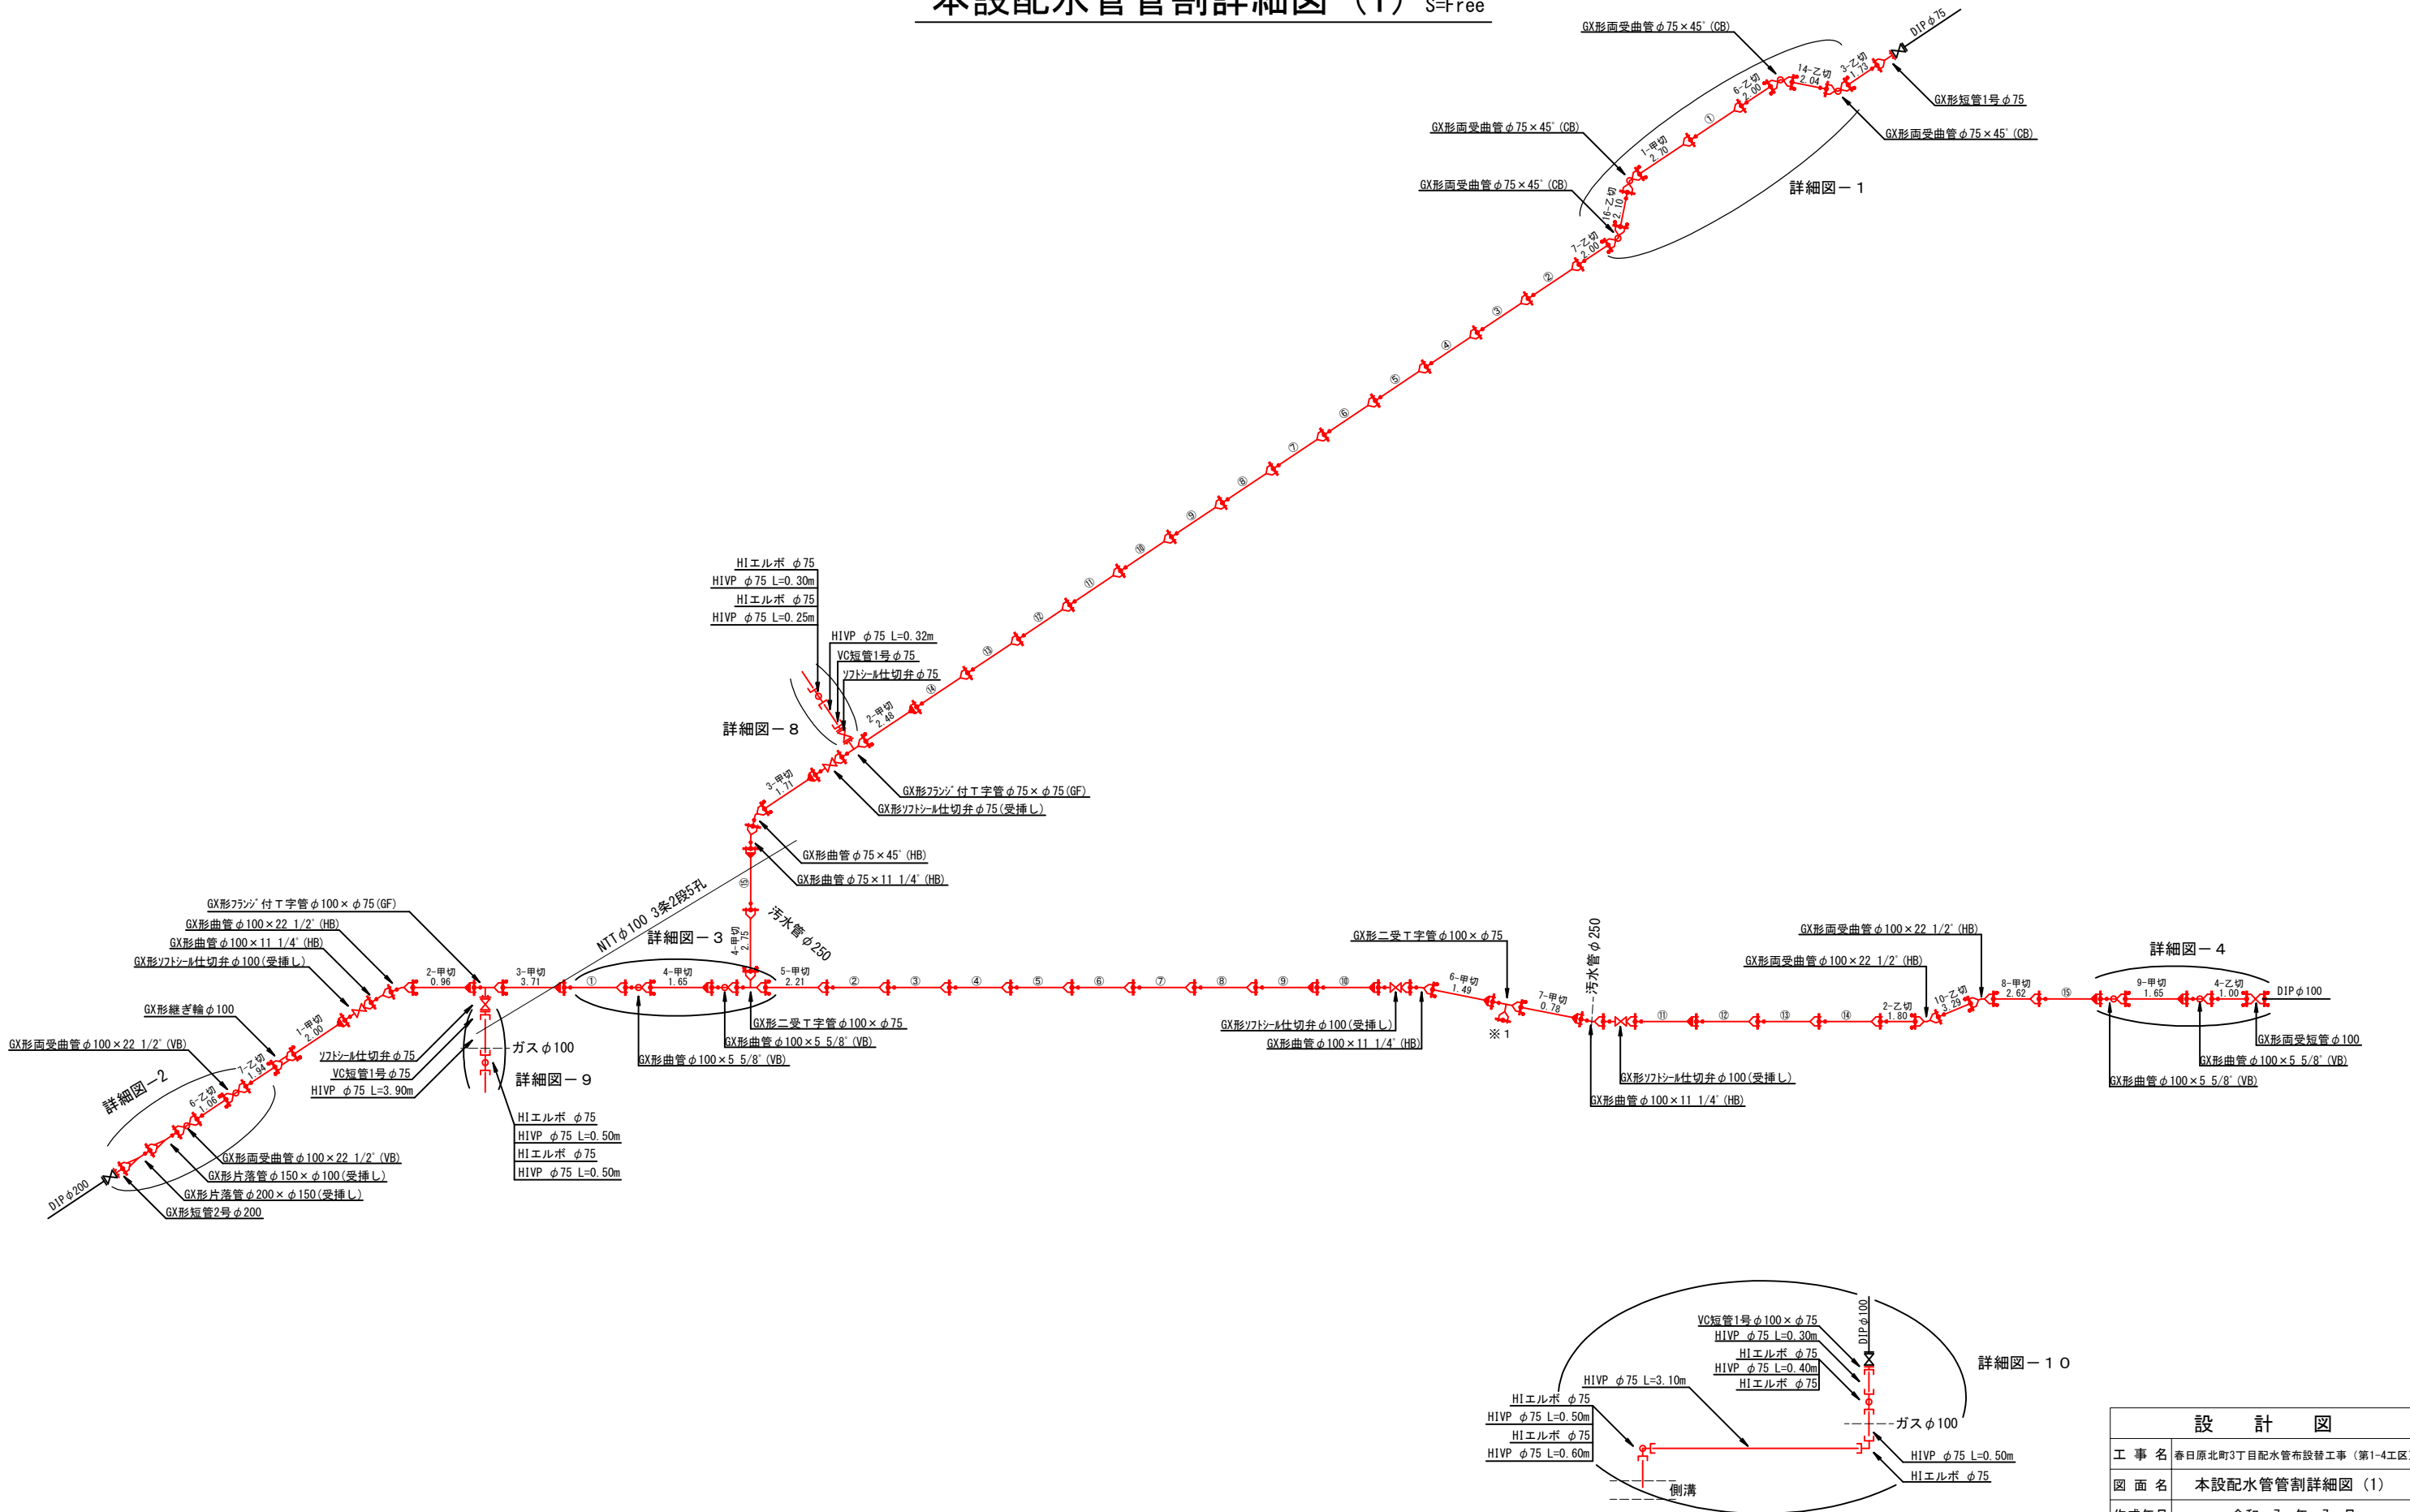


設 計 図			
工 事 名	春日原北町3丁目配水管布設替工事（第1-4工区）		
図 面 名	本設配水管管割詳細図（1）		
作成年月	令和 7 年 7 月		
縮 尺	S=Free	図面番号	13 / 25
会 社 名			
事業者名	春日那珂川水道企業団 施設課		

本設配水管管割詳細図 (2) S=Free

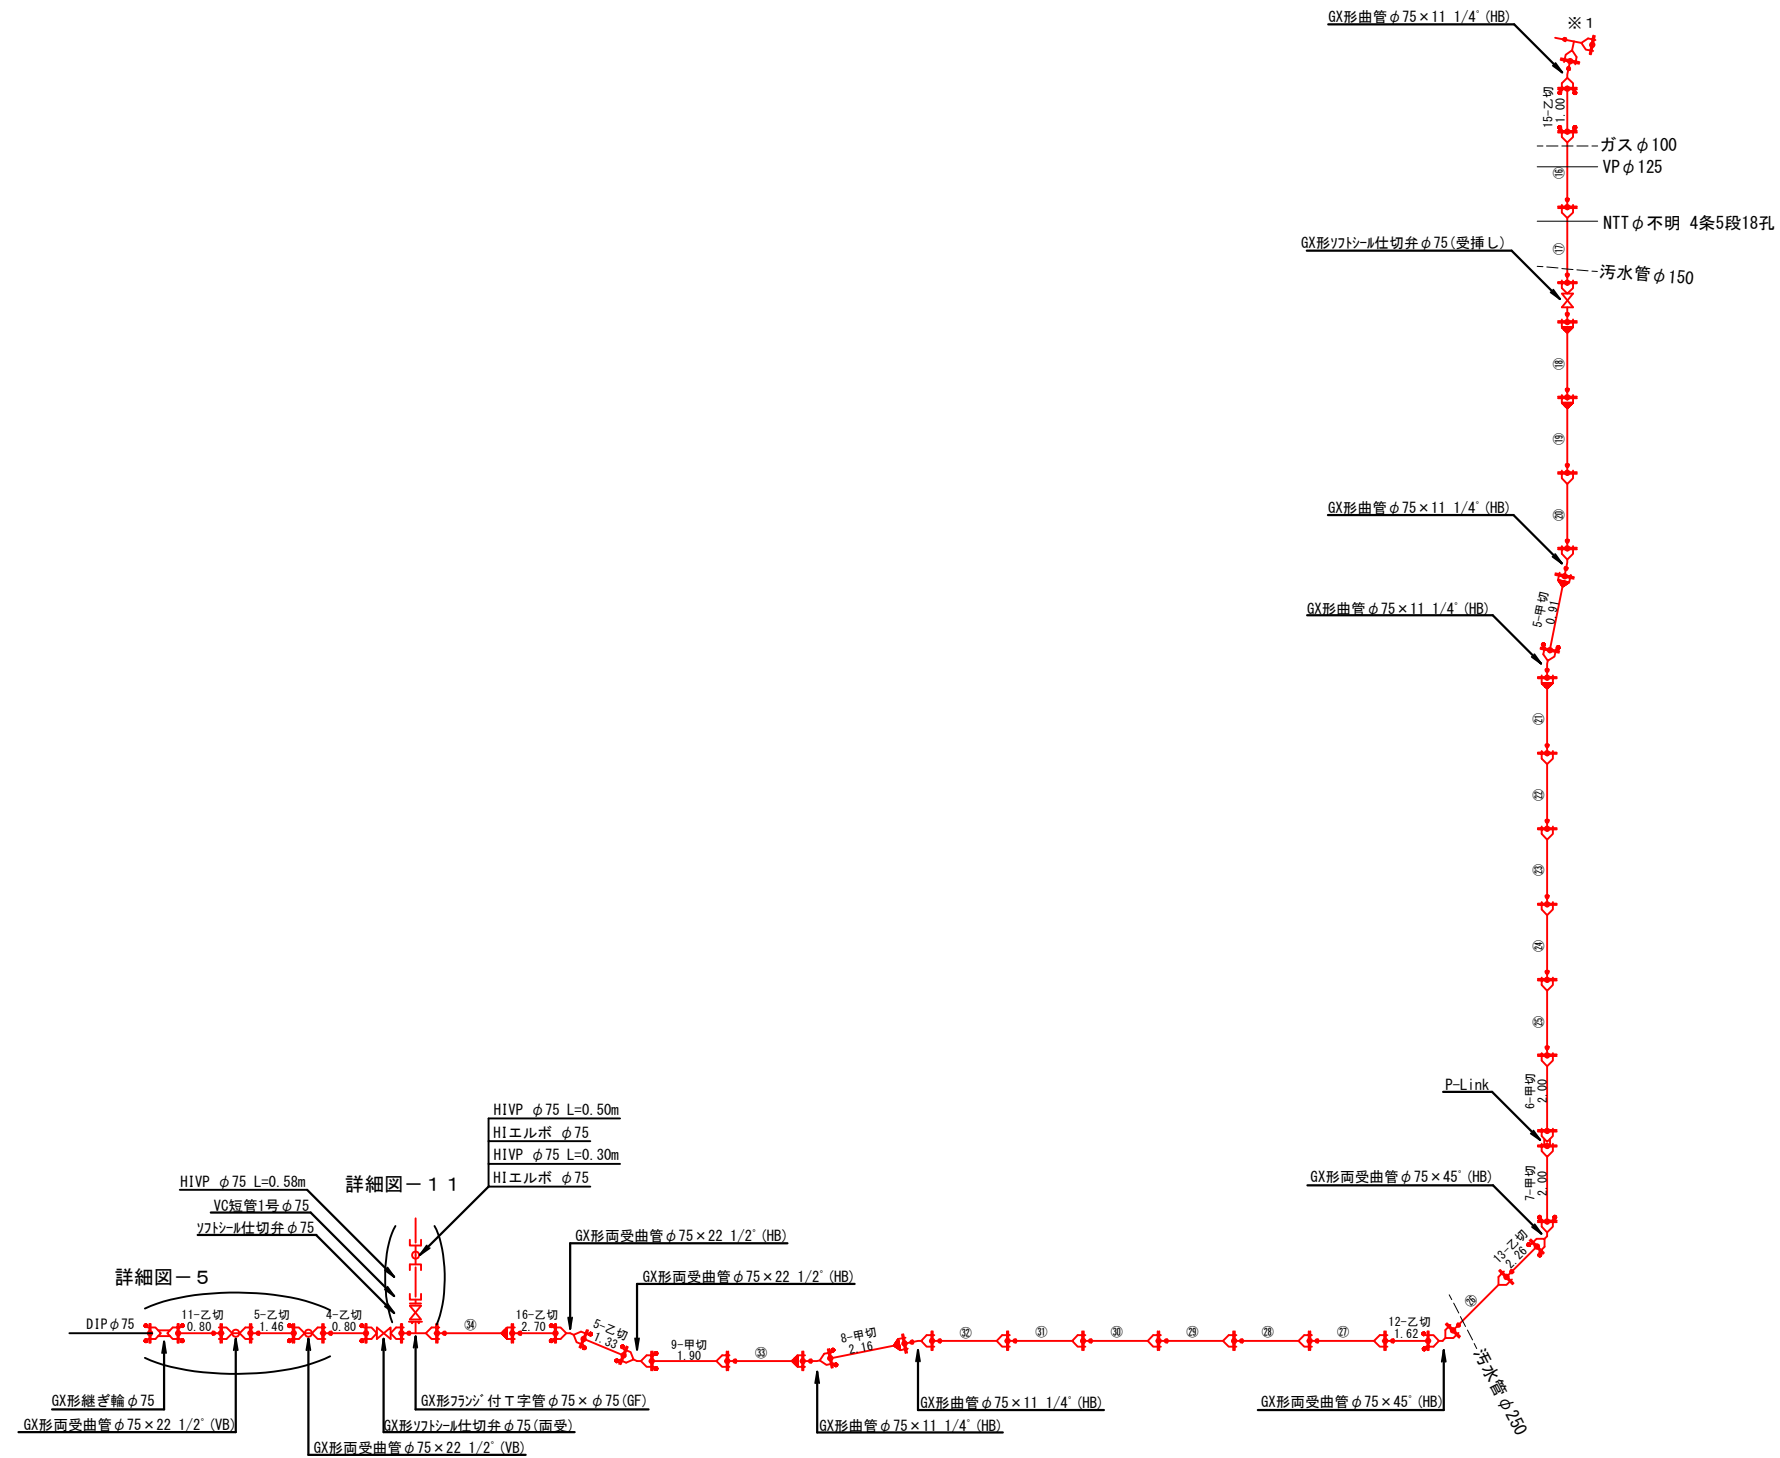

設 計 図		
工 事 名	春日原北町3丁目配水管布設替工事（第1~4工区）	
図 面 名	本設配水管管割詳細図（2）	
作成年月	令和 7 年 7 月	
縮 尺	S=Free	図面番号 14 / 25
会 社 名		
事業者名	春日那珂川水道企業団 施設課	


本設配水管管割詳細図 (3) S=Free

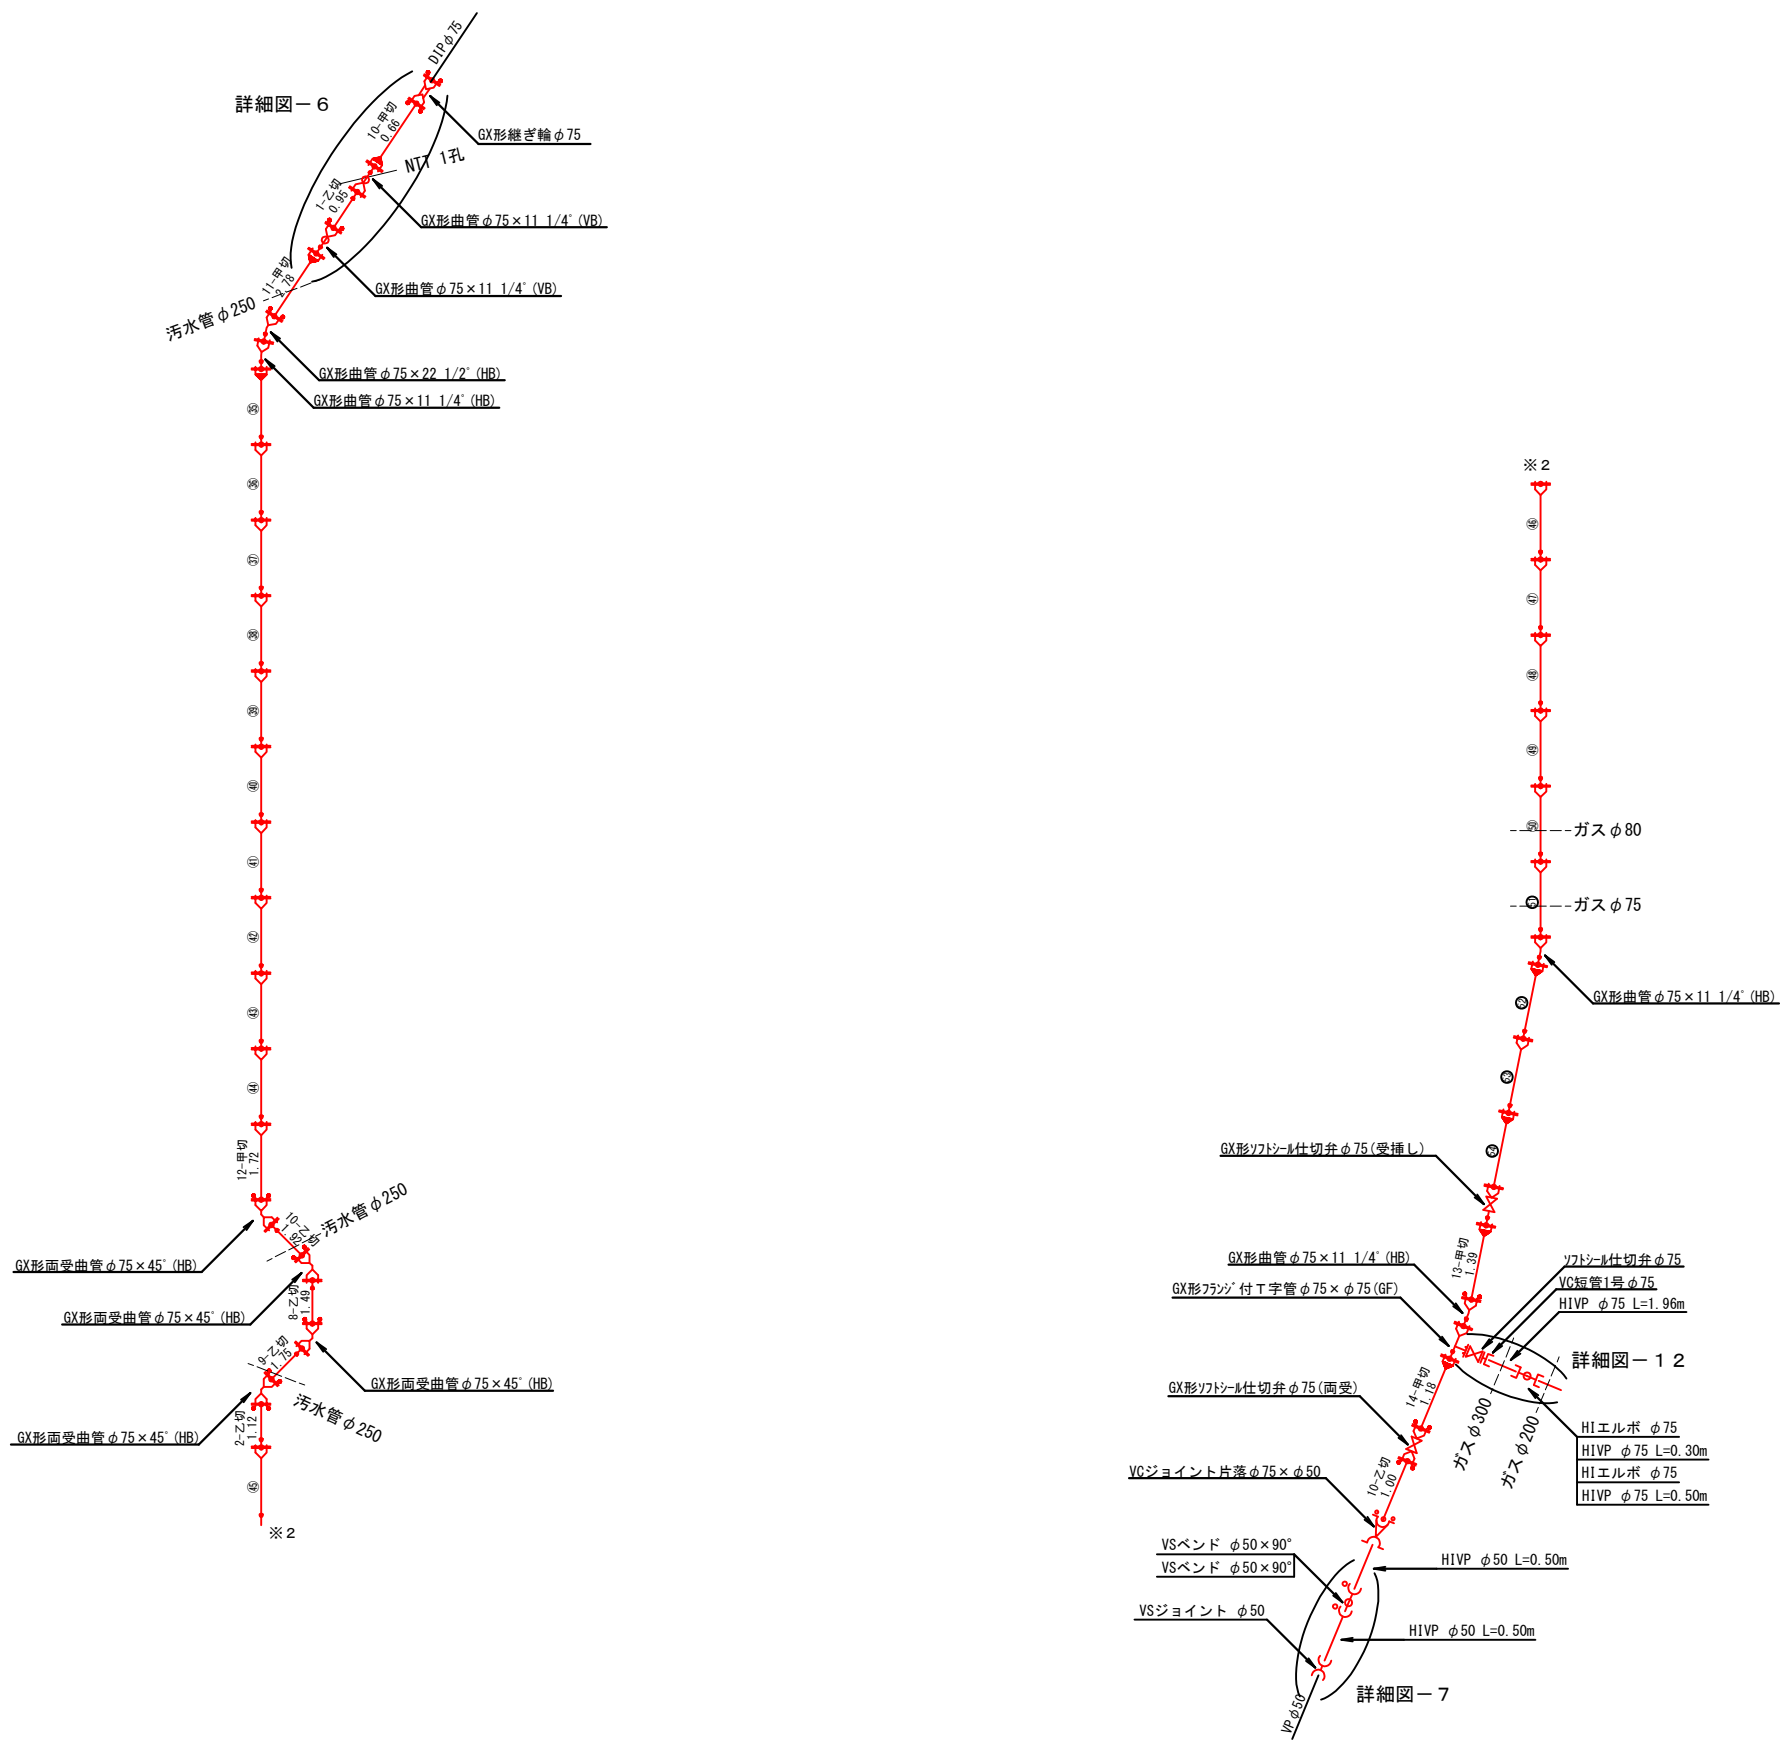


設計図			
工事名	春日原北町3丁目配水管布設替工事 (第1-4工区)		
図面名	本設配水管管割詳細図 (3)		
作成年月	令和 7 年 7 月		
縮尺	S=Free	図面番号	15 / 25
会社名			
事業者名	春日那珂川水道企業団 施設課		

本設配水管部分詳細図 S=Free


詳細図－1

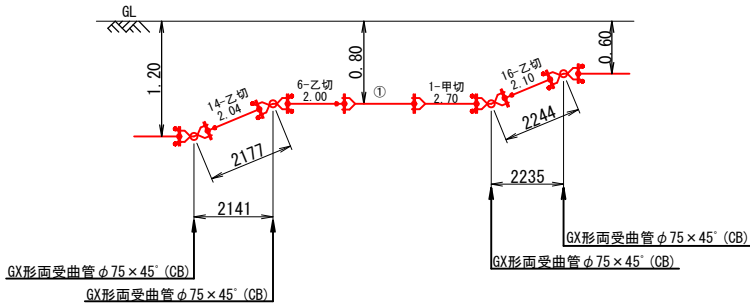


詳細図－2

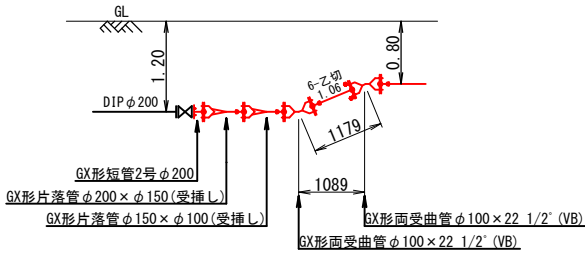


詳細図－3

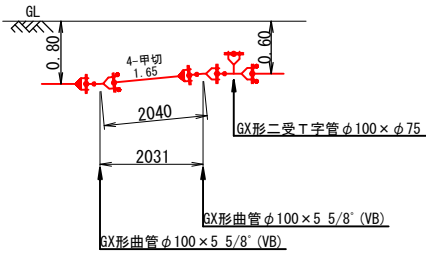


詳細図－4

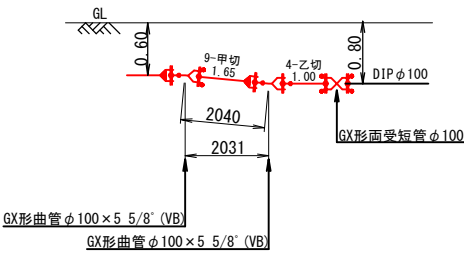


詳細図－5

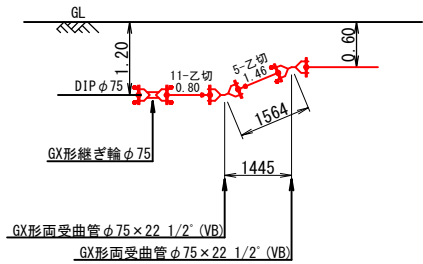


詳細図－6

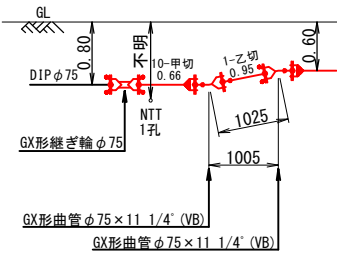


詳細図－7

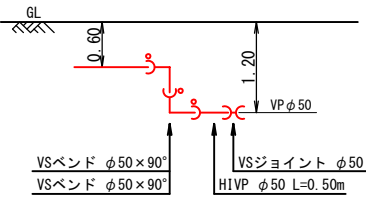


詳細図－8

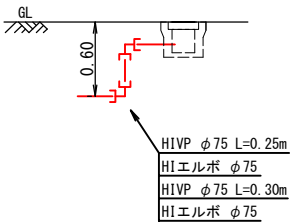


詳細図－9

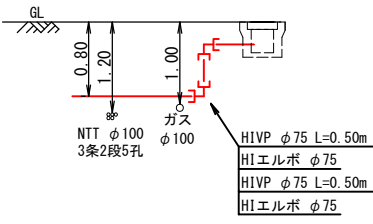


詳細図－10

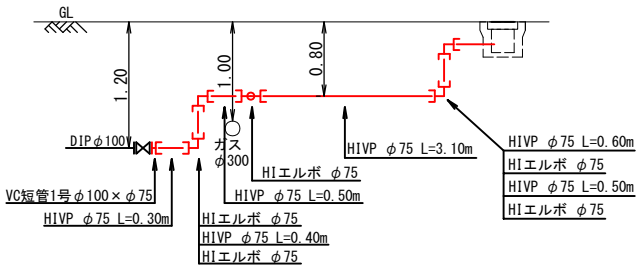

詳細図－11

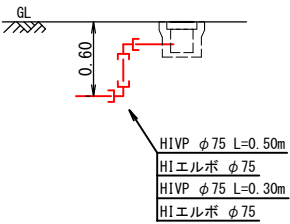


詳細図－12

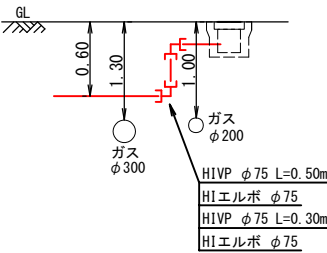


設 計 図			
工 事 名	春日原北町3丁目配水管布設替工事 (第1-4工区)		
図 面 名	本設配水管部分詳細図		
作成年月	令和 7 年 7 月		
縮 尺	S=Free	図面番号	16 / 25
会 社 名			
事業者名	春日那珂川水道企業団 施設課		

本設給水管平面図 (1) S=1:300

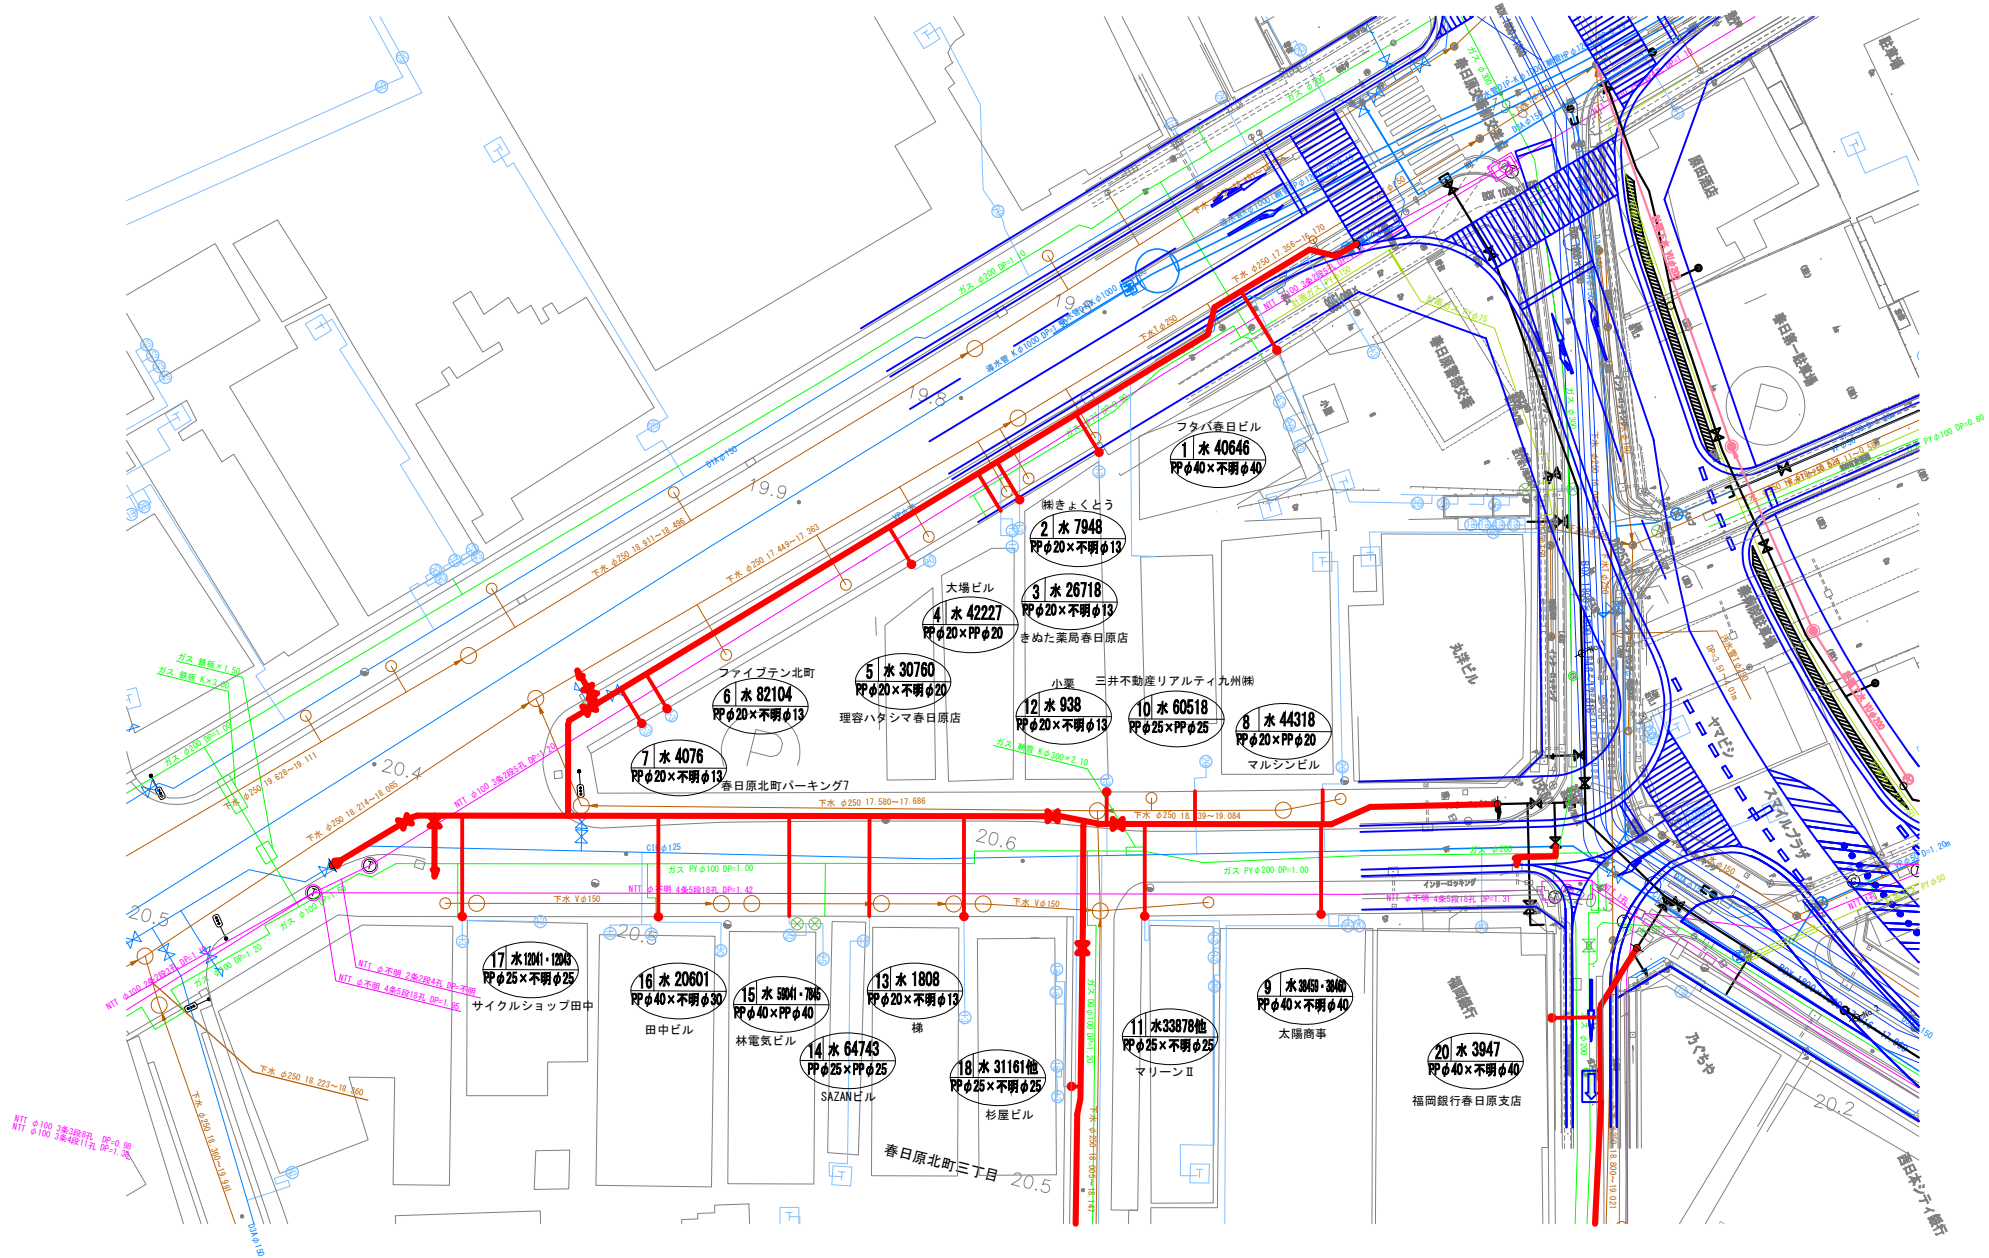

設 計 図			
工 事 名	春日原北町3丁目配水管布設工事 (第1-4工区)		
図 面 名	本設給水管平面図 (1)		
作成年月	令和 7 年 7 月		
縮 尺	1/300	図面番号	17 / 25
会 社 名			
事業者名	春日那珂川水道企業団 施設課		

本設給水管平面図 (2) S=1:300

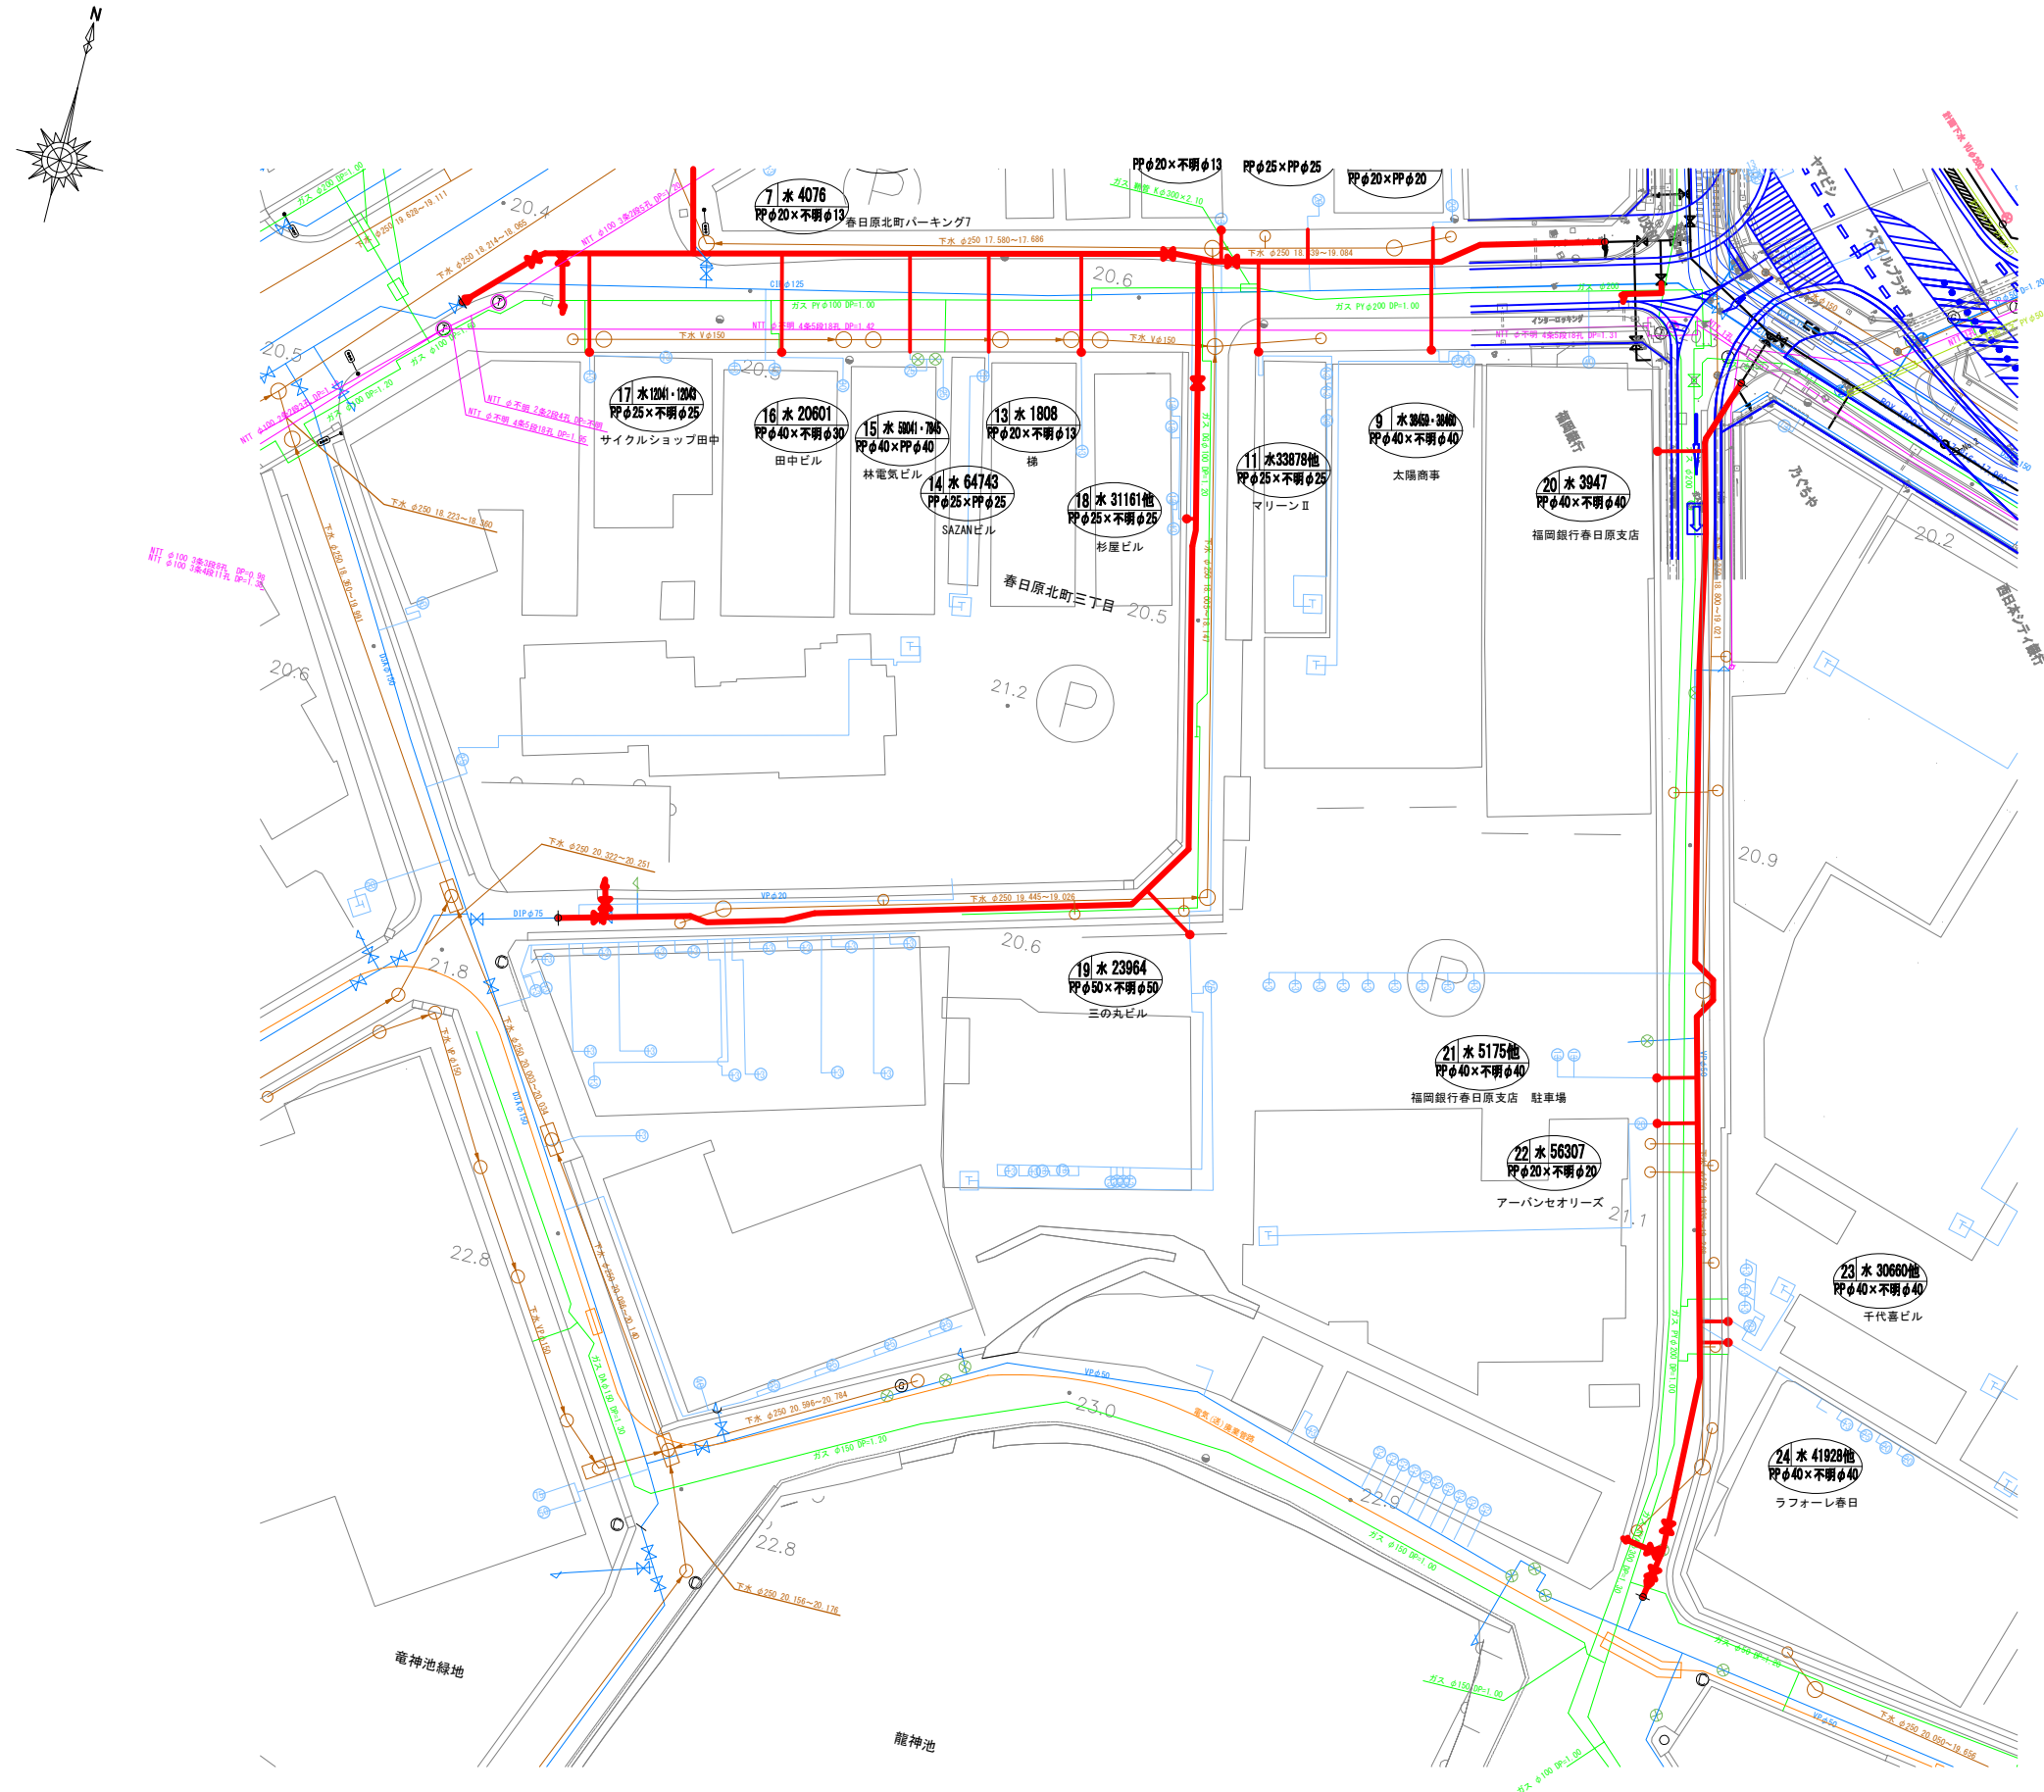

設 計 図		
工 事 名	春日原北町3丁目配水管布設替工事（第1-4工区）	
図 面 名	本設給水管平面図（2）	
作成年月	令和 7 年 7 月	
縮 尺	1/300	図面番号 18 / 25
会 社 名		
事業者名	春日那珂川水道企業団 施設課	

本設掘削復旧断面図(1) S=Free

標準部





布設同時撤去部

市道（歩道）Ib

市道（車道）As

市道（車道）As

市道（歩道）As

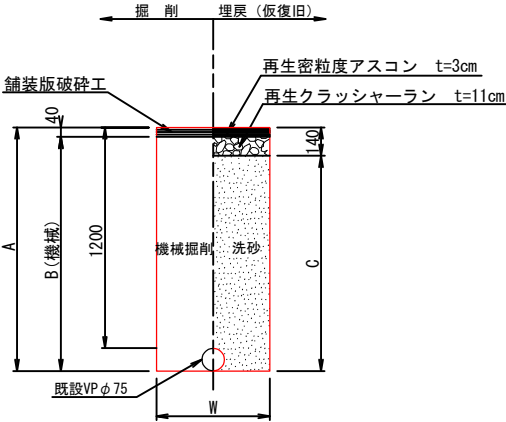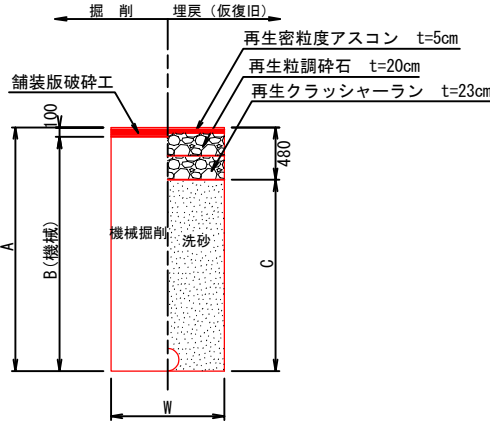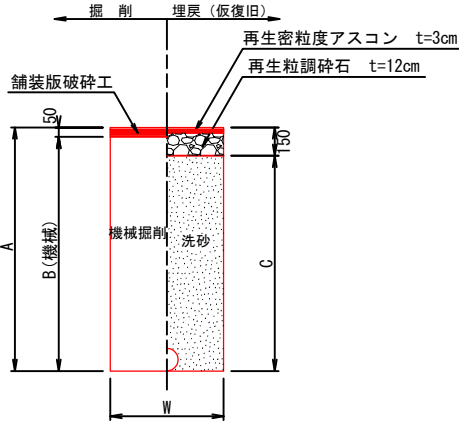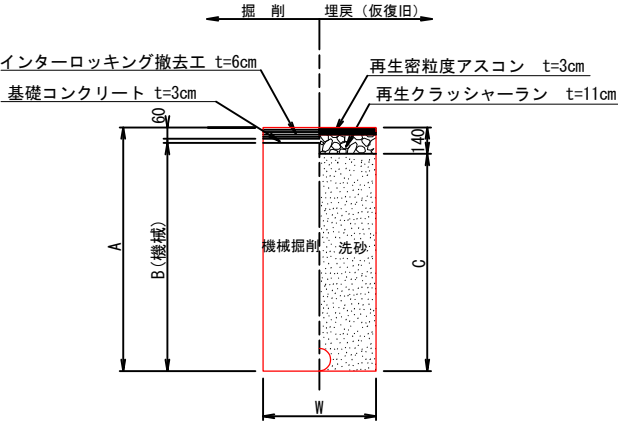


名称		1.0m当り	
		φ75	D水SGX
土被り	(m)	0.60	
A	(m)	1.29	
B	(m)	1.25	
C	(m)	1.15	
W	(m)	0.60	
舗装版破砕	(m2)	0.60	
全機械掘削	(m3)	0.743	
埋戻（洗砂）	(m3)	0.683	
残土処理	(m3)	0.743	
舗装敷処理	(m3)	0.024	
新設管体積	(m3)	0.007	
既設管体積	(m3)	0.007	

名称		1.0m当り	
		φ100	D水SGX
土被り	(m)	0.60	0.80
A	(m)	0.72	0.92
B	(m)	0.63	0.83
C	(m)	0.58	0.78
W	(m)	0.60	0.60
舗装版破砕	(m2)	0.60	0.60
全機械掘削	(m3)	0.378	0.498
埋戻（洗砂）	(m3)	0.337	0.457
残土処理	(m3)	0.378	0.498
舗装敷処理	(m3)	0.054	0.054
管体積	(m3)	0.011	0.011

名称		φ75		φ50		φ75		φ50	
		HIVP	HIVP	HIVP	HIVP	D水SGX	D水SGX	D水SGX	D水SGX
土被り	(m)	0.60	0.80	0.60	1.20	0.60	0.80	1.20	
A	(m)	0.69	0.89	0.66	1.26	0.69	0.89	1.29	
B	(m)	0.64	0.84	0.61	1.21	0.64	0.84	1.24	
C	(m)	0.54	0.74	0.51	1.11	0.54	0.74	1.14	
W	(m)	0.60	0.60	0.60	0.60	0.60	0.60	0.60	
舗装版破砕	(m2)	0.60	0.60	0.60	0.60	0.60	0.60	0.60	
全機械掘削	(m3)	0.384	0.504	0.366	0.726	0.384	0.504	0.744	
埋戻（洗砂）	(m3)	0.317	0.437	0.303	0.663	0.317	0.437	0.677	
残土処理	(m3)	0.384	0.504	0.366	0.726	0.384	0.504	0.744	
舗装敷処理	(m3)	0.030	0.030	0.030	0.030	0.030	0.030	0.030	
管体積	(m3)	0.007	0.007	0.003	0.003	0.007	0.007	0.007	

名称		φ75		φ100	
		D水SGX	D水SGX	HIVP	D水SGX
土被り	(m)	0.80	1.20	0.80	0.80
A	(m)	0.89	1.29	0.89	0.92
B	(m)	0.79	1.19	0.79	0.82
C	(m)	0.41	0.81	0.41	0.44
W	(m)	0.60	0.60	0.60	0.60
舗装版破砕	(m2)	0.60	0.60	0.60	0.60
全機械掘削	(m3)	0.474	0.714	0.474	0.492
埋戻（洗砂）	(m3)	0.239	0.479	0.239	0.253
残土処理	(m3)	0.474	0.714	0.474	0.492
舗装敷処理	(m3)	0.060	0.060	0.060	0.060
管体積	(m3)	0.007	0.007	0.007	0.011

市道（車道）As

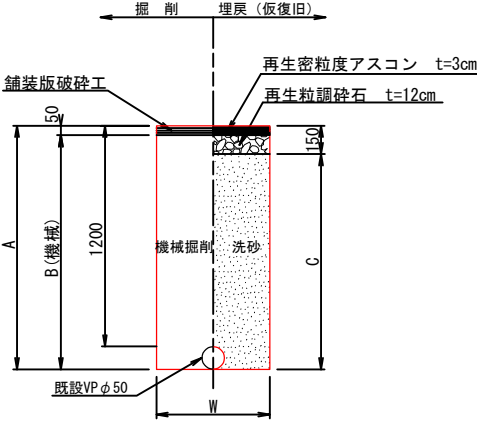




名称		1.0m当り	
		φ75	D水SGX
土被り	(m)	0.60	
A	(m)	1.29	
B	(m)	1.24	
C	(m)	1.14	
W	(m)	0.60	
舗装版破砕	(m2)	0.60	
全機械掘削	(m3)	0.741	
埋戻（洗砂）	(m3)	0.677	
残土処理	(m3)	0.741	
舗装敷処理	(m3)	0.030	
新設管体積	(m3)	0.007	
既設管体積	(m3)	0.003	

標準部（給水部含む）

市道（歩道）As

市道（歩道）Ib

市道（車道）As

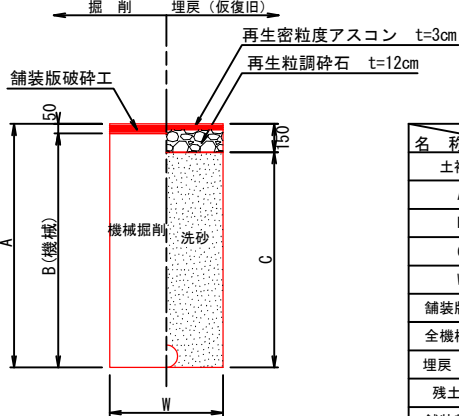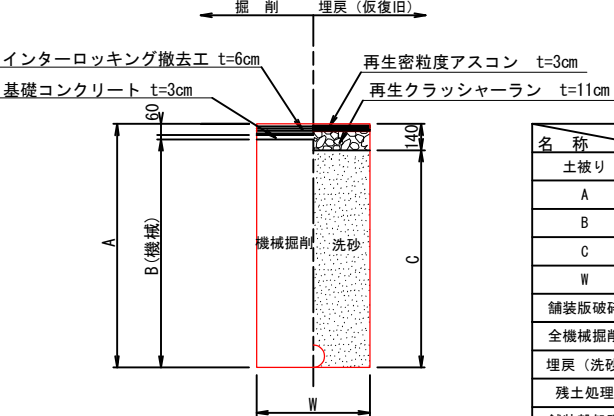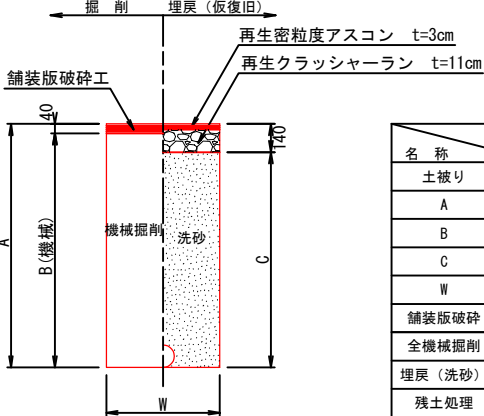

名称		1.0m当り	
		φ75 HIVP	φ50以下 給水
土被り	(m)	0.60	0.60
A	(m)	0.69	0.66
B	(m)	0.65	0.62
C	(m)	0.55	0.52
W	(m)	0.60	0.55
舗装版破砕	(m2)	0.60	0.55
全機械掘削	(m3)	0.390	0.341
埋戻（洗砂）	(m3)	0.323	0.283
残土処理	(m3)	0.390	0.341
舗装敷処理	(m3)	0.024	0.022
管体積	(m3)	0.007	0.003

名称		1.0m当り	
		φ50以下	給水
土被り	(m)	0.60	
A	(m)	0.66	
B	(m)	0.57	
C	(m)	0.52	
W	(m)	0.55	
舗装版破砕	(m2)	0.55	
全機械掘削	(m3)	0.314	
埋戻（洗砂）	(m3)	0.283	
残土処理	(m3)	0.314	
舗装敷処理	(m3)	0.050	
管体積	(m3)	0.003	


名称		1.0m当り	
		φ50以下	給水
土被り	(m)	0.60	
A	(m)	0.66	
B	(m)	0.61	
C	(m)	0.51	
W	(m)	0.55	
舗装版破砕	(m2)	0.55	
全機械掘削	(m3)	0.336	
埋戻（洗砂）	(m3)	0.278	
残土処理	(m3)	0.336	
舗装敷処理	(m3)	0.028	
管体積	(m3)	0.003	

設計図	
工事名	春日原北町3丁目配水管布設工事（第1-4工区）
図面名	本設掘削復旧断面図(1)
作成年月	令和 7 年 7 月
縮尺	S=Free 図面番号 19 / 25
会社名	
事業者名	春日那珂川水道企業団 施設課

本設掘削復旧断面図(2) S=Free


既設管撤去部

市道（車道）As

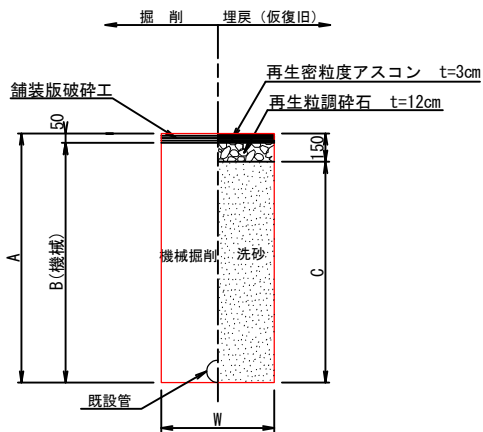


名 称		1.0m当り	
		φ 125 CIP	φ 75 VP
土被り	(m)	1.20	
A	(m)	1.34	
B	(m)	1.29	
C	(m)	1.19	
W	(m)	0.60	
舗装版破砕	(m2)	0.60	
全機械掘削	(m3)	0.758	
埋戻 (洗砂)	(m3)	0.714	
残土処理	(m3)	0.758	
舗装殻処理	(m3)	0.030	
管体積	(m3)	0.016	

市道（歩道）As

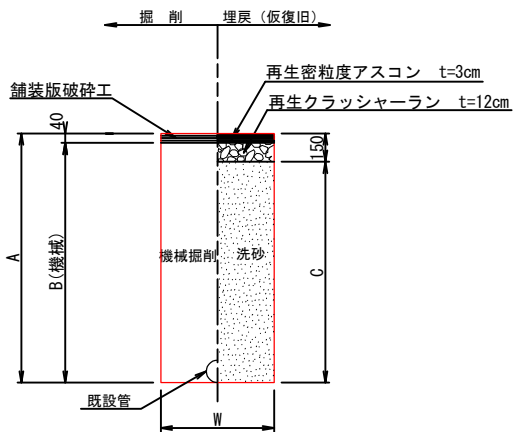

名 称		1.0m当り	
		φ 125 CIP	φ 75 VP
土被り	(m)	1.20	
A	(m)	1.29	
B	(m)	1.25	
C	(m)	1.15	
W	(m)	0.60	
舗装版破砕	(m2)	0.60	
全機械掘削	(m3)	0.743	
埋戻 (洗砂)	(m3)	0.690	
残土処理	(m3)	0.743	
舗装殻処理	(m3)	0.024	
管体積	(m3)	0.007	


市道（車道）As

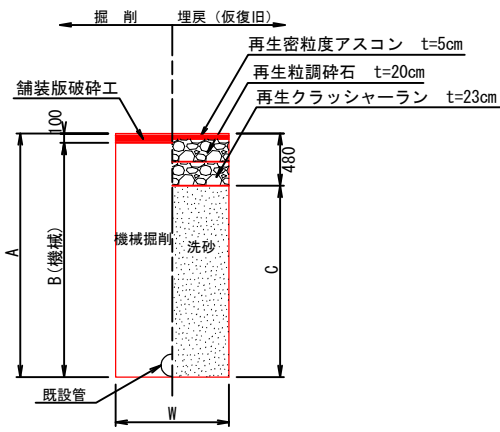

名 称		1.0m当り	
		φ 125 CIP	φ 75 VP
土被り	(m)	1.20	1.20
A	(m)	1.34	1.29
B	(m)	1.24	1.19
C	(m)	0.86	0.81
W	(m)	0.60	0.60
舗装版破砕	(m2)	0.60	0.60
全機械掘削	(m3)	0.728	0.707
埋戻 (洗砂)	(m3)	0.516	0.486
残土処理	(m3)	0.728	0.707
舗装殻処理	(m3)	0.060	0.060
管体積	(m3)	0.016	0.007


仮設管撤去

市道（車道）As

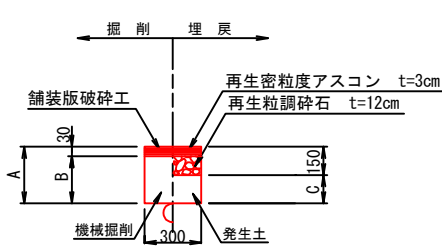

名 称		1.0m当り	
		φ 50	φ 75
土被り	(m)	0.30	1.20
A	(m)	0.30	1.20
B	(m)	0.27	1.17
C	(m)	0.15	1.05
舗装版破砕	(m2)	0.300	0.300
機械掘削	(m3)	0.081	0.351
埋戻 (発生土)	(m3)	0.045	0.315
残土処理	(m3)	0.036	0.036
舗装殻処理	(m3)	0.009	0.009


市道（歩道）As

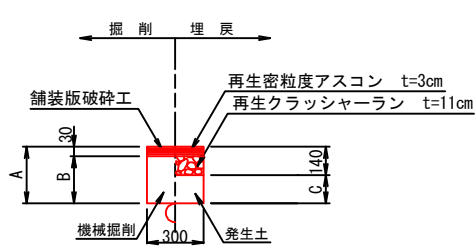


名 称		1.0m当り	
		φ 75	φ 140
土被り	(m)	0.30	
A	(m)	0.30	
B	(m)	0.27	
C	(m)	0.16	
舗装版破砕	(m2)	0.300	
機械掘削	(m3)	0.081	
埋戻 (発生土)	(m3)	0.048	
残土処理	(m3)	0.033	
舗装殻処理	(m3)	0.009	

復旧断面図


市道 車道(1) As

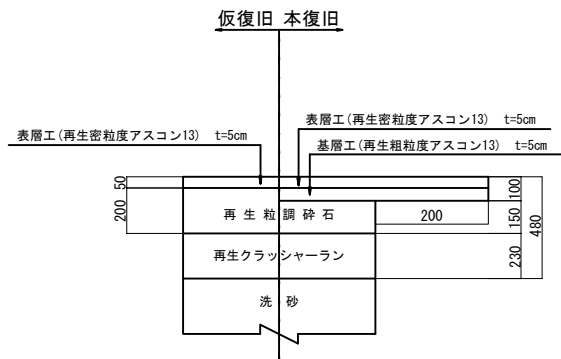


市道 車道(2) As

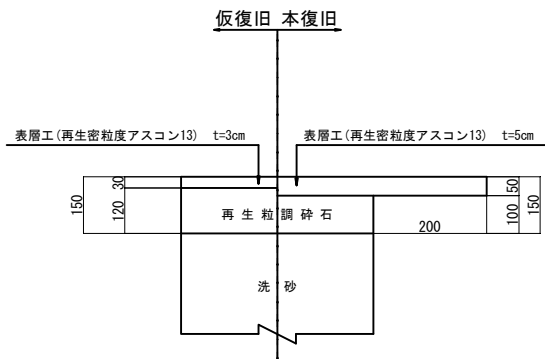

市道 歩道As

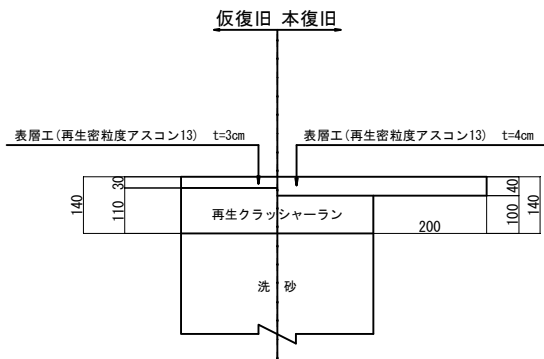


市道（車道）As

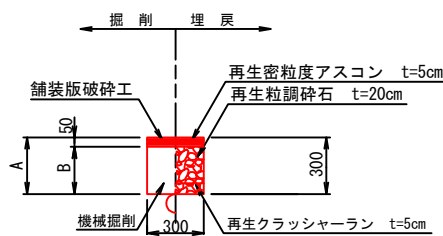

名 称		1.0m当り	
		φ 75	φ 140
土被り	(m)	0.30	
A	(m)	0.30	
B	(m)	0.25	
C	(m)	—	
舗装版破砕	(m2)	0.300	
機械掘削	(m3)	0.075	
埋戻 (発生土)	(m3)	—	
残土処理	(m3)	0.075	
舗装殻処理	(m3)	0.015	

市道（車道）As

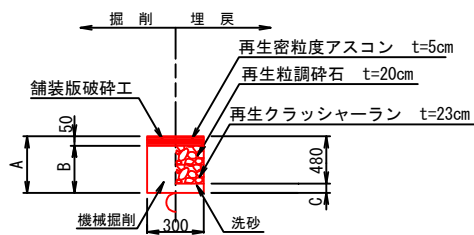


名 称		1.0m当り	
		φ 75	φ 140
土被り	(m)	1.20	
A	(m)	1.20	
B	(m)	1.15	
C	(m)	0.72	
舗装版破砕	(m2)	0.300	
機械掘削	(m3)	0.345	
埋戻 (発生土)	(m3)	0.216	
残土処理	(m3)	0.129	
舗装殻処理	(m3)	0.015	

設 計 図


工 事 名	春日原北町3丁目配水管布設替工事（第1-4工区）		
図 面 名	本設掘削復旧断面図(2)		
作成年月	令和 7 年 7 月		
縮 尺	S=Free	図面番号	20 / 25
会 社 名			
事業者名	春日那珂川水道企業団 施設課		

本設給水管標準図・宅内復旧構造図 S=Free


① 宅内で接続する場合

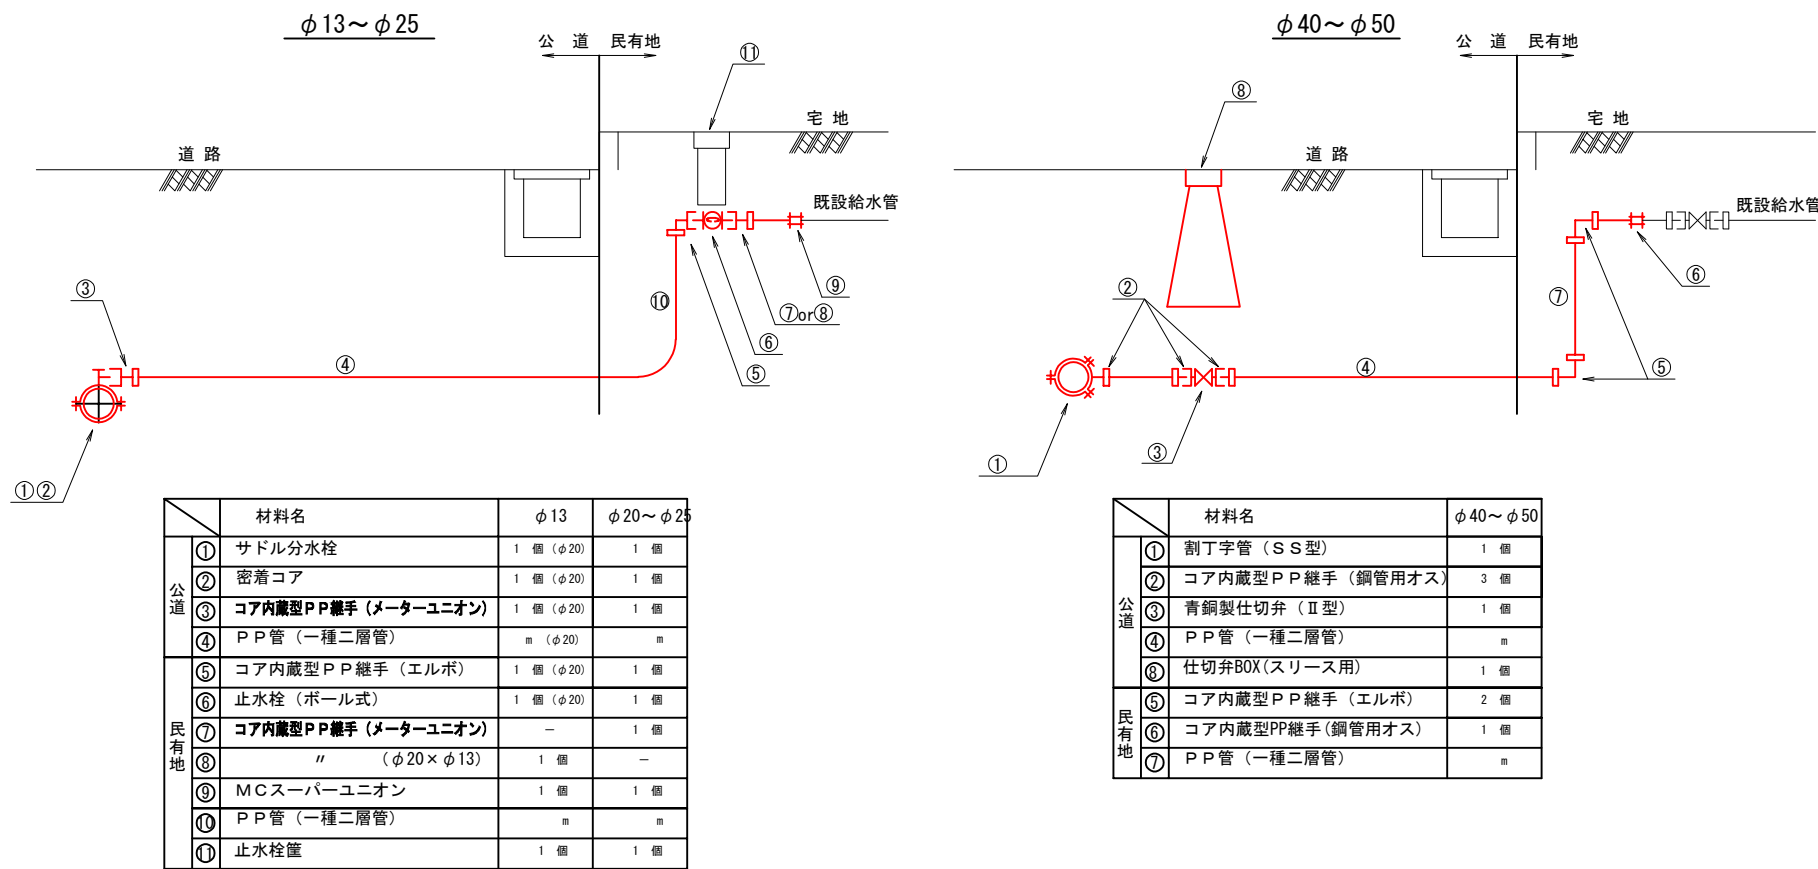


立地状況 (高低差)

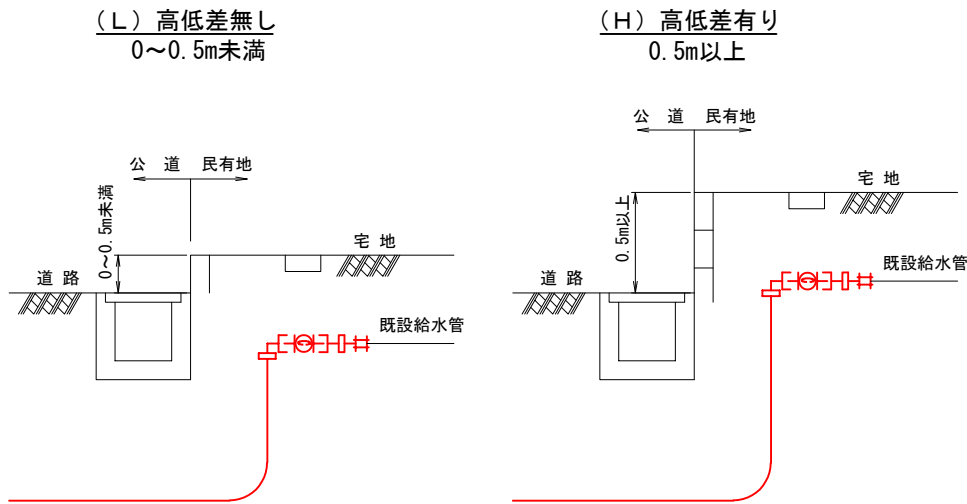

宅内路面復旧図

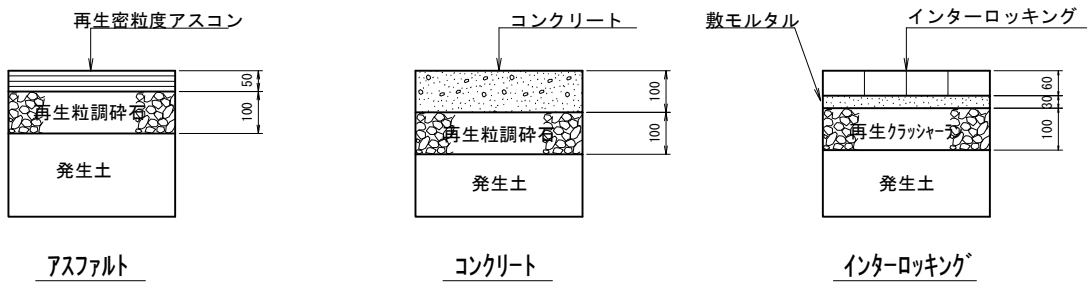


② 官民境界で接続する場合

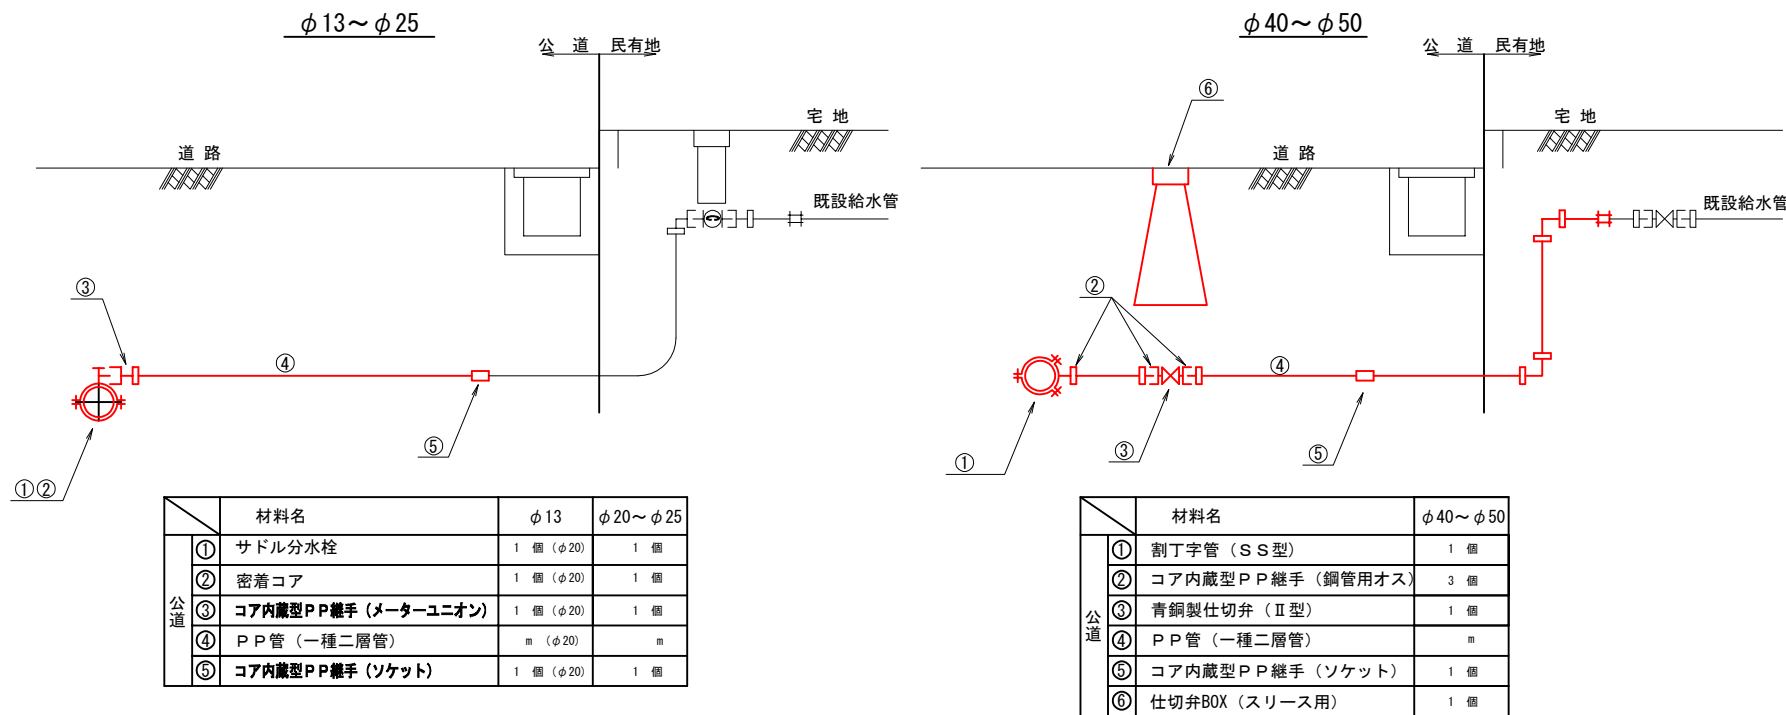

設 計 図			
工 事 名	春日原北町3丁目配水管布設工事 (第1-4工区)		
図 面 名	本設給水管標準図・宅内復旧構造図		
作成年月	令和 7 年 7 月		
縮 尺	S=Free	図面番号	21 / 25
会 社 名			
事業者名	春日那珂川水道企業団 施設課		

路線給水工事詳細図 (1)

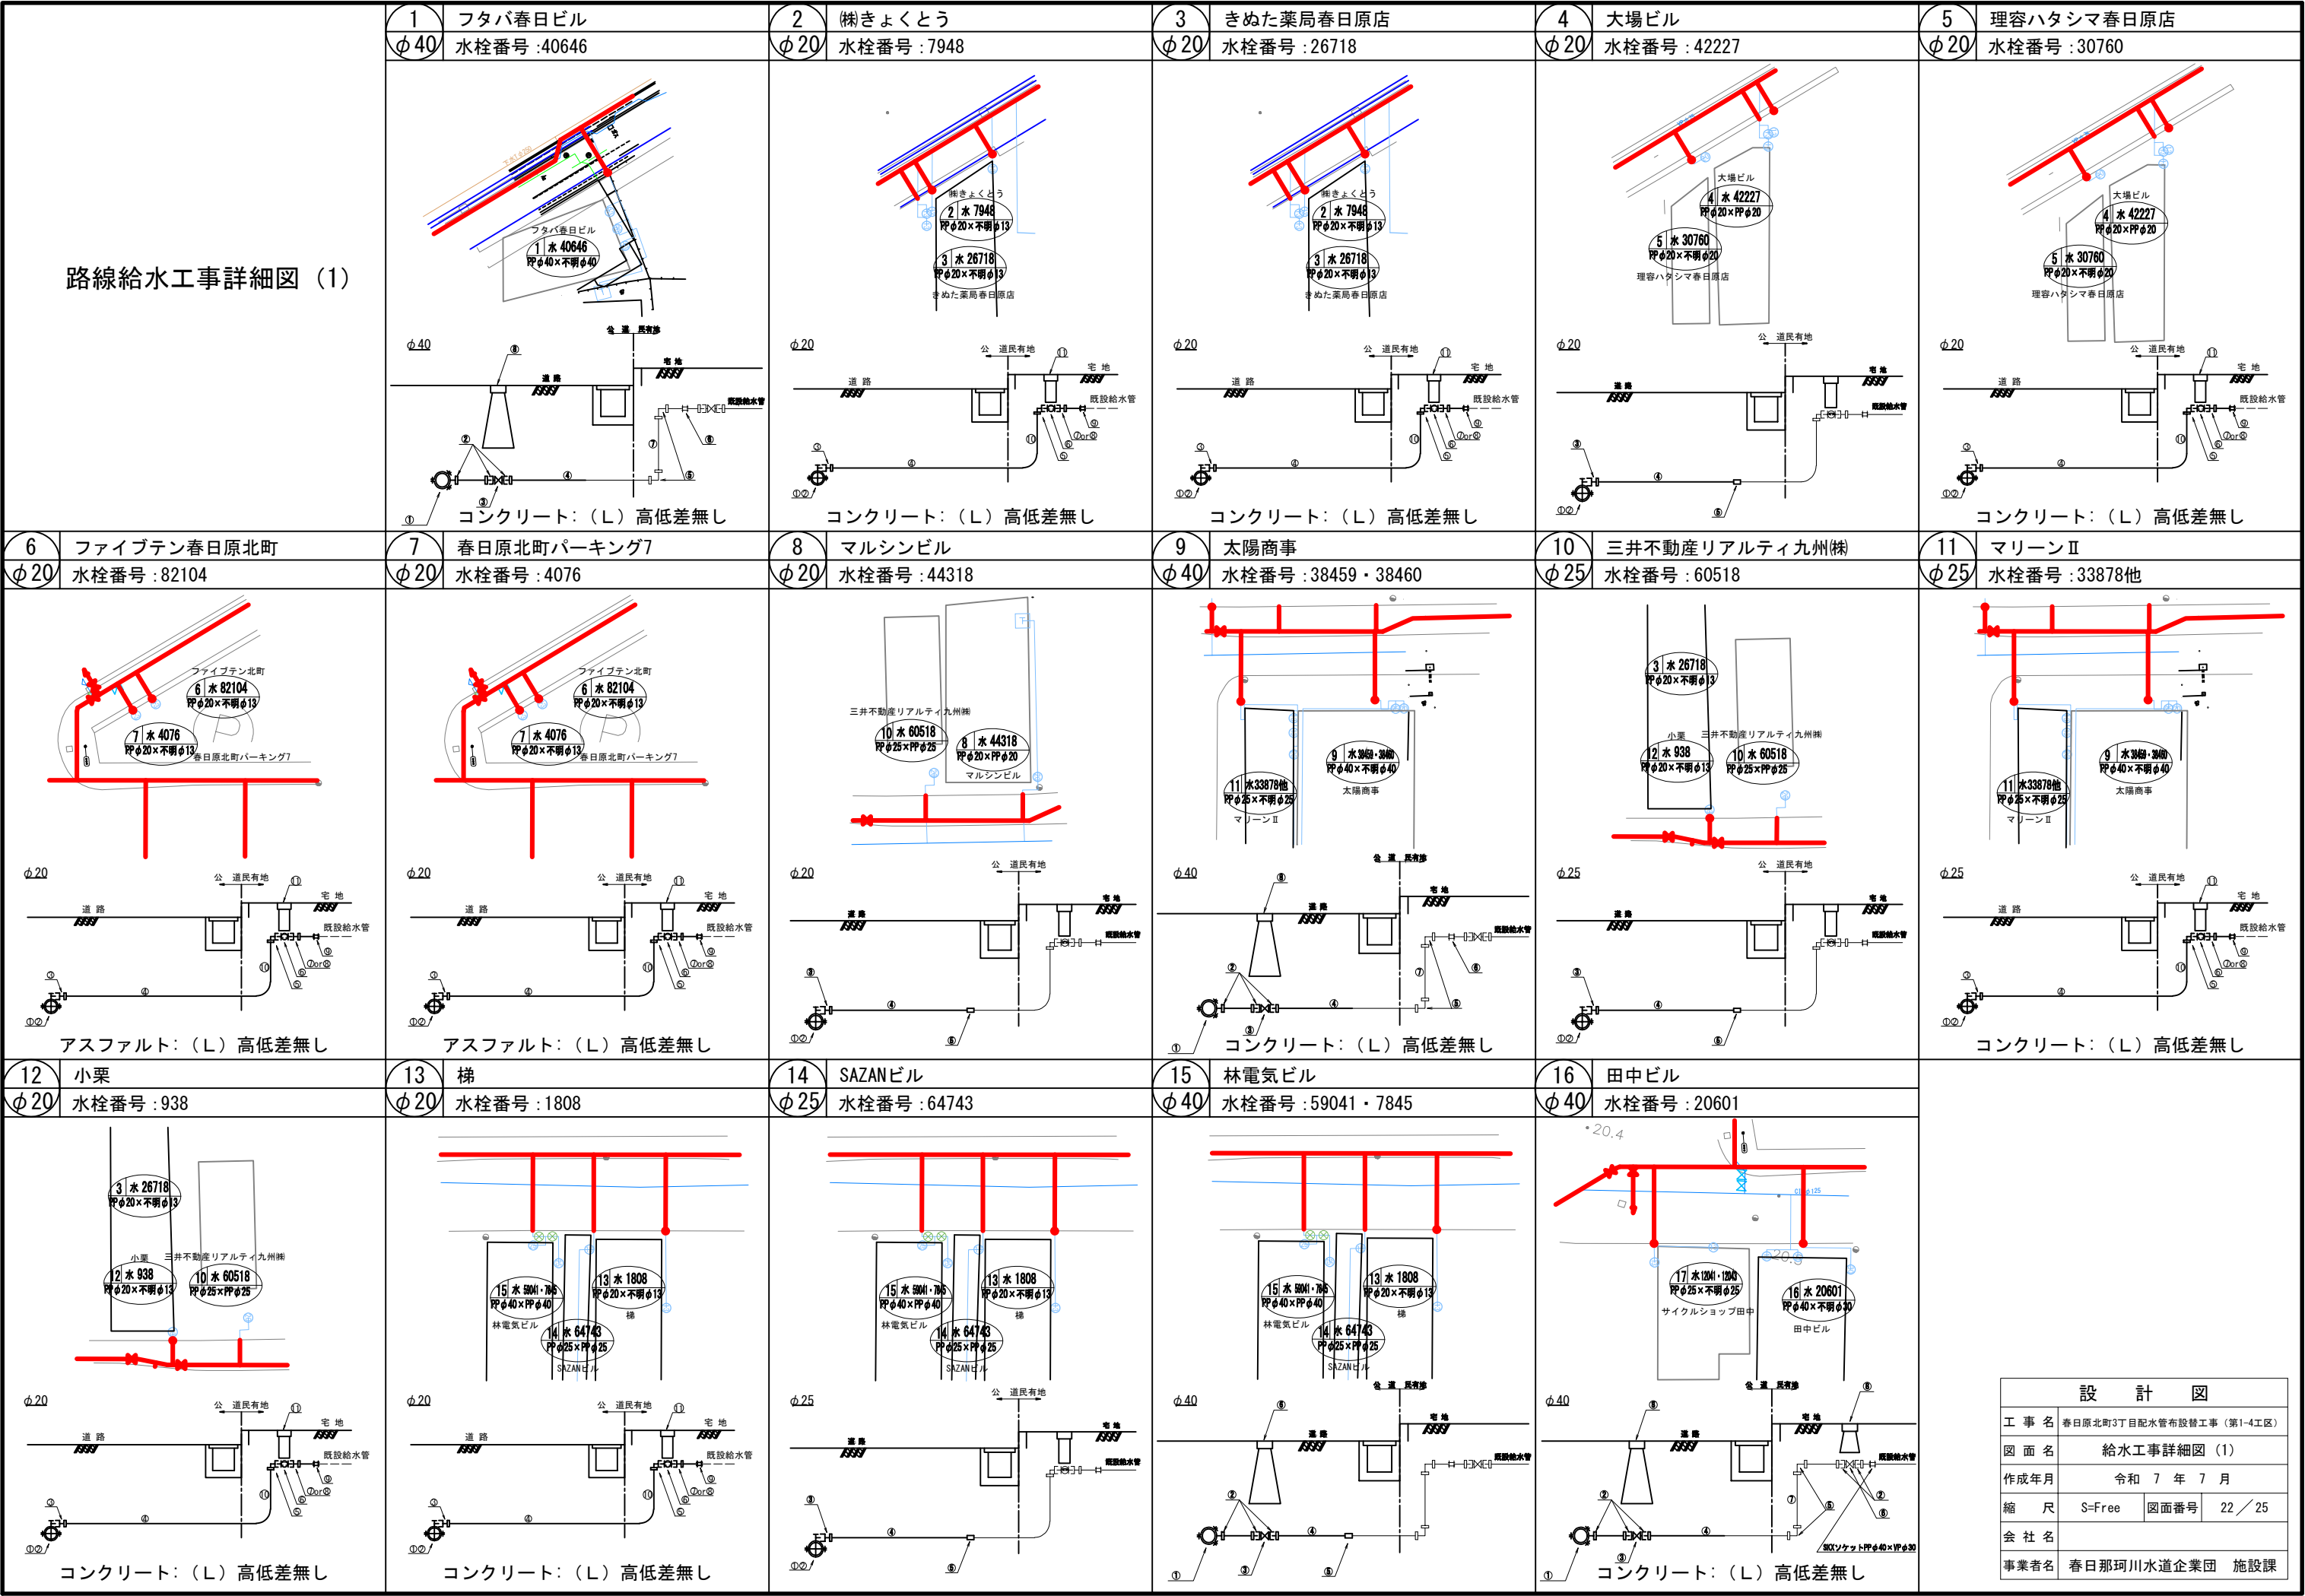

路線給水工事詳細図 (2)	17 φ25	サイクルショップ田中 水栓番号 :12041・12043	18 φ25	杉屋ビル 水栓番号 :31161他	19 φ50	三の丸ビル 水栓番号 :23964	20 φ40	福岡銀行春日原支店 水栓番号 :3947	21 φ40	福岡銀行春日原支店 駐車場 水栓番号 :5175他
	 コンクリート：(L) 高低差無し	 コンクリート：(L) 高低差無し	 コンクリート：(L) 高低差無し	 コンクリート：(L) 高低差無し	 アスファルト：(L) 高低差無し					
22 φ20	アーバンセオリーズ 水栓番号 :56307	23 φ40	千代喜ビル 水栓番号 :30660他	24 φ40	ラフォーレ春日 水栓番号 :41928他					
 コンクリート：(L) 高低差無し	 コンクリート：(L) 高低差無し	 インターロッキング：(L) 高低差無し								

設 計 図			
工 事 名	春日原北町3丁目配水管布設替工事 (第1-4工区)		
図 面 名	給水工事詳細図 (2)		
作成年月	令和 7 年 7 月		
縮 尺	S=Free	図面番号	23 / 25
会 社 名			
事業者名	春日那珂川水道企業団 施設課		

設 計 図			
工 事 名	春日原北町3丁目配水管布設替工事 (第1-4工区)		
図 面 名	給水工事詳細図 (2)		
作成年月	令和 7 年 7 月		
縮 尺	S=Free	図面番号	23 / 25
会 社 名			
事業者名	春日那珂川水道企業団 施設課		

本復旧平面図 S=1:300



市道(車道(1))As
掘削面積 A=52.03m2
舗装切断 L=21.33m
本区画線 外側線(白)W=0.15 L=13.82m
中央線(白)W=0.15 L=13.80m

市道(歩道)As
掘削面積 A=537.30m2
舗装切断 L=7.25m


市道(車道)As
掘削面積 A=124.26m2(車道(1))
掘削面積 A=639.13m2(車道(2))
舗装切断 L=33.06m
本区画線 外側線(白)W=0.15 L=120.02m
記号(白)W=0.15 L=7.00m
記号(白)W=0.30 L=0.50m
横断歩道(白)W=0.45 L=49.31m

市道(歩道)As
掘削面積 A=227.11m2

市道(歩道)As
掘削面積 A=46.91m2
舗装切断 L=2.58m


 
 



市道(車道(2))As
掘削面積 A=301.65m2
舗装切断 L=7.06m
本区画線 外側線(白)W=0.15 L=178.44m
文字(白)W=0.15 L=45.66m
自転車放置禁止区域マーク N=1箇所

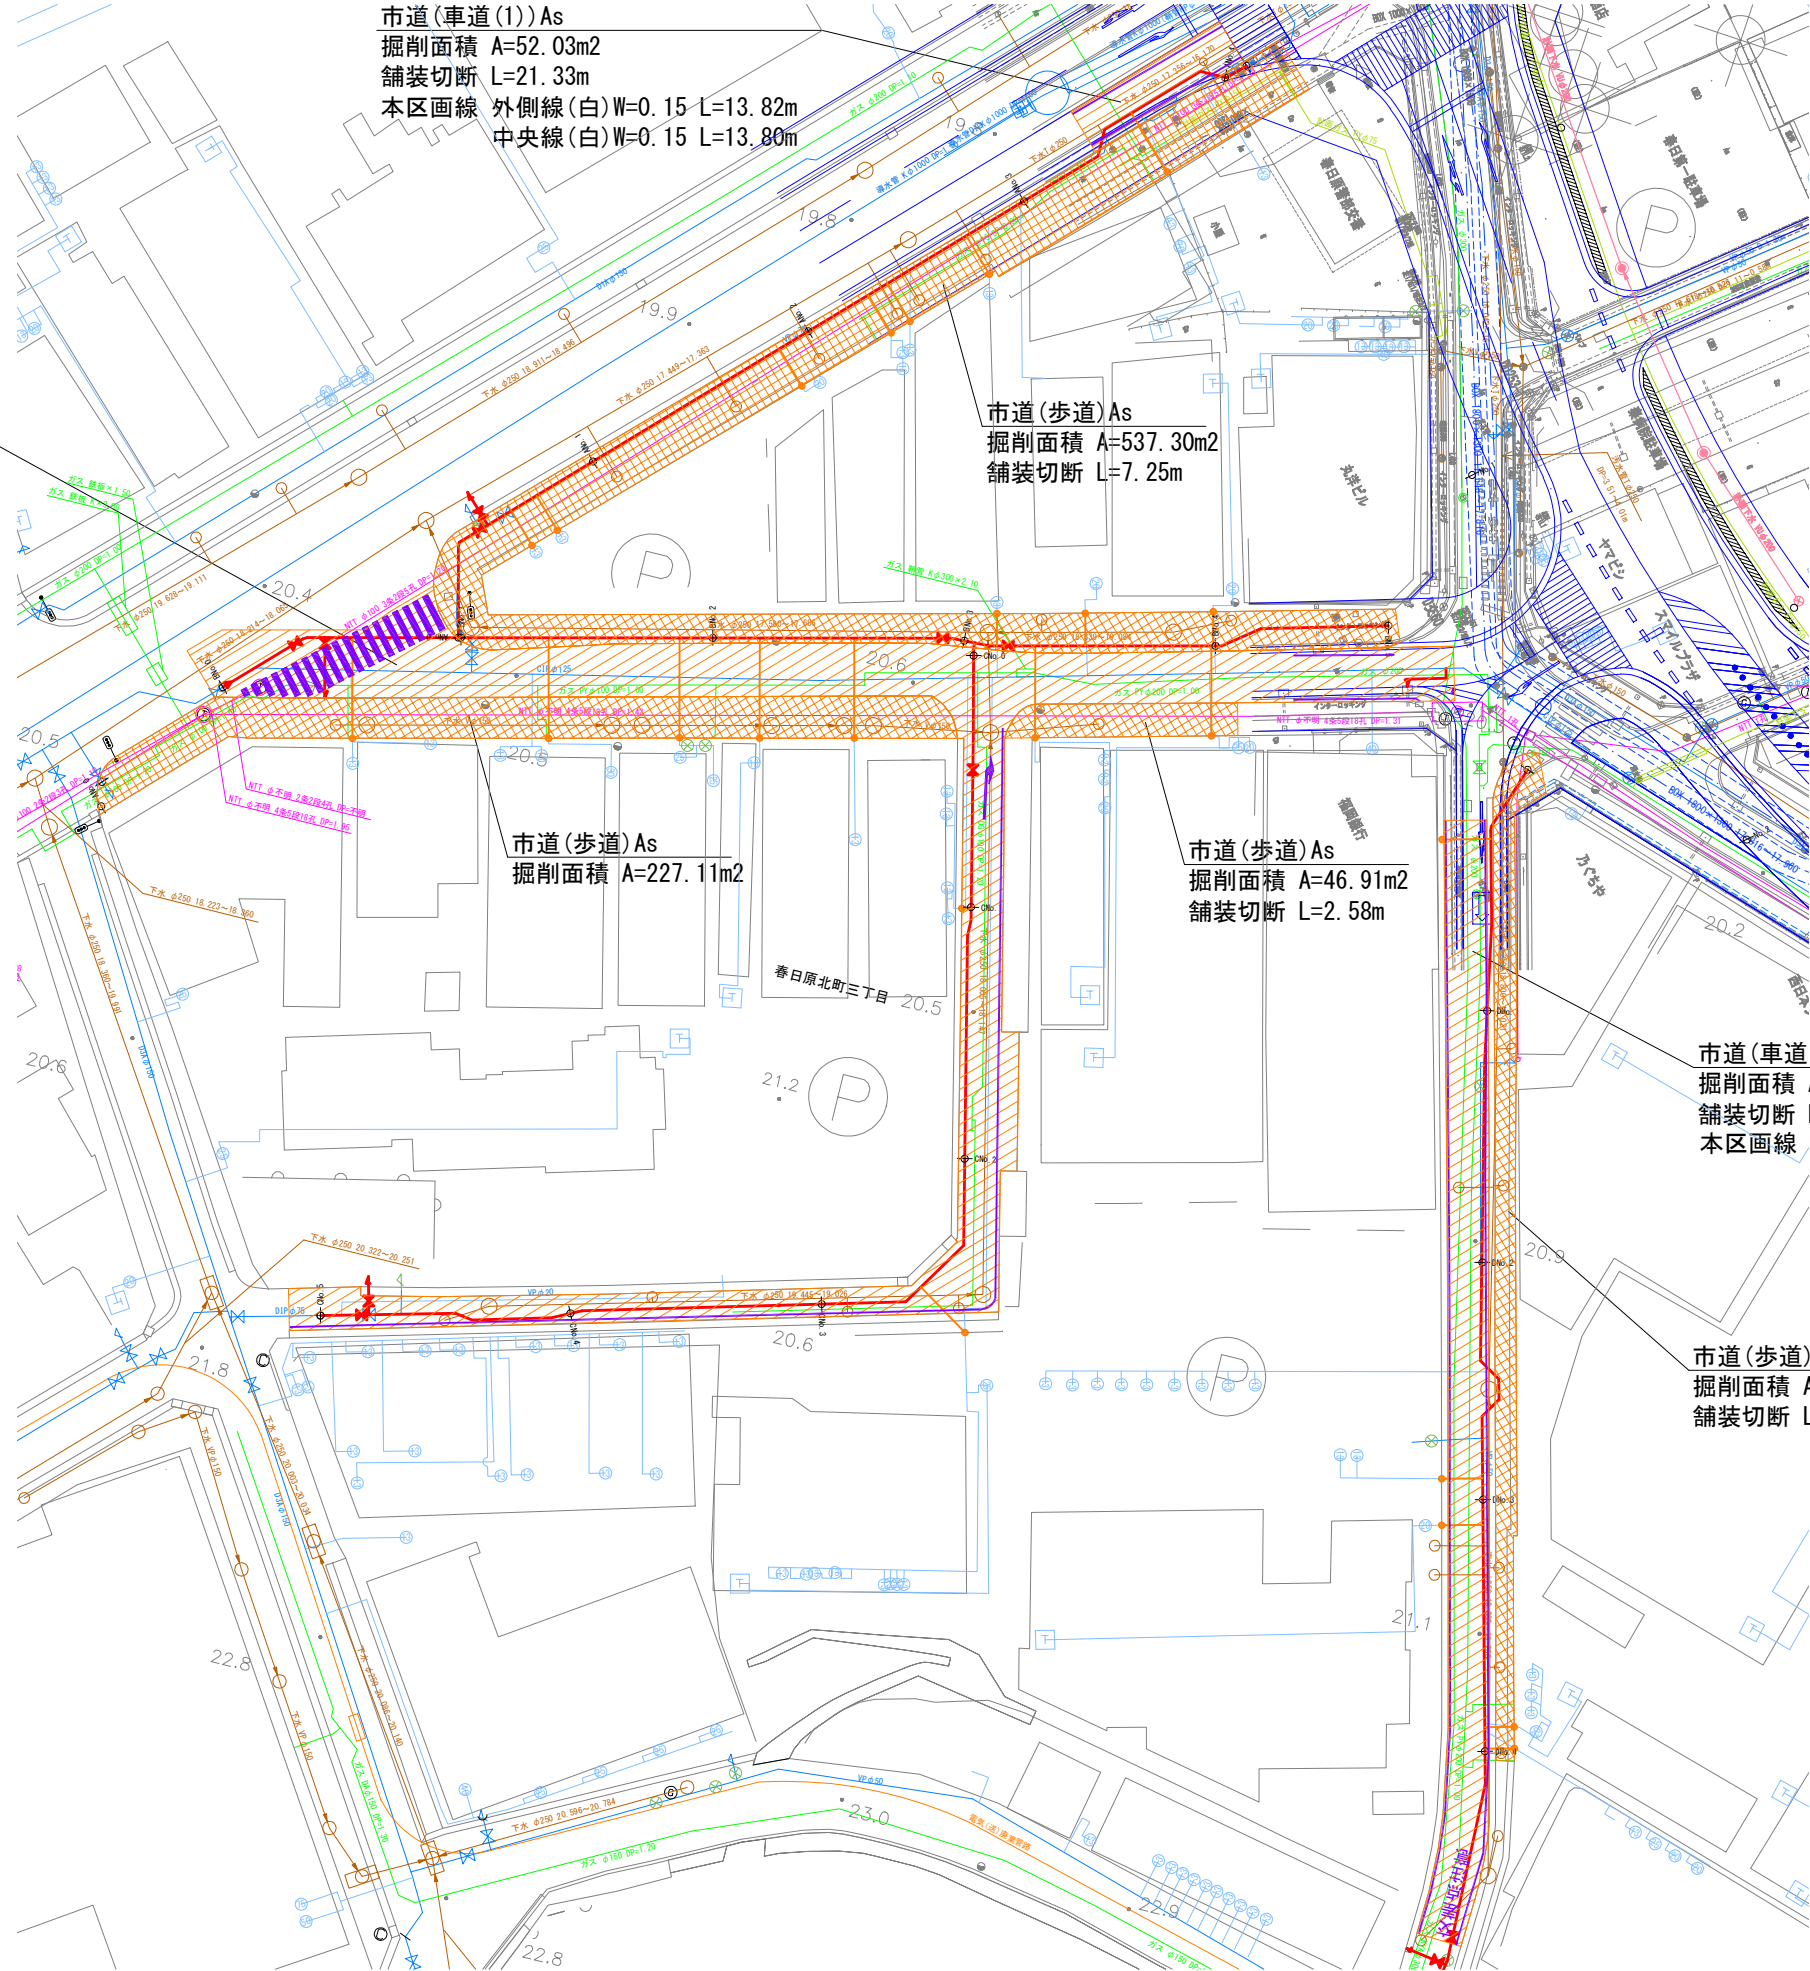市道(歩道)As
掘削面積 A=136.93m2
舗装切断 L=4.72m





設 計 図			
工 事 名	春日原北町3丁目配水管布設工事 (第1-4工区)		
図 面 名	本復旧平面図		
作成年月	令和 7 年 7 月		
縮 尺	1/300	図面番号	24 / 25
会 社 名			
事業者名	春日那珂川水道企業団 施設課		

凡 例

	ホ ー ル パ イ プ
	90° エ ル ボ
	45° エ ル ボ
	フレキシブル継手
	ソフトシール弁 フランジ 短管-2ヶ
分水チース φ○○×φ20, 25, 40	
L型止水栓 φ20, 25, 40	
	

仮設詳細図

S=Free

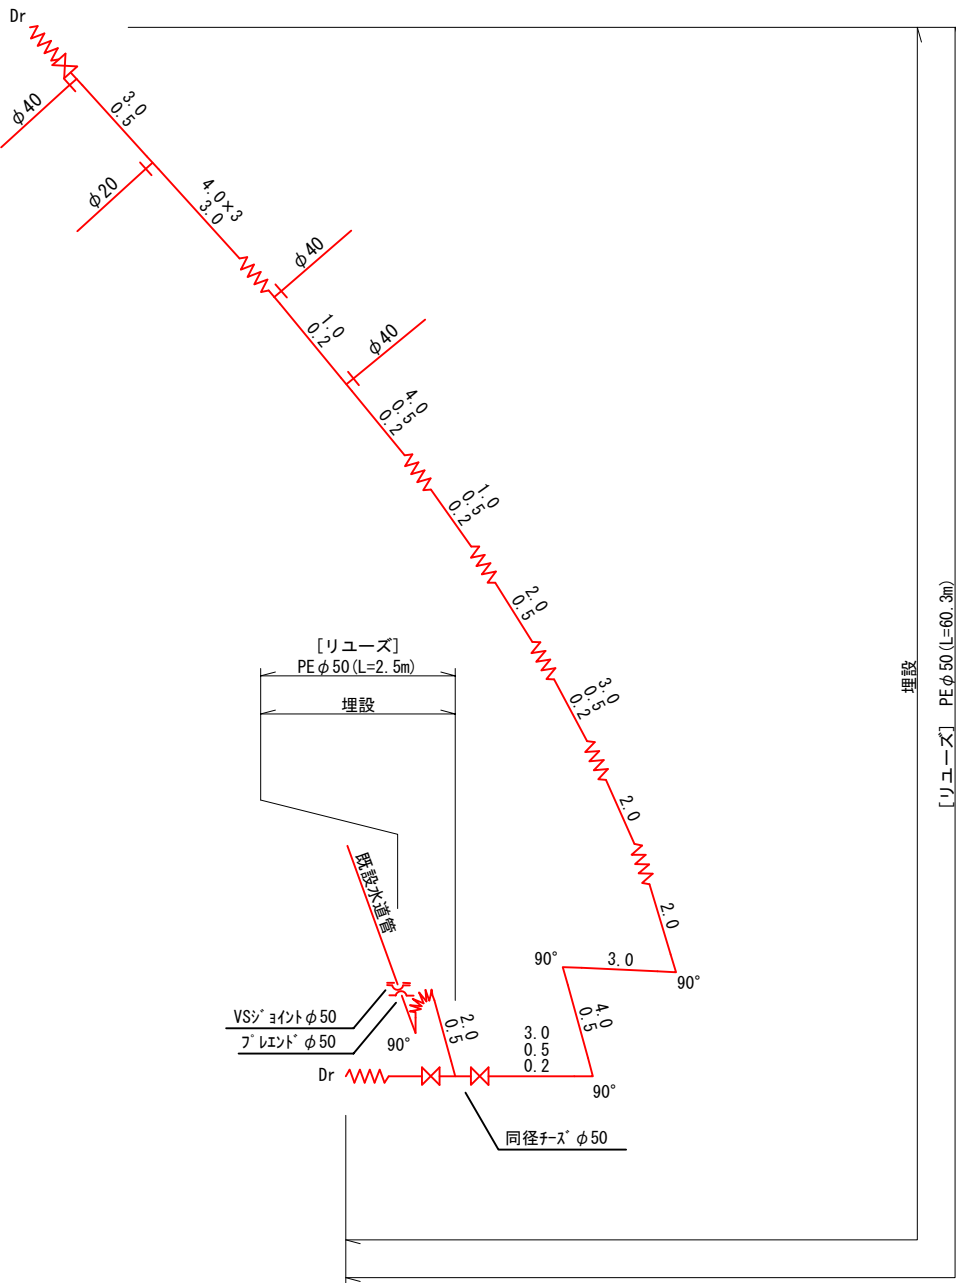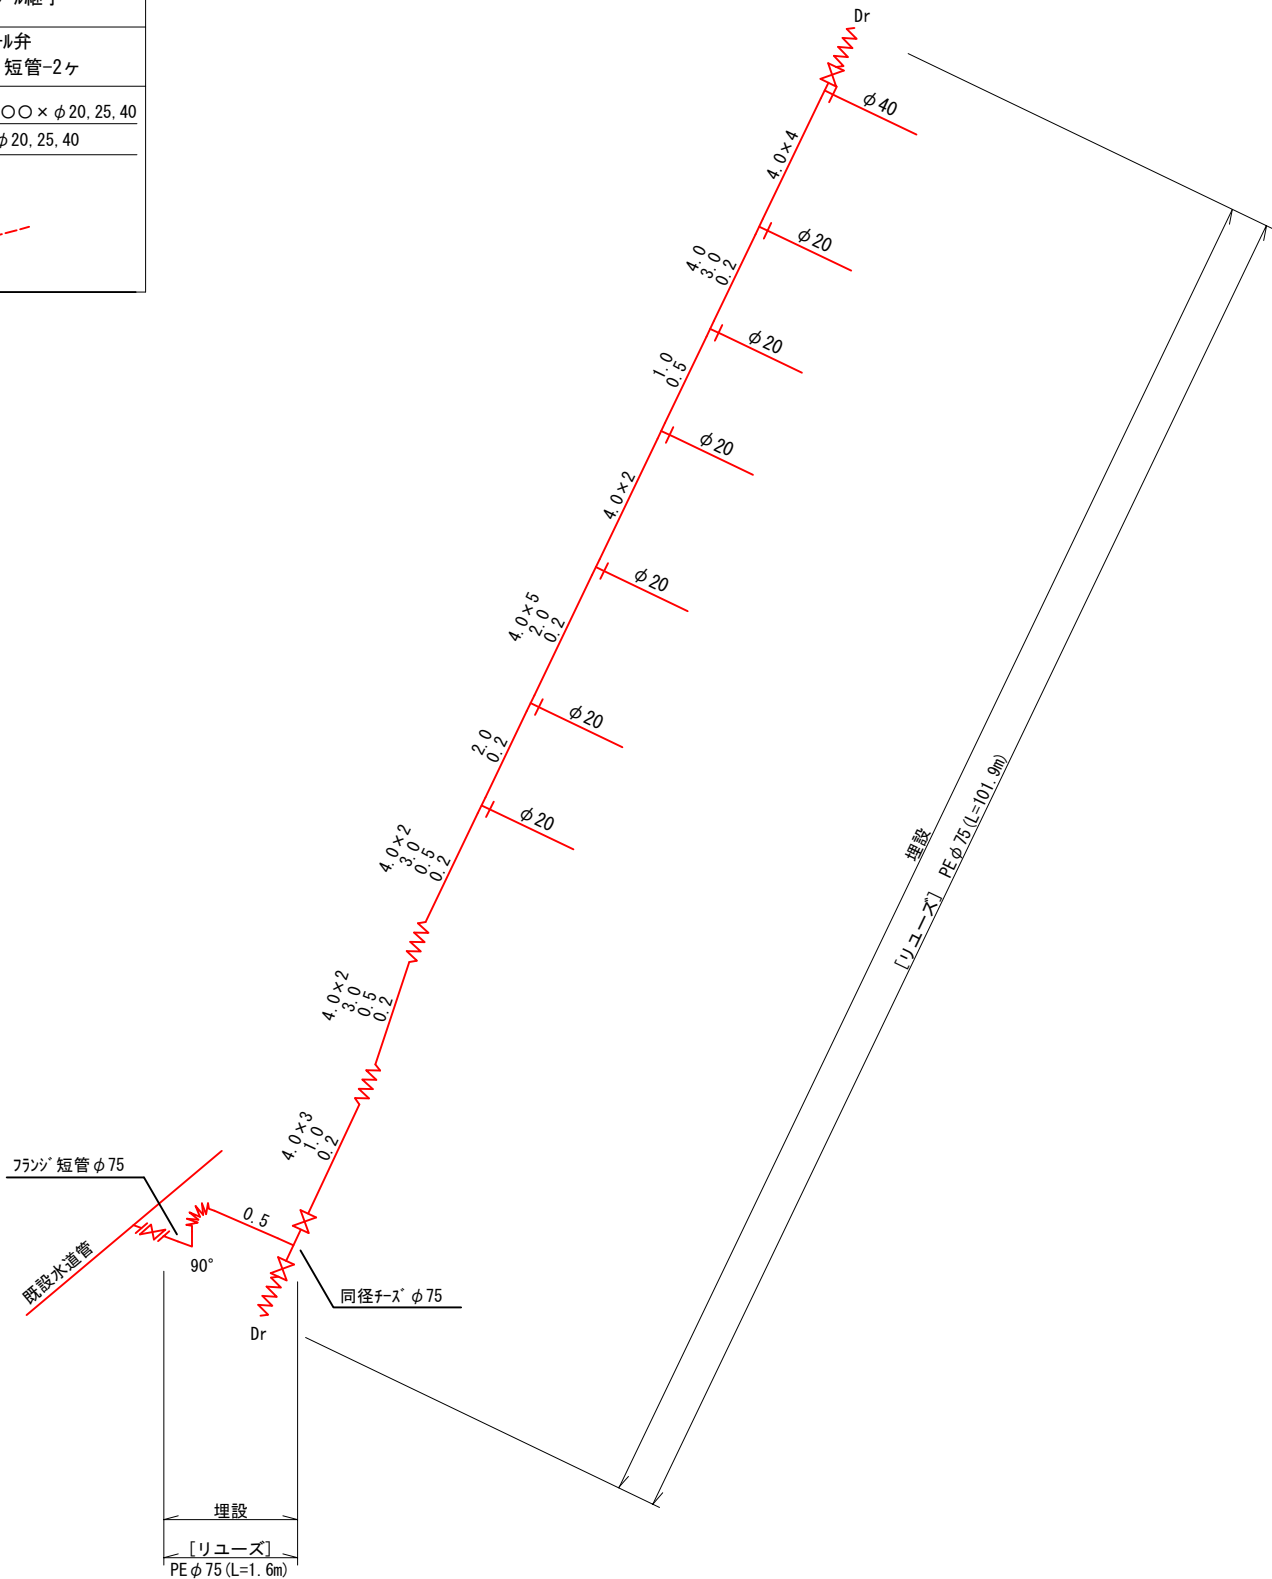

設 計 図			
工 事 名	春日原北町3丁目配水管布設替工事（第1-4工区）		
図 面 名	仮設詳細図		
作成年月	令和 7 年 7 月		
縮 尺	S=Free	図面番号	25 / 25
会 社 名			
事業者名	春日那珂川水道企業団 施設課		