

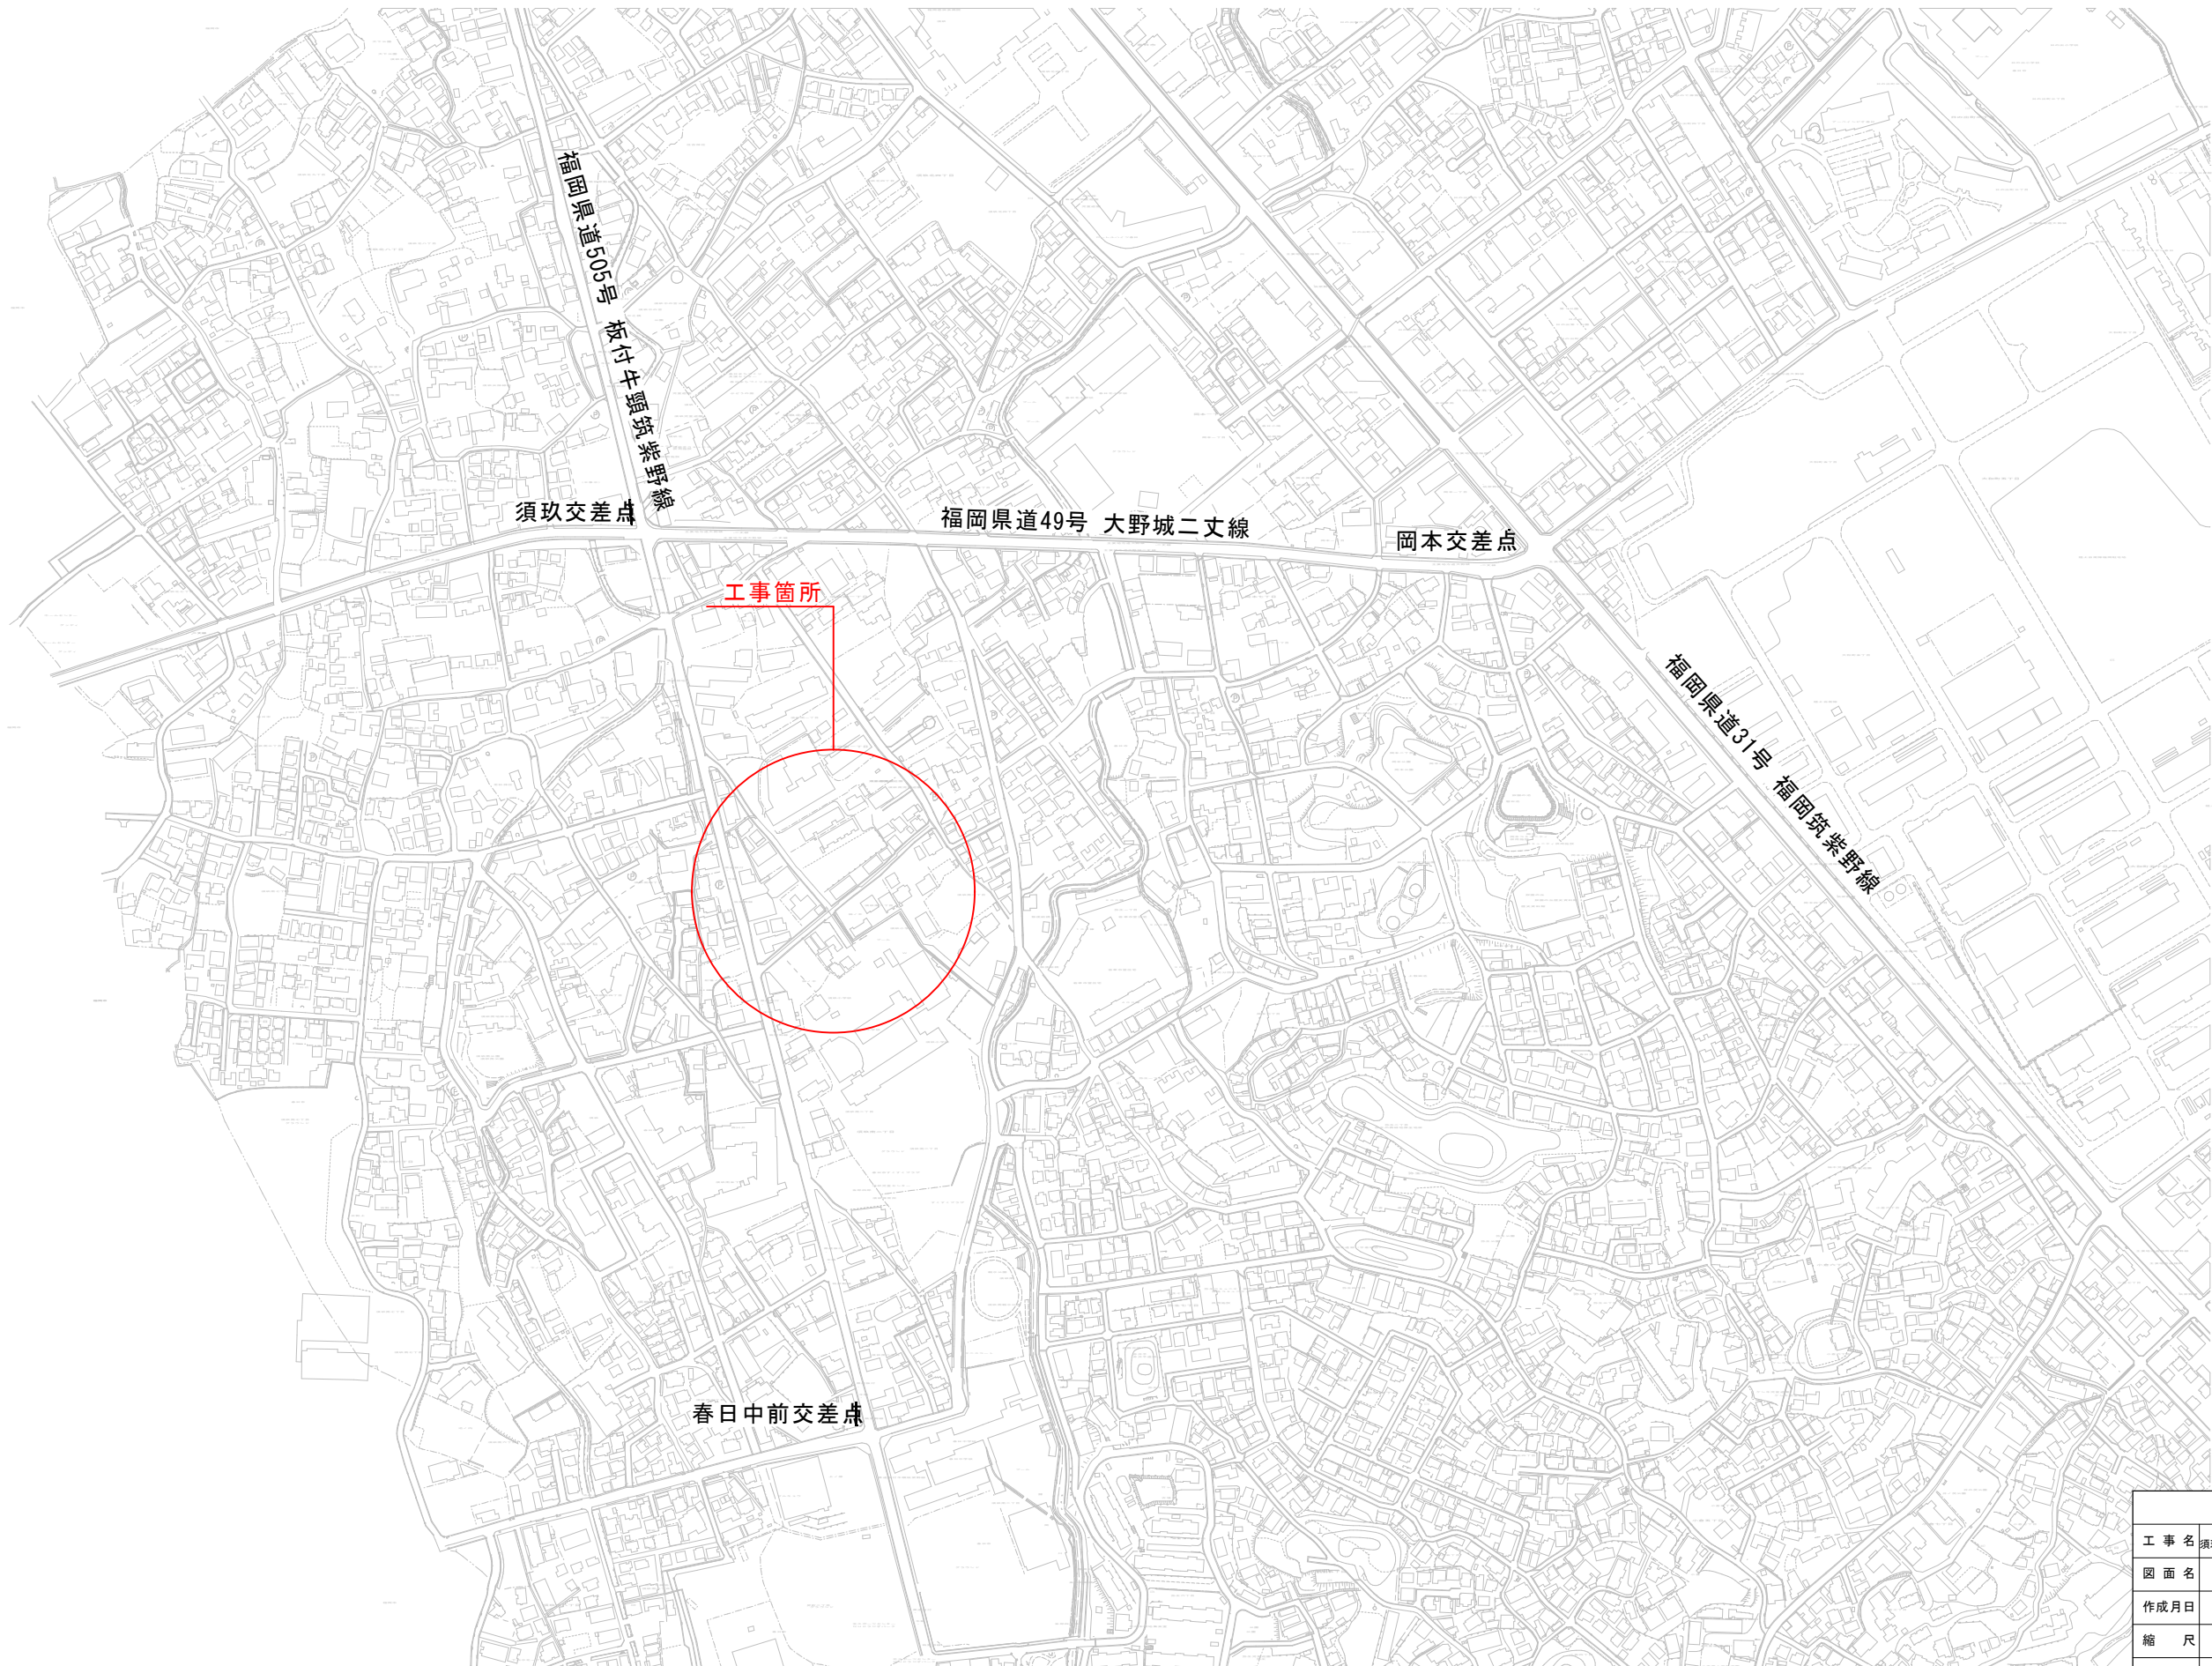


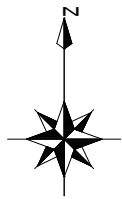

設 計 図			
工 事 名	須玖南1・2丁目配水管布設替工事及び消火栓移設工事		
図 面 名	位 置 図		
作成月日	令和 8 年 6 月		
縮 尺	1/2500 (A1版) 1/5000 (A3版)	図面番号	1 / 17
会 社 名			
事業者名	春日那珂川水道企業団 施設課		


仮設配水管・給水管平面図 S=1/300 (A1版)
S=1/600 (A3版)

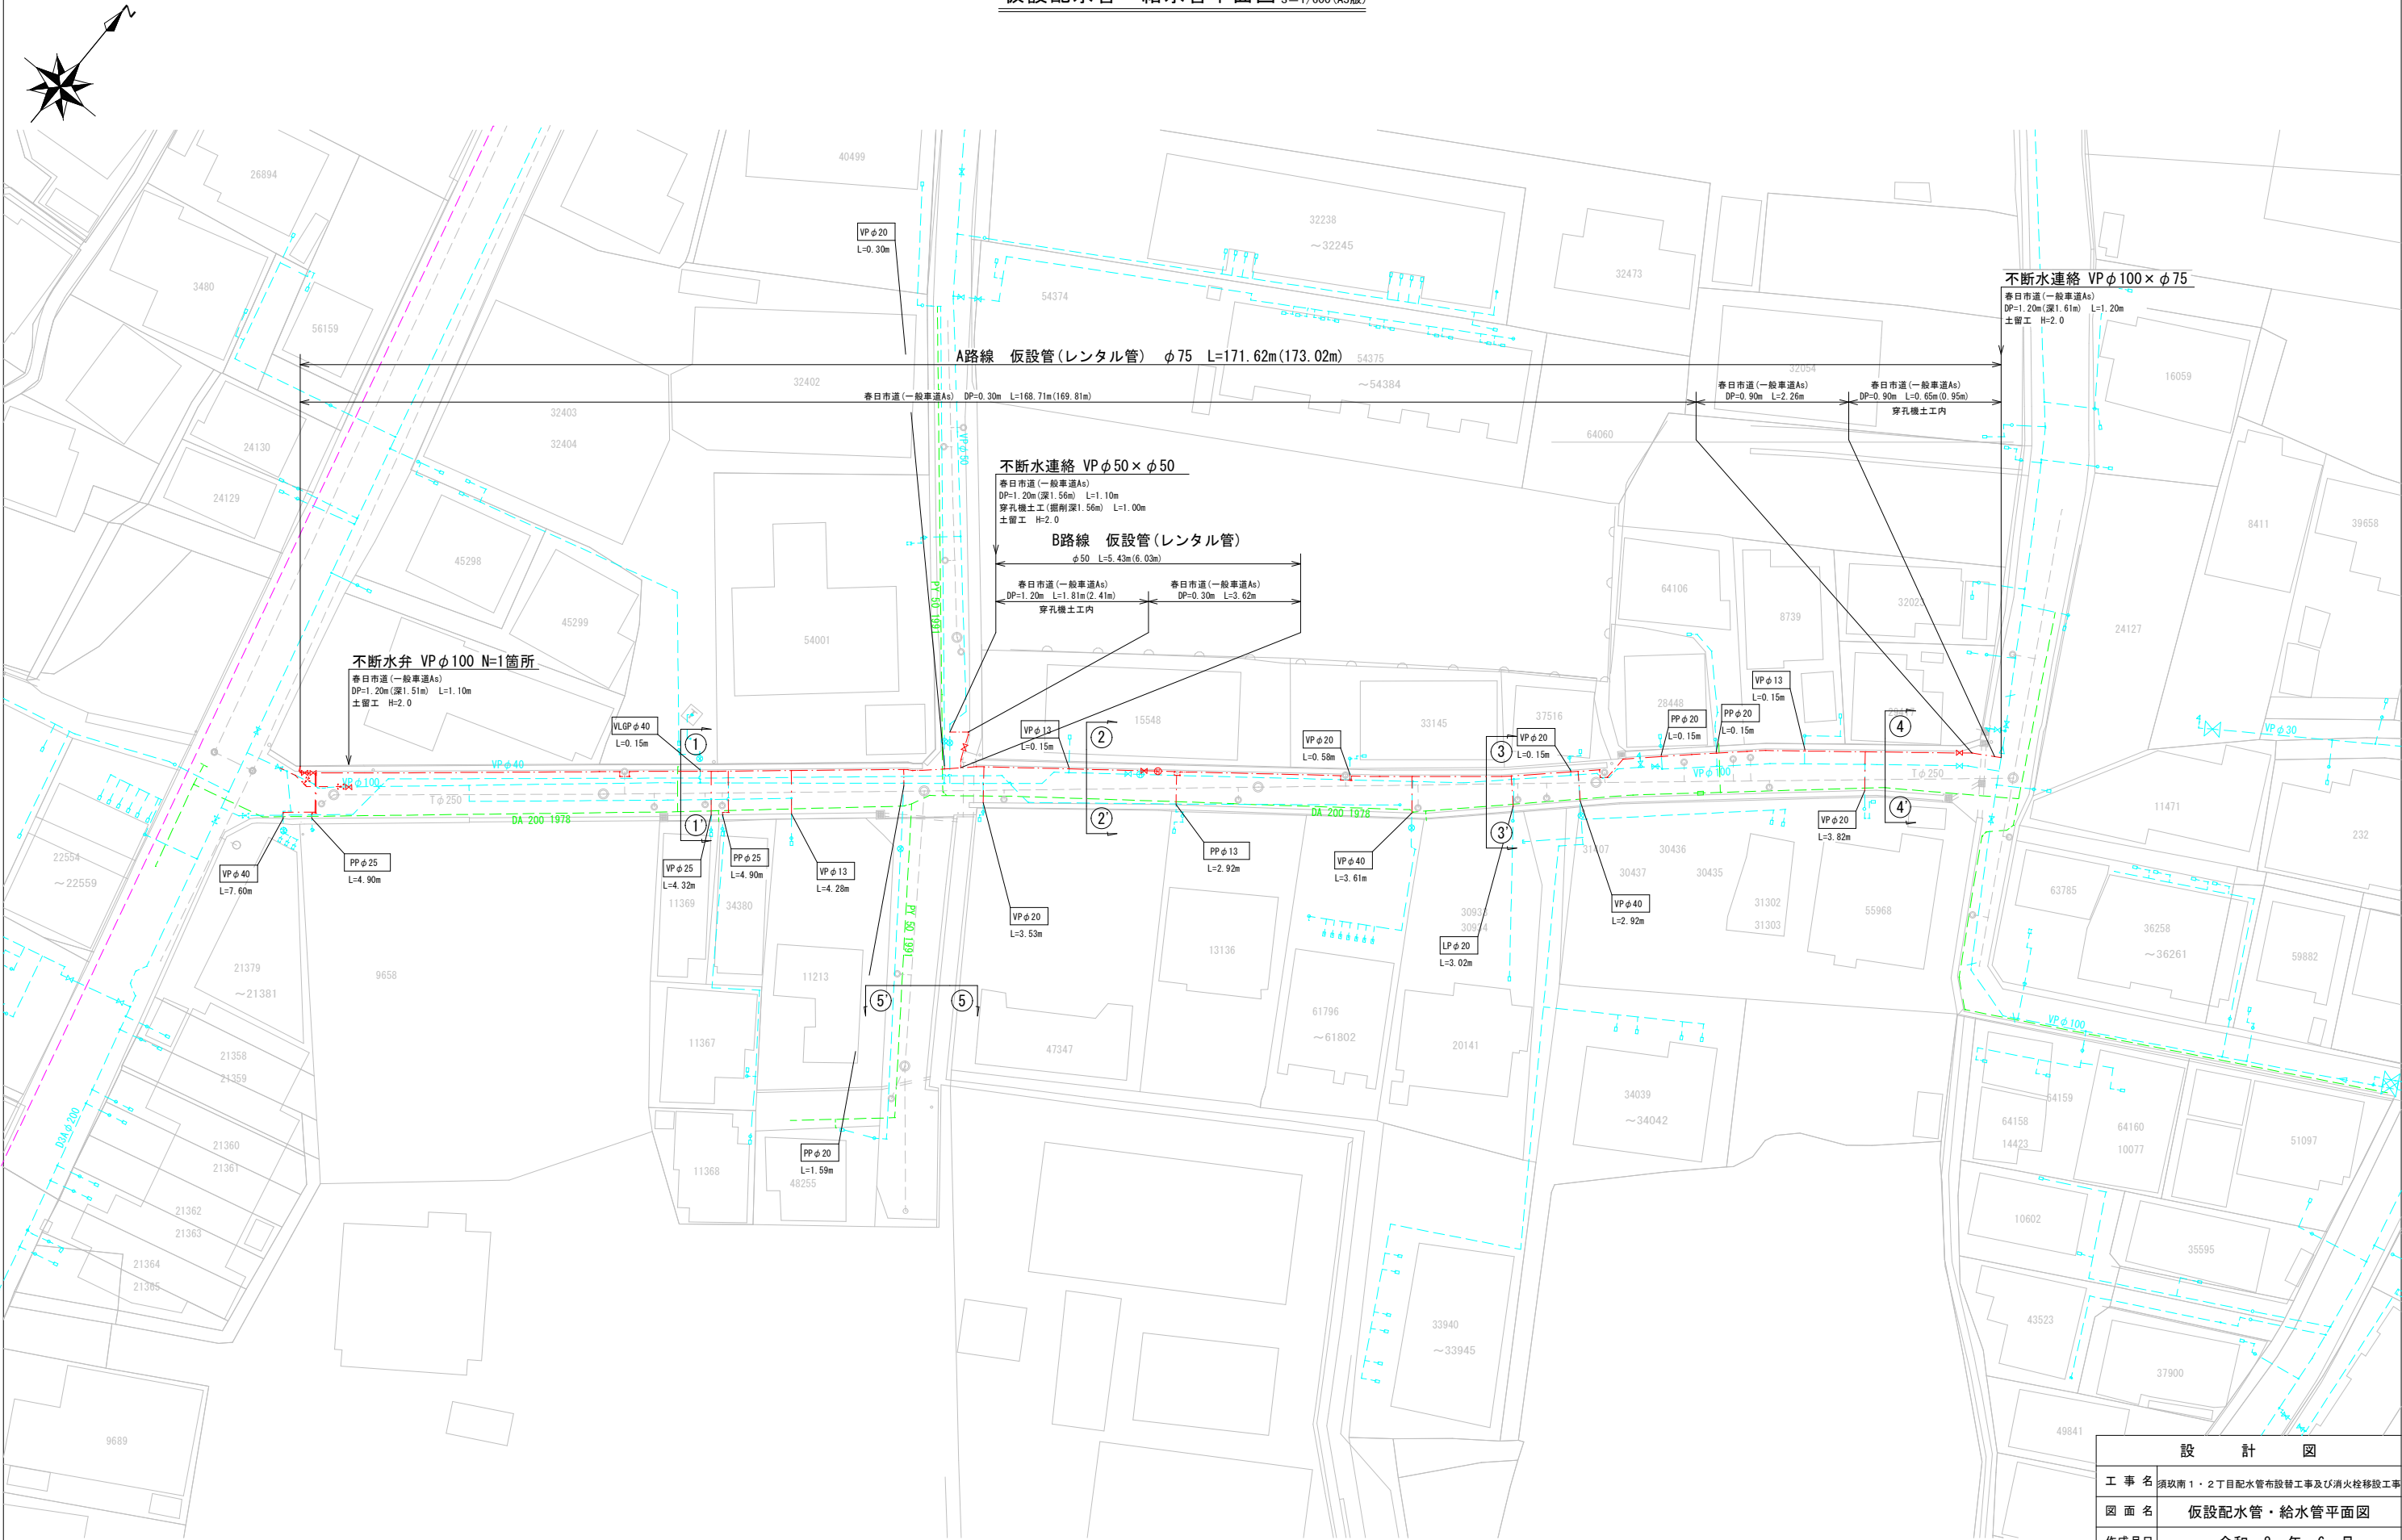

設 計 図			
工 事 名	須玖南1・2丁目配水管布設替工事及び消火栓移設工事		
図 面 名	仮設配水管・給水管平面図		
作成月日	令和 8 年 6 月		
縮 尺	1/300 (A1版) 1/600 (A3版)	図面番号	2 / 17
会 社 名			
事業者名	春日那珂川水道企業団 施設課		

仮設配水管横断図

S=1/100 (A1版)
S=1/200 (A3版)

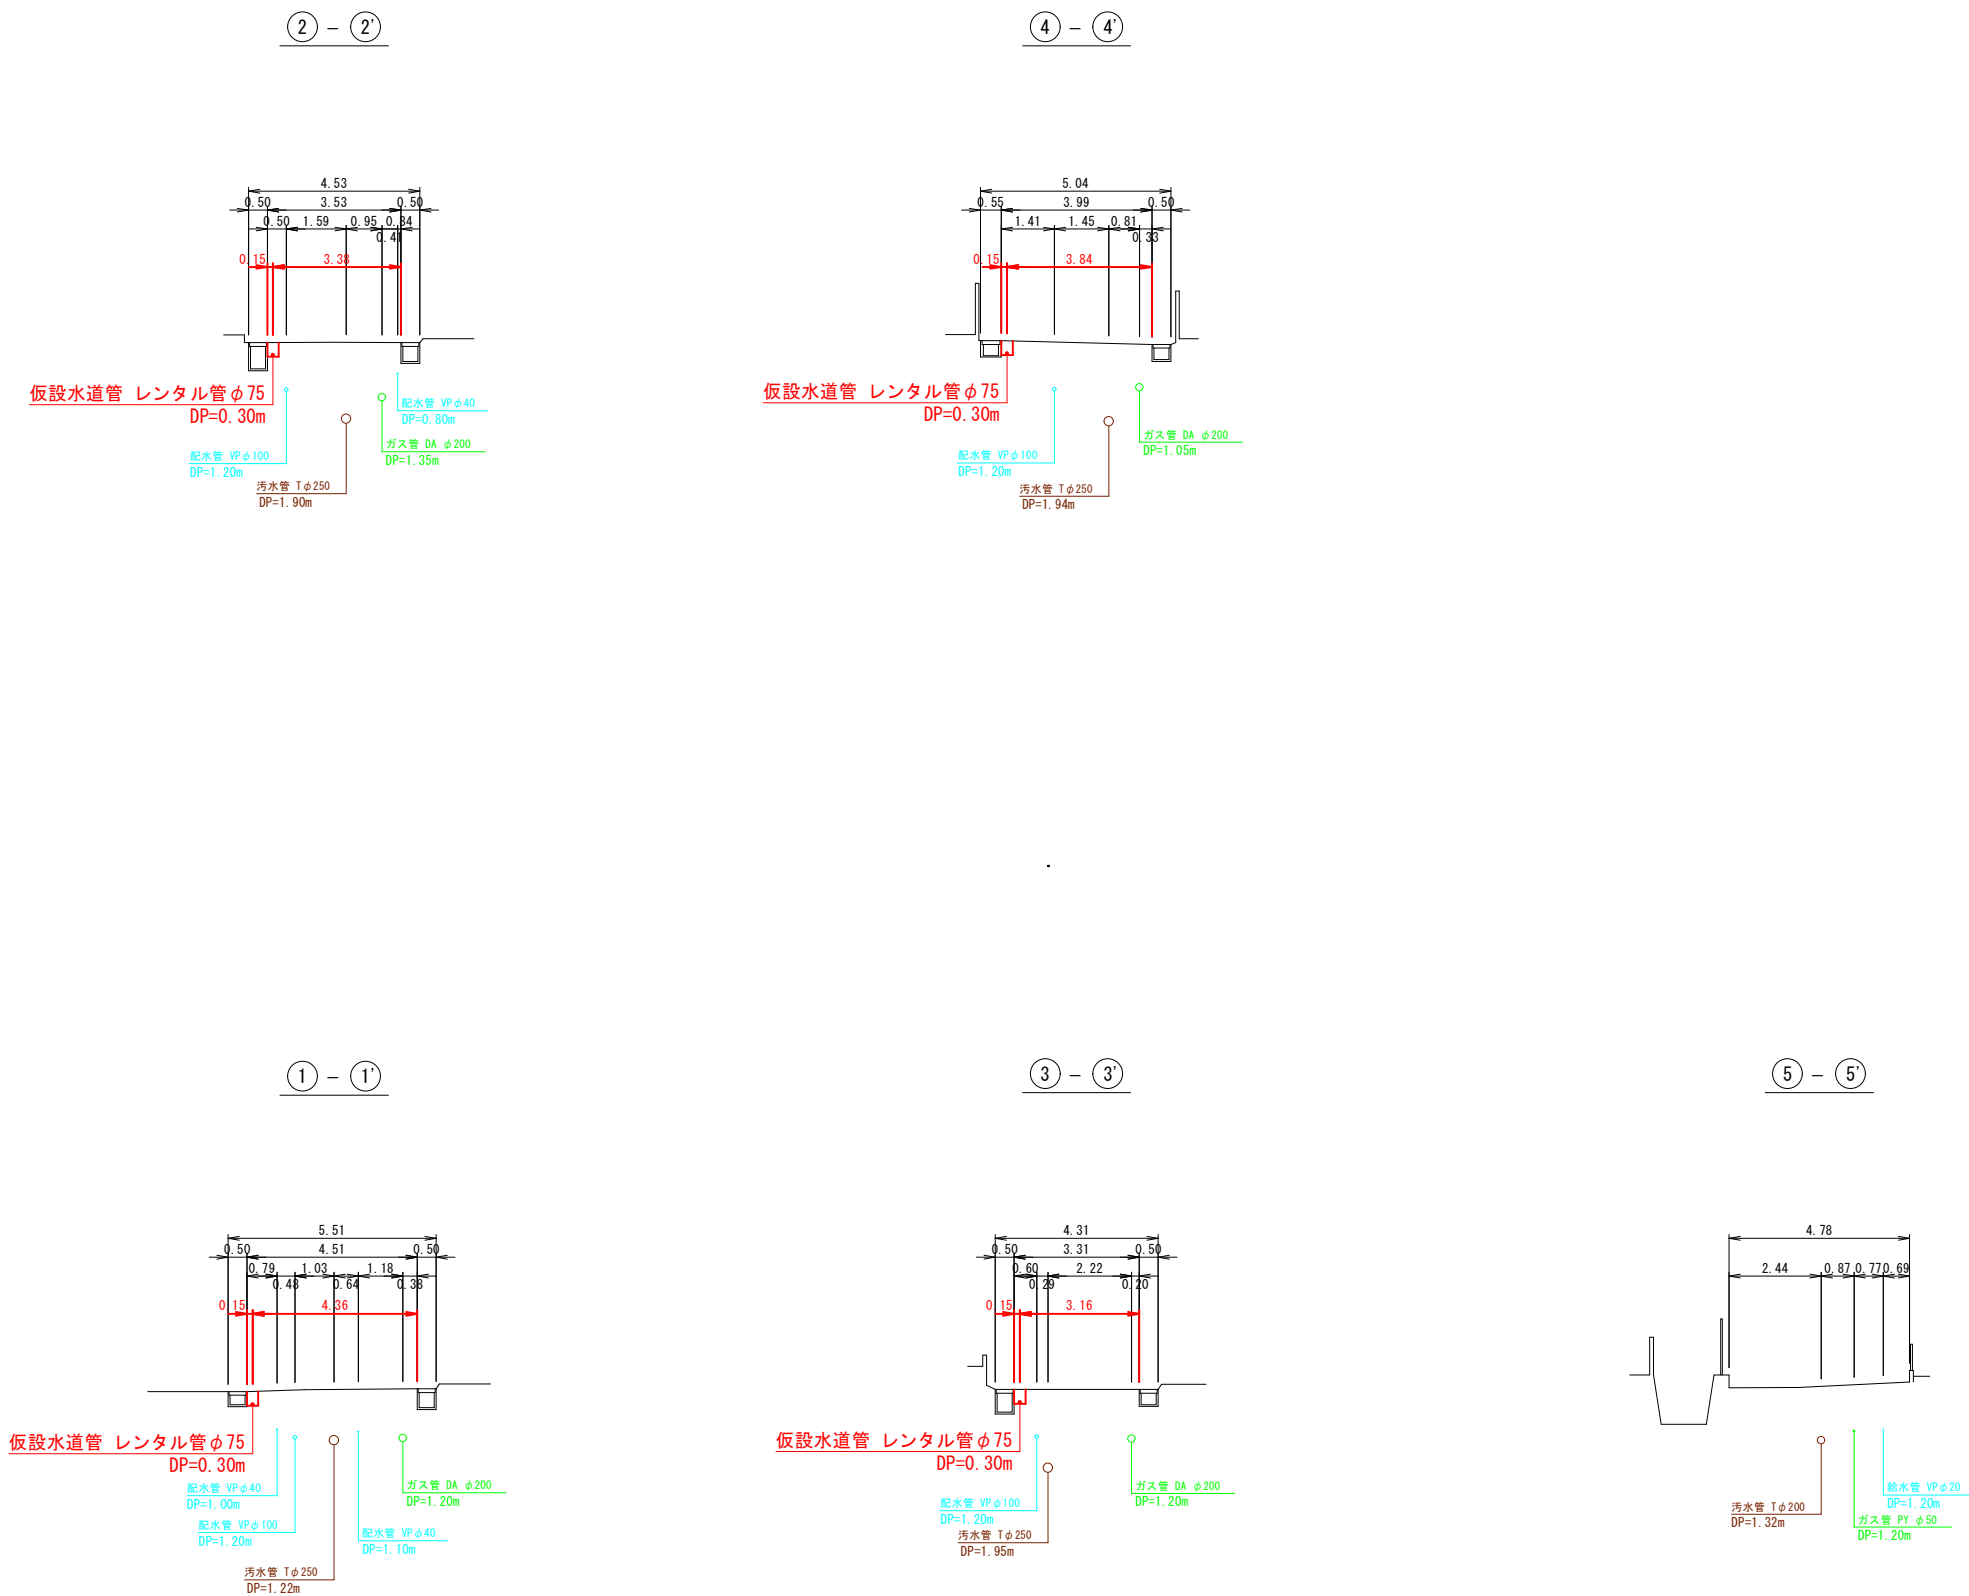


設 計 図			
工 事 名	須玖南 1・2 丁目配水管布設替工事及び消火栓移設工事		
図 面 名	仮設配水管横断図		
作成月日	令和 8 年 6 月		
縮 尺	1/100 (A1版) 1/200 (A3版)	図面番号	3 / 17
会 社 名			
事業者名	春日那珂川水道企業団 施設課		

仮設配水管・給水管掘削復旧断面図 S=free

仮設配水管


春日市道（一般車道As）

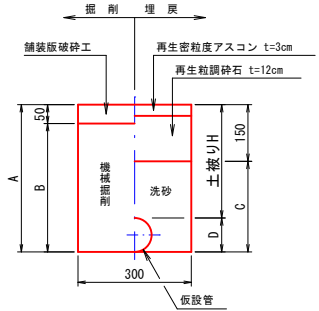

		1.0m当り		
名 称	口 径	仮設管 φ75	仮設管 φ75	仮設管 φ50
W (m)		0.30	0.30	0.30
土被りH (m)		0.30	0.90	0.30
D (m)		0.09	0.09	0.06
A (m)		0.39	0.99	0.36
B (m)		0.34	0.94	0.31
C (m)		0.24	0.84	0.21
舗装版破砕 (m2)		0.300	0.300	0.300
機械掘削 (m3)		0.102	0.282	0.093
埋戻(洗砂) (m3)		0.066	0.246	0.063
残土処理 (m3)		0.102	0.282	0.093
舗装殺処理 (m3)		0.015	0.015	0.015
管体積 (m3)		0.006	0.006	—

仮設給水管


春日市道（一般車道As）

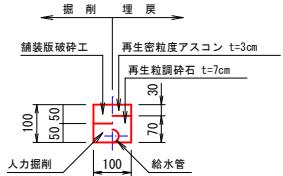

		1.0m当り	
名 称	口 径	φ50以下	
舗装版破砕 (m2)		0.100	
人力掘削 (m3)		0.005	
残土処理 (m3)		0.005	
舗装殺処理 (m3)		0.005	
管体積 (m3)		—	

既設給水管連絡部


春日市道（一般車道As）

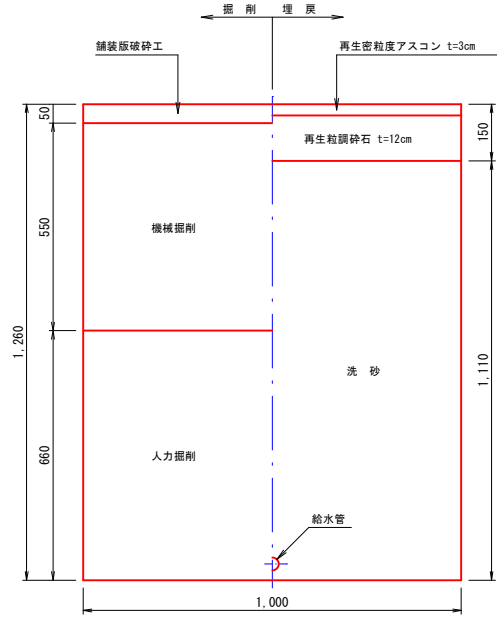


		1.0m当り	
名 称	口 径	φ50以下	
土被り (m)		1.20	
舗装版破砕 (m2)		1.000	
機械掘削 (m3)		0.550	
人力掘削 (m3)		0.660	
埋戻(洗砂) (m3)		1.110	
残土処理(機械) (m3)		0.550	
残土処理(人力) (m3)		0.660	
舗装殺処理 (m3)		0.050	
管体積 (m3)		—	

仮設配水管連絡部

春日市道（一般車道As）

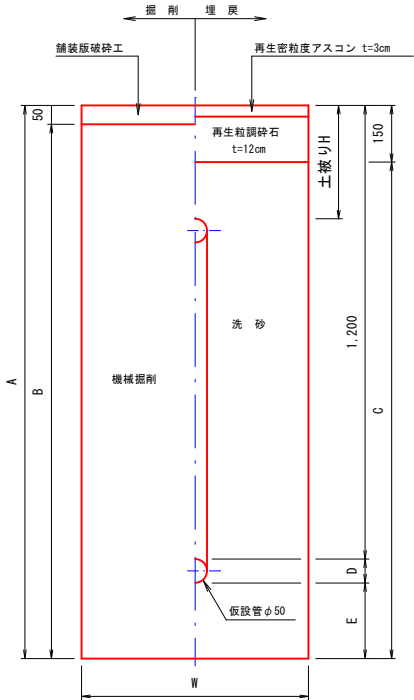


		1.0m当り	
名 称	口 径	穿孔機部 φ50	
W (m)		0.90	
土被りH (m)		0.30	
D (m)		0.06	
A (m)		1.56	
B (m)		1.51	
C (m)		1.41	
E (m)		0.30	
舗装版破砕 (m2)		0.900	
機械掘削 (m3)		1.359	
埋戻(洗砂) (m3)		1.269	
残土処理 (m3)		1.359	
舗装殺処理 (m3)		0.045	
管体積 (m3)		—	
矢板長 (m)		2.0	
支保工 (段)		1	

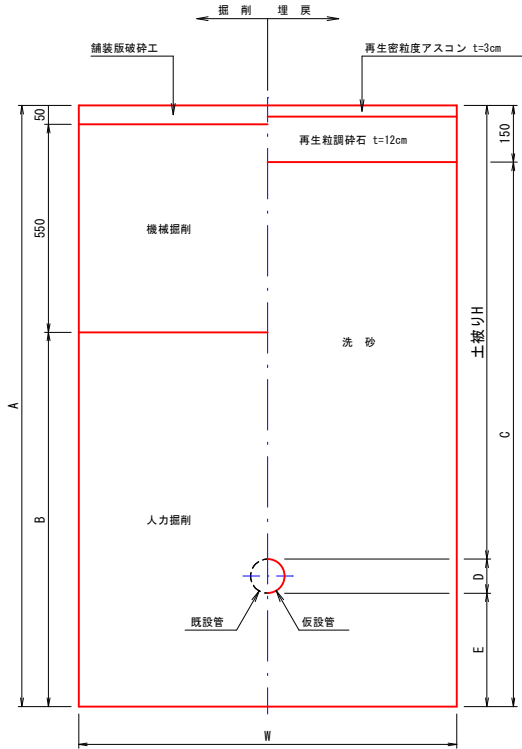

		1.0m当り		
名 称	口 径	VP不排水 φ100×φ75	VP不排水弁 φ100	VP不排水 φ50×φ50
W (m)		1.30	1.50	1.10
土被りH (m)		1.20	1.20	1.20
D (m)		0.11	0.11	0.06
A (m)		1.61	1.51	1.56
B (m)		1.01	0.91	0.96
C (m)		1.46	1.36	1.41
E (m)		0.30	0.20	0.30
舗装版破砕 (m2)		1.300	1.500	1.100
機械掘削 (m3)		0.715	0.825	0.605
人力掘削 (m3)		1.304	1.356	1.056
埋戻(洗砂) (m3)		1.889	2.031	1.551
残土処理(機械) (m3)		0.715	0.825	0.605
残土処理(人力) (m3)		1.304	1.356	1.056
舗装殺処理 (m3)		0.065	0.075	0.055
管体積 (m3)		0.009	0.009	—
矢板長 (m)		2.0	2.0	2.0
支保工 (段)		1	1	1

舗装復旧図


春日市道（一般車道As）

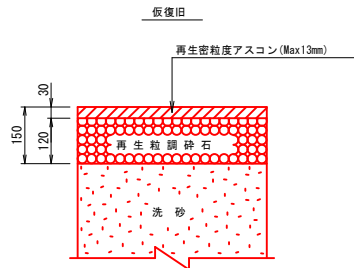

設 計 図	
工 事 名	須玖南1・2丁目配水管布設替工事及び消火栓移設工事
図 面 名	本設配水管平面図
作成月日	令和 8 年 6 月
縮 尺	S=Free 図面番号 4 / 17
会 社 名	
事業者名	春日那珂川水道企業団 施設課


仮設給水管標準図 S=Free

布 設 側

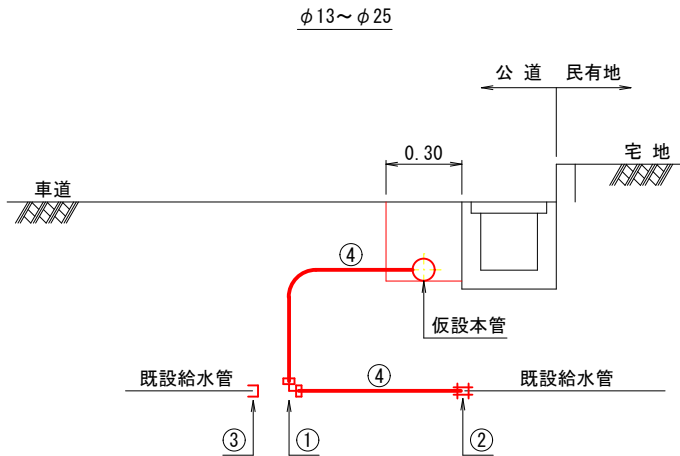


	材 料 名	φ13～φ25
①	コア内蔵型PP継手（エルボ）	1 ケ
②	MCスーパージョイント	1 ケ
③	PPパイプエンド（既設管PP時計上）	1 ケ
	HIキャップ（既設管VP時計上）	1 ケ
	GPキャップ（既設管GP時計上）	1 ケ
④	PP管（一種二層管）	m

反 布 設 側

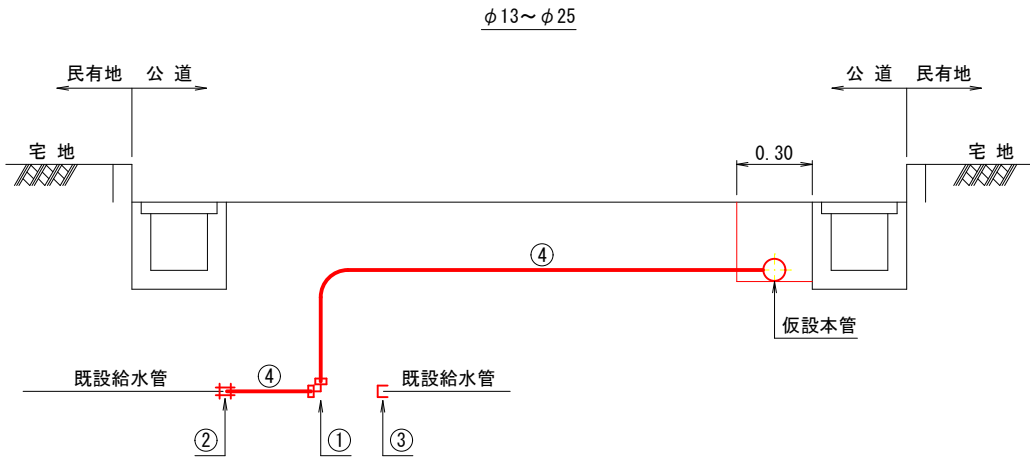


	材 料 名	φ13～φ25
①	コア内蔵型PP継手（エルボ）	1 ケ
②	MCスーパージョイント	1 ケ
③	PPパイプエンド（既設管PP時計上）	1 ケ
	HIキャップ（既設管VP時計上）	1 ケ
	GPキャップ（既設管GP時計上）	1 ケ
④	PP管（一種二層管）	m

布 設 側

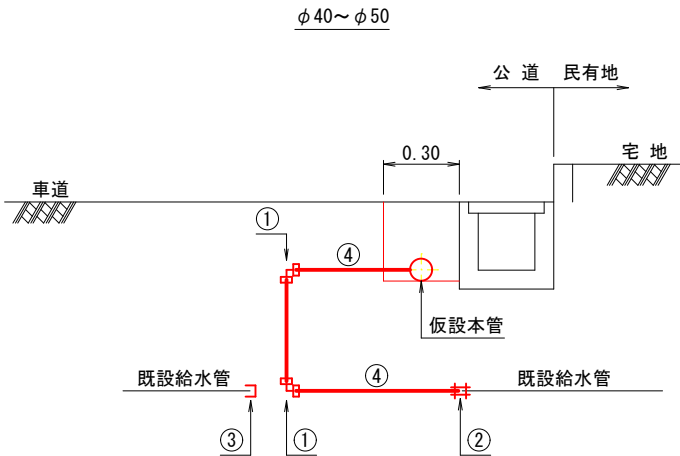

	材 料 名	φ40～φ50
①	コア内蔵型PP継手（エルボ）	2 ケ
②	MCスーパージョイント	1 ケ
③	PPパイプエンド（既設管PP時計上）	1 ケ
	HIキャップ（既設管VP時計上）	1 ケ
	GPキャップ（既設管GP時計上）	1 ケ
④	PP管（一種二層管）	m


反 布 設 側

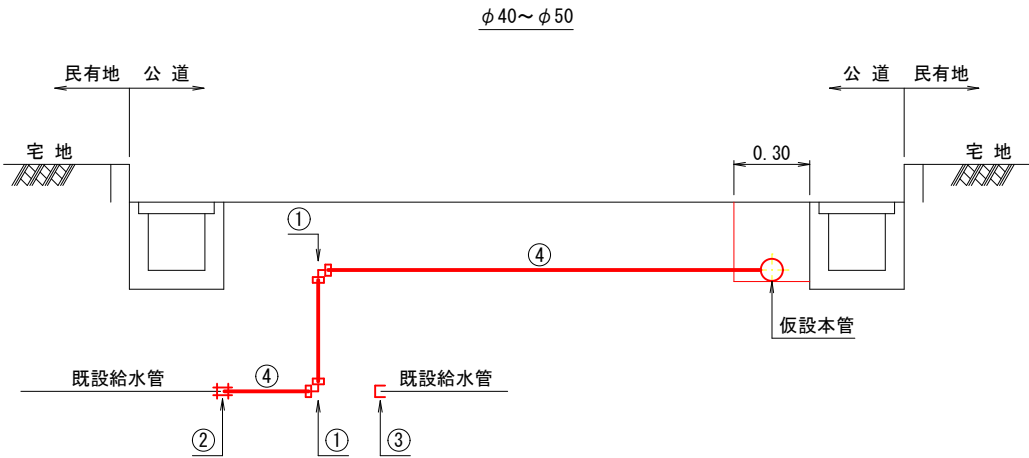

	材 料 名	φ40～φ50
①	コア内蔵型PP継手（エルボ）	2 ケ
②	MCスーパージョイント	1 ケ
③	PPパイプエンド（既設管PP時計上）	1 ケ
	HIキャップ（既設管VP時計上）	1 ケ
	GPキャップ（既設管GP時計上）	1 ケ
④	PP管（一種二層管）	m

レンタル管種による取出し形式


仮設管PEの場合

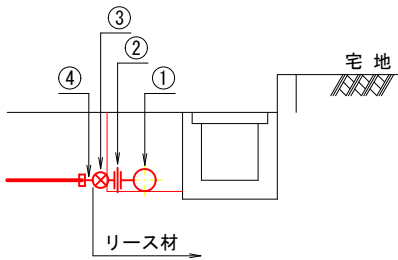

	材 料 名	数 量	摘 要
①	SUS分水チース	1 ケ	リース材
②	SUSニップル	1 ケ	リース材
③	仮設用ボールバルブ	1 ケ	リース材
④	コア内蔵型PP継手（鋼管用オス）	1 ケ	


仮設管SUSの場合

φ13～φ25

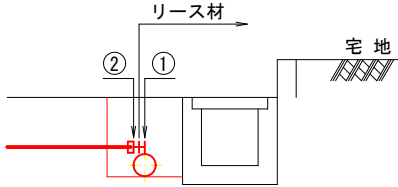

	材 料 名	数 量	摘 要
①	取出短管	1 ケ	リース材
②	コア内蔵型PP継手（鋼管用メス）（φ20、φ25）	1 ケ	
	コア内蔵型PP継手（メス用ソケット）（φ20×φ13）	1 ケ	

φ40～φ50

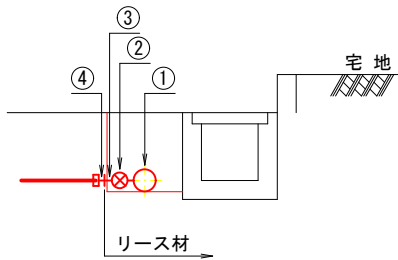


	材 料 名	数 量	摘 要
①	チース	1 ケ	リース材
②	仮設用ボールバルブ	1 ケ	リース材
③	接続短管（ネジ）（φ50）	1 ケ	リース材
	接続短管（おねじ）（φ50×φ40）	1 ケ	リース材
④	コア内蔵型PP継手（鋼管用メス）	1 ケ	

設 計 図

工事名	須玖南1・2丁目配水管布設工事及び消火栓移設工事		
図面名	仮設給水管標準図		
作成月日	令和 8 年 6 月		
縮尺	S=Free	図面番号	5 / 17
会社名			
事業者名	春日那珂川水道企業団 施設課		


本設配水管平面図 S=1/300 (A1版)
S=1/600 (A3版)

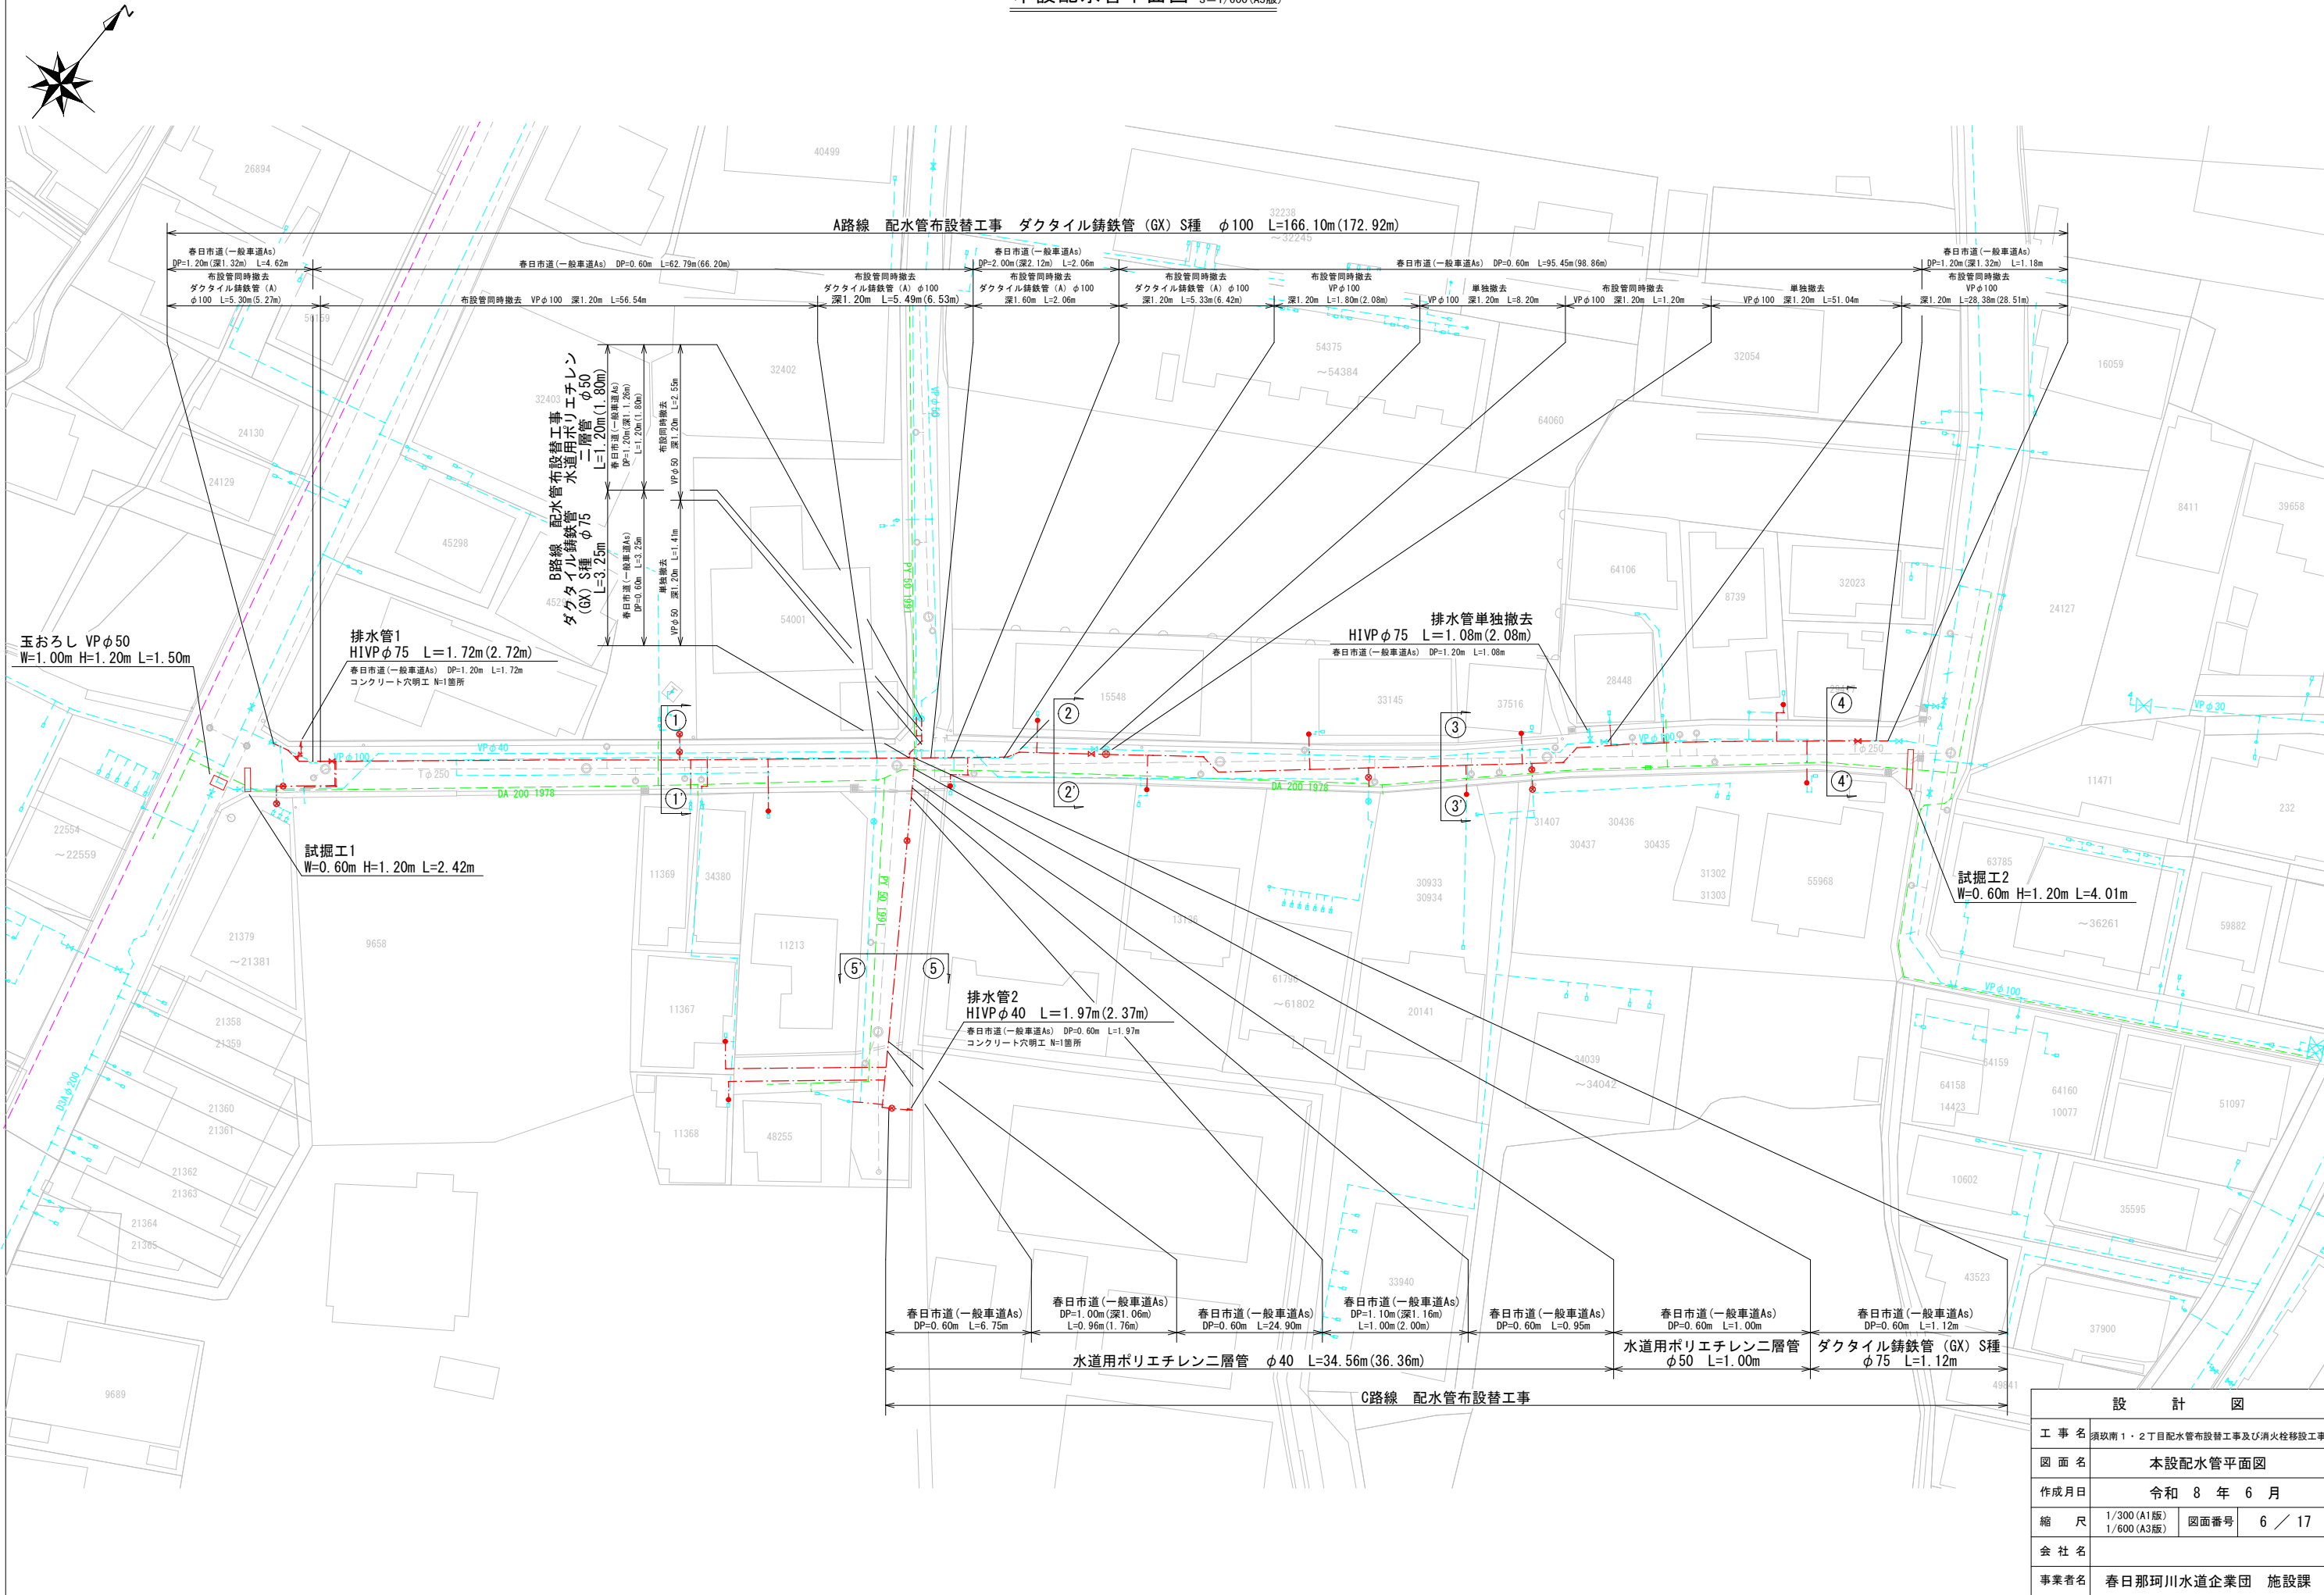

設 計 図			
工 事 名	須玖南1・2丁目配水管布設替工事及び消火栓移設工事		
図 面 名	本設配水管平面図		
作成月日	令和 8 年 6 月		
縮 尺	1/300 (A1版) 1/600 (A3版)	図面番号	6 / 17
会 社 名			
事業者名	春日那珂川水道企業団 施設課		

本設配水管管割詳細図(1) S=Free


A路線 配水管布設替工事 ダクティル鑄鉄管 (GX) S種 φ100 L=166.10m(172.92m)

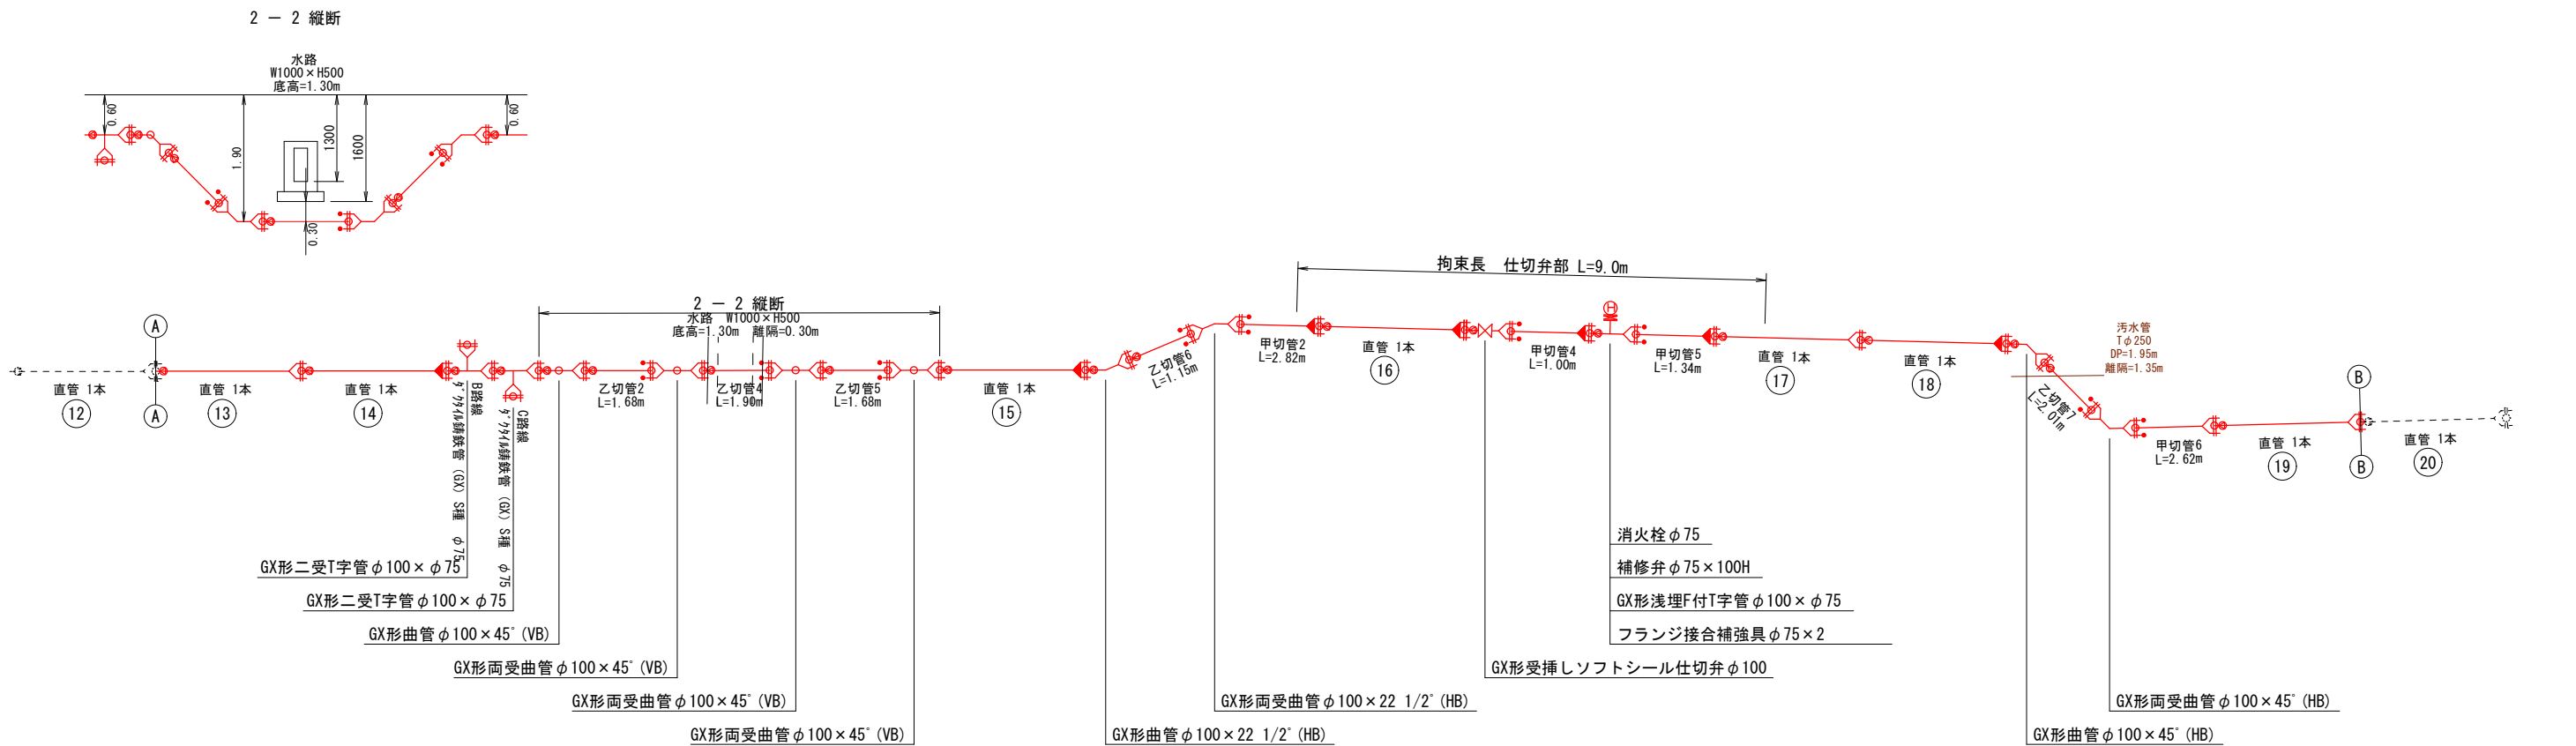

凡 例

	GX形継手
	ライナ
	挿し口突部
	G-Link

名 称	口径	数量	下側	上側
GX形ライナ	φ100	10組	3	7
GX形G-Link	φ100	16組	6	9
GX形異形管接合材	φ100	11組	4	8

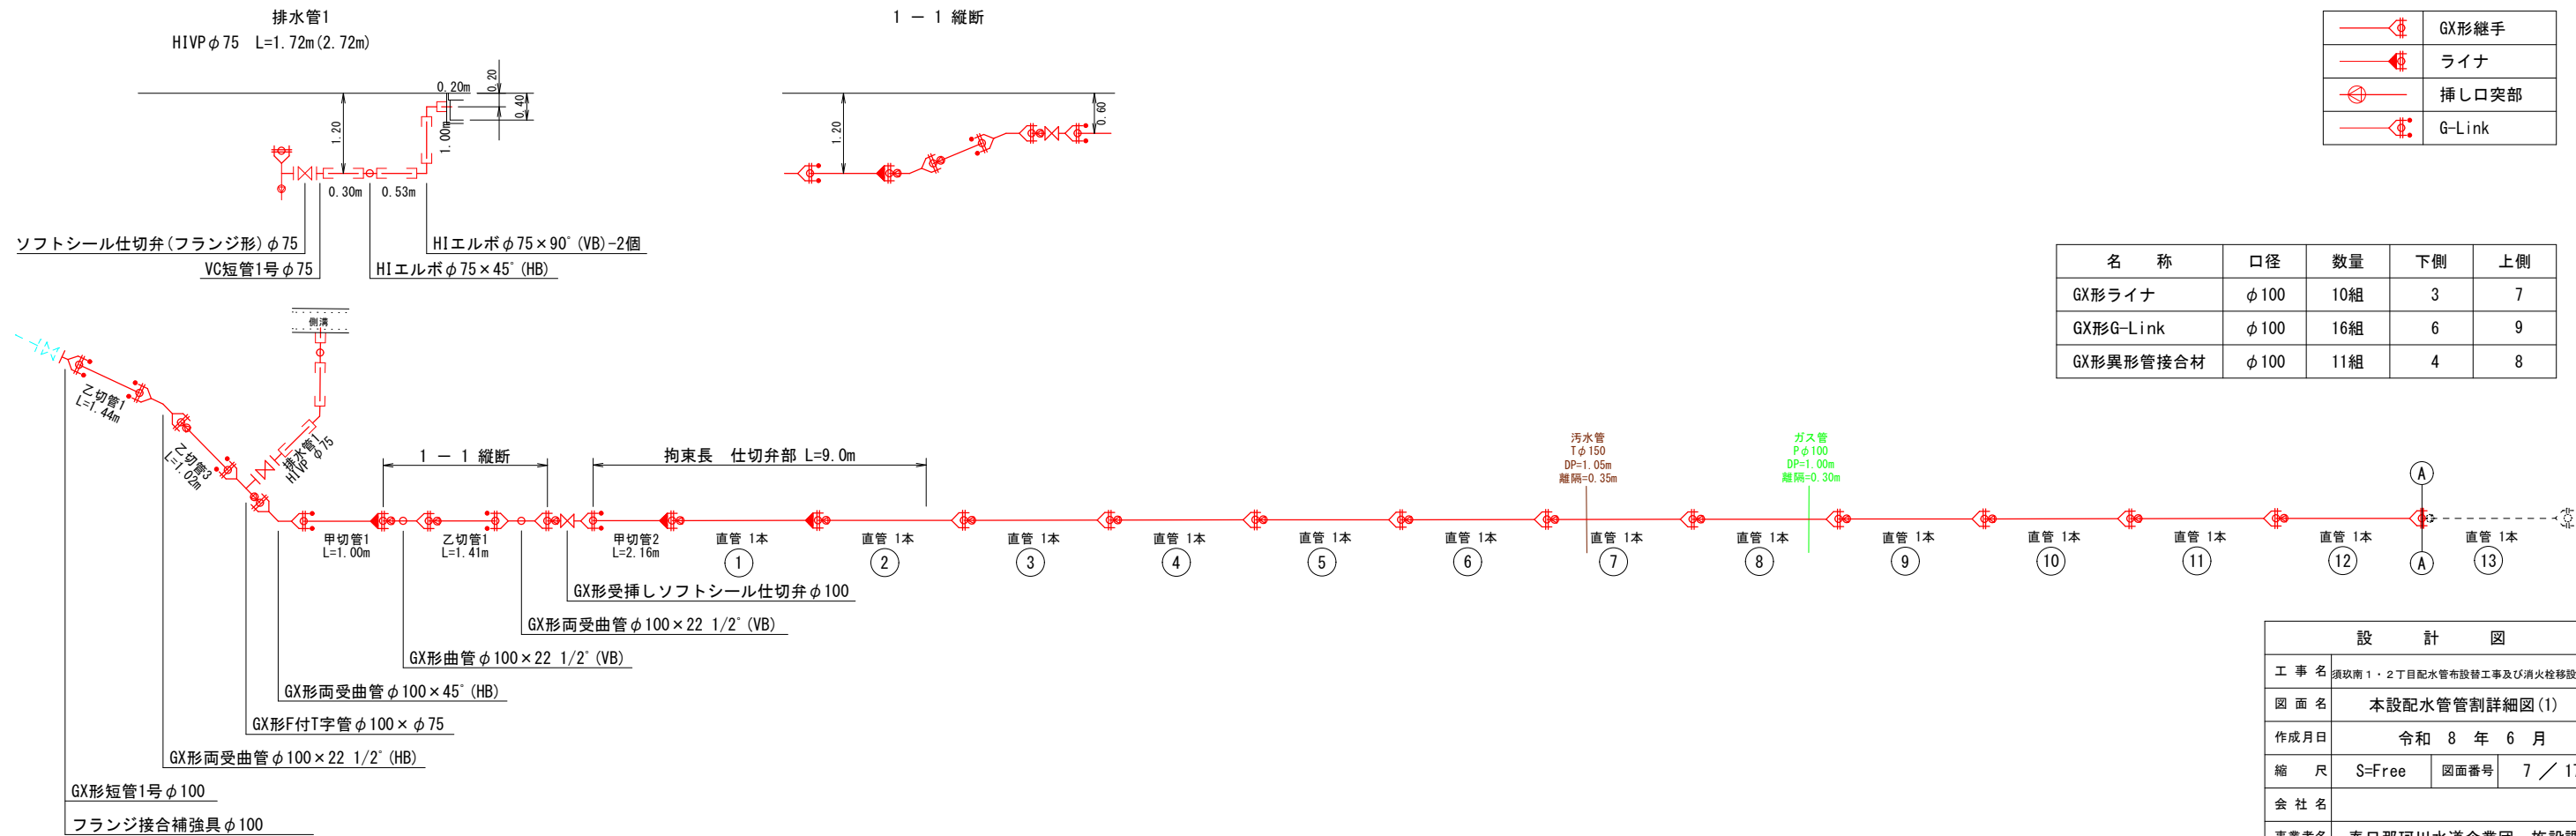


設 計 図			
工 事 名	須玖南 1・2 丁目配水管布設替工事及び消火栓移設工事		
図 面 名	本設配水管管割詳細図(1)		
作成月日	令和 8 年 6 月		
縮 尺	S=Free	図面番号	7 / 17
会 社 名			
事業者名	春日那珂川水道企業団 施設課		

本設配水管管割詳細図(2) S=Free


A路線 配水管布設替工事 ダクタイル鑄鉄管 (GX) S種 $\phi 100$ L=166.10m(172.92m)

3 - 3 縦断

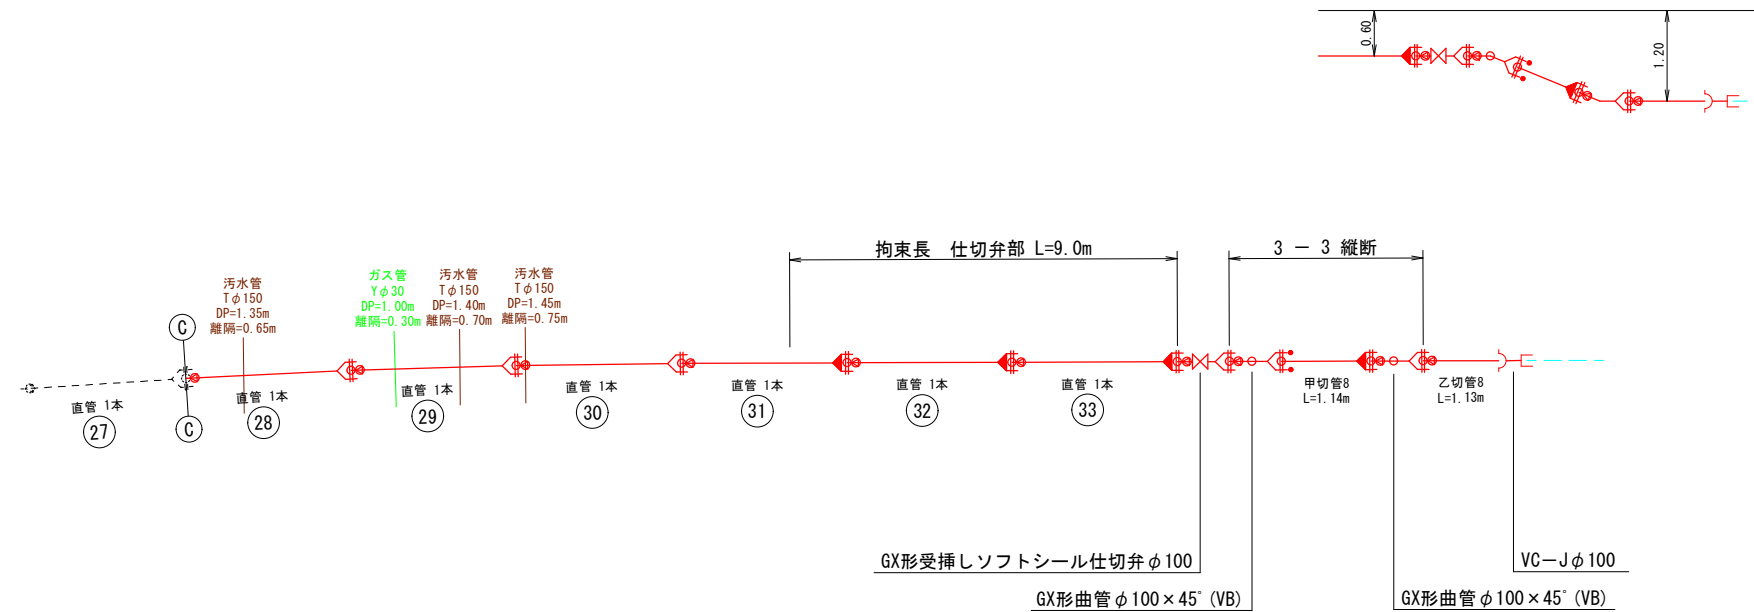

凡 例	
	GX形継手
	ライナ
	挿し口突部
	G-Link

名 称	口径	数量	下 側	上 側
GX形ライナ	φ100	6組	2	4
GX形G-Link	φ100	2組	1	1
GX形異形管接合材	φ100	3組	1	2

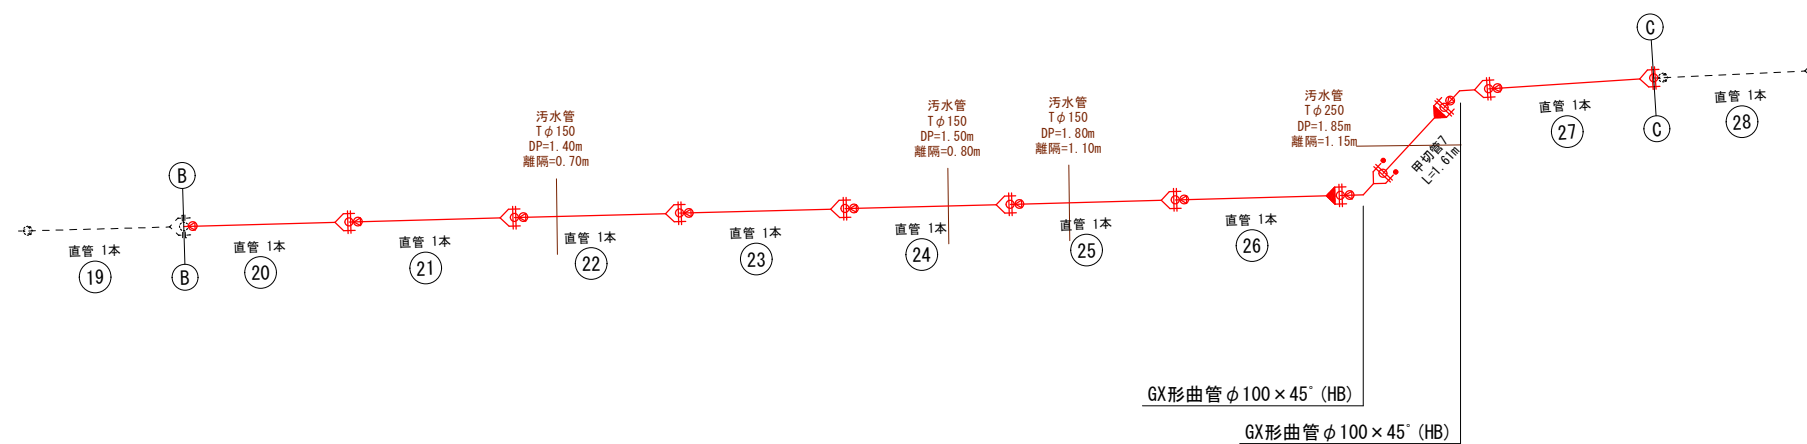



設 計 図			
工 事 名	須玖南 1・2 丁目配水管布設替工事及び消火栓移設工事		
図 面 名	本設配水管管割詳細図(2)		
作成年月日	令和 8 年 6 月		
縮 尺	S=Free	図面番号	8 / 17
会 社 名			
事業者名	春日那珂川水道企業団 施設課		

本設配水管管割詳細図(3) S=Free

B路線 配水管布設替工事 ダクタイル鑄鉄管 (GX) S種 φ75 L=3.25m
水道用ポリエチレン二層管 φ50 L=1.20m(1.80m)

C路線 配水管布設替工事 ダクタイル鋳鉄管 (GX) S種 φ75 L=1.12m
水道用ポリエチレン二層管 φ50 L=1.00m
水道用ポリエチレン二層管 φ40 L=34.56m (36.36m)

 
4 - 4 縱圍

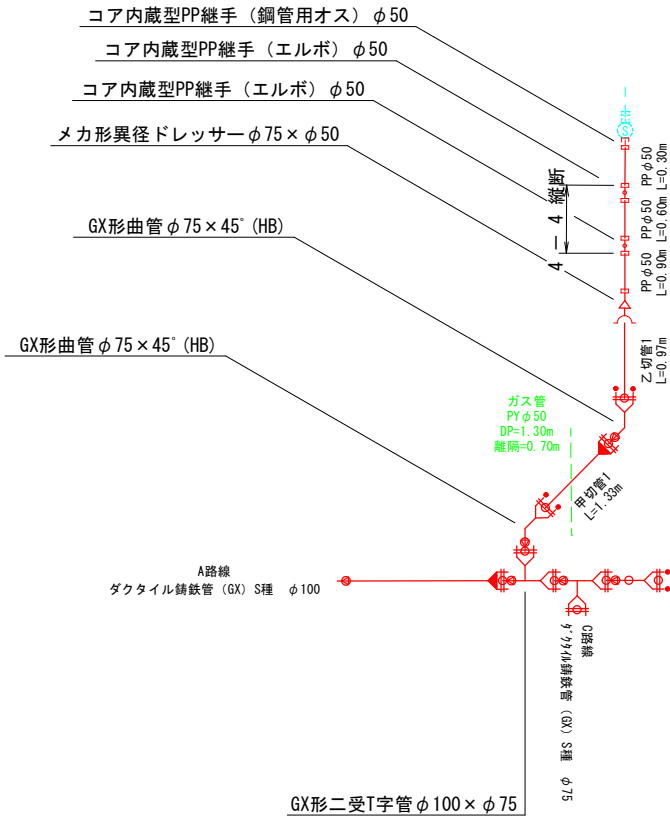


凡 例	
	GX形継手
	ライン
	挿し口突部
	G-Link

名 称	口径	数量	B路線	C路線
GX形ライナ	φ 75	1 組	1	0
GX形G-Link	φ 75	1 組	1	0
GX形異形管接合材	φ 75	2 組	1	1


5 - 5 縦断

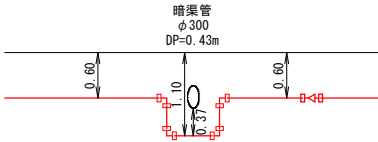


6 - 6 縦断

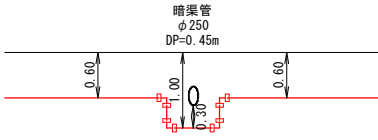

排水管2
HIVP $\phi 40$ L=1.97m(2.37m)

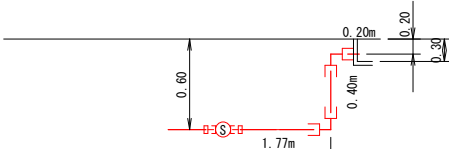

HIエルボφ40×90°(VB)-2個

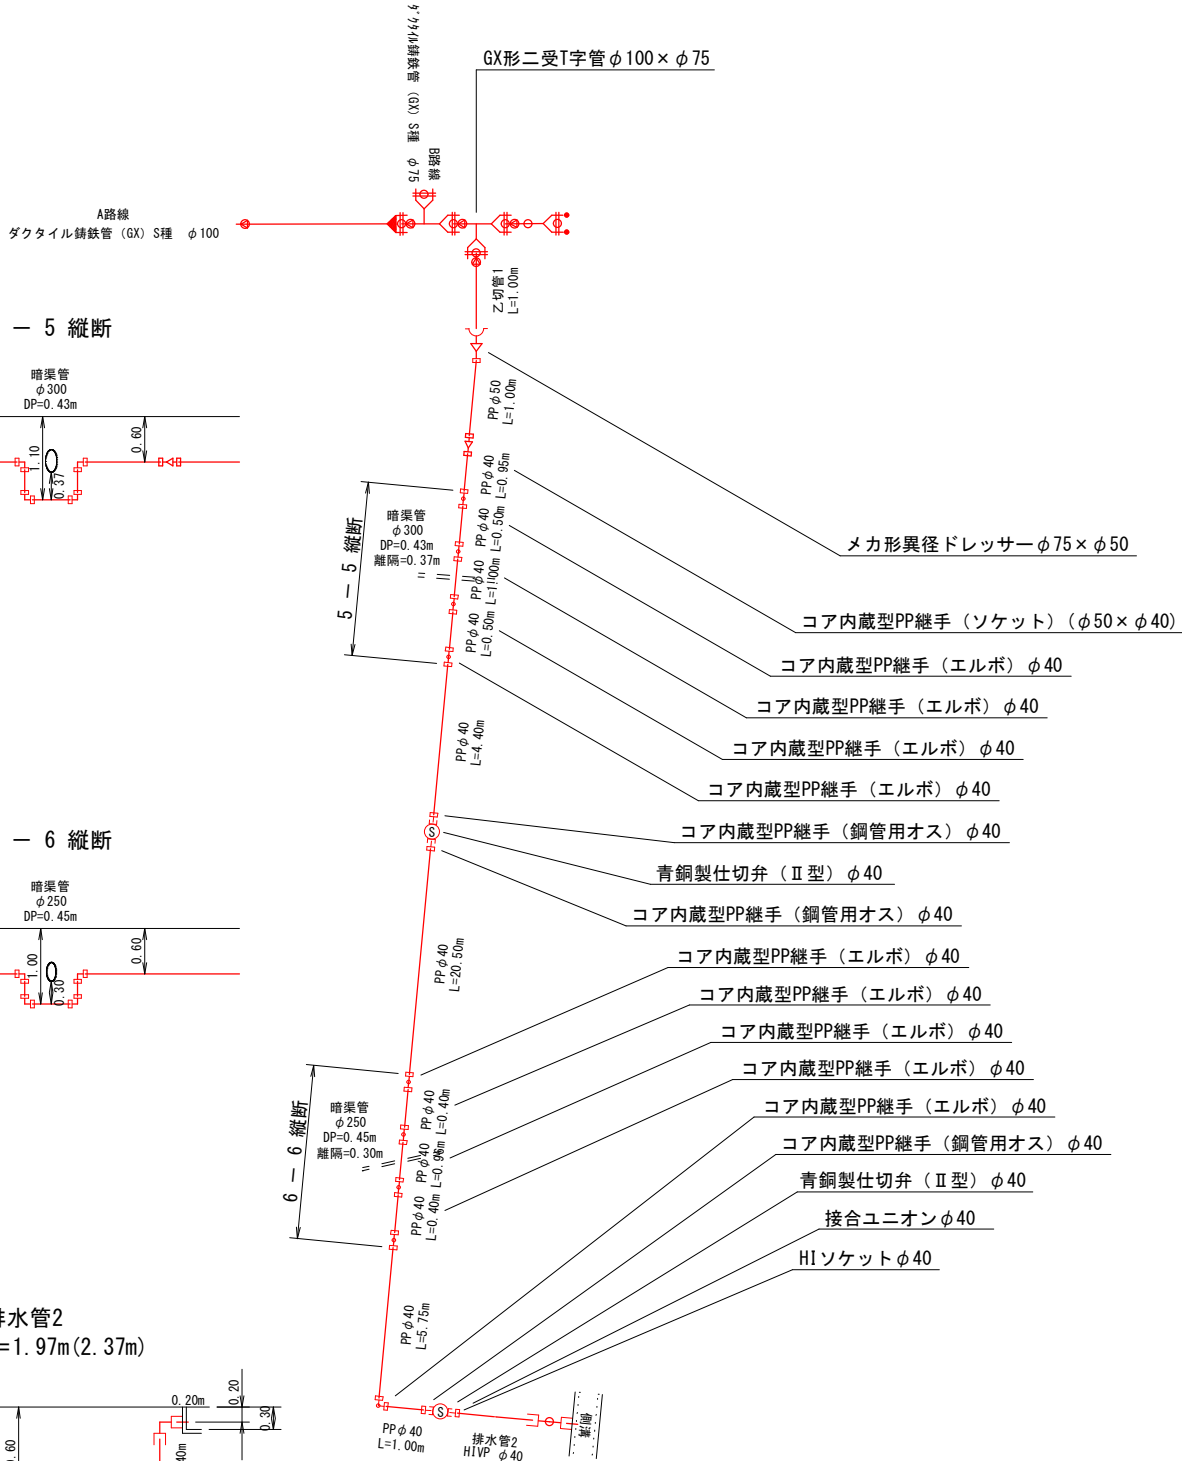


設 計 図		
工 事 名	須玖南1・2丁目配水管布設替工事及び消火栓移設工事	
図 面 名	本設配水管管割詳細図(3)	
作成月日	令和 8 年 6 月	
縮 尺	S=Free	図面番号 9 / 17
会 社 名		
事業者名	春日那珂川水道企業団 施設課	


本設配水管横断図

S=1/100 (A1版)
S=1/200 (A3版)


② - ②'

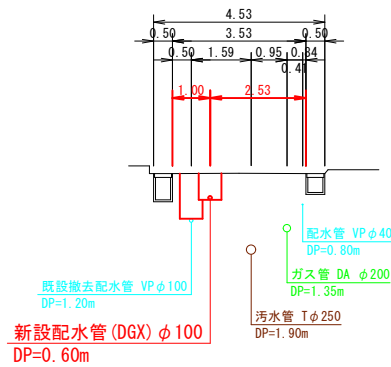


④ - ④'

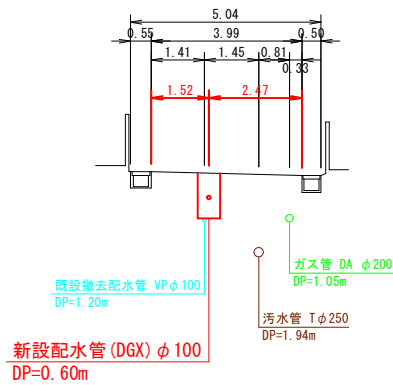


① - ①'

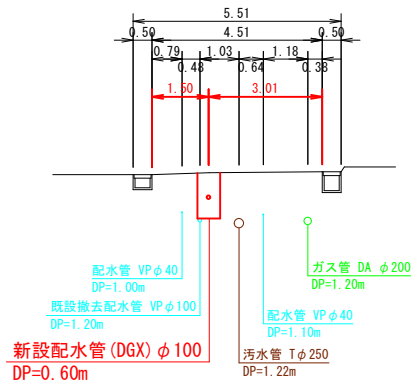


③ - ③'

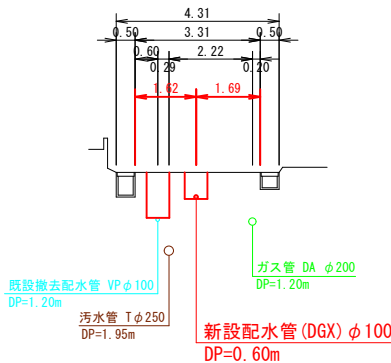

⑤ - ⑤'

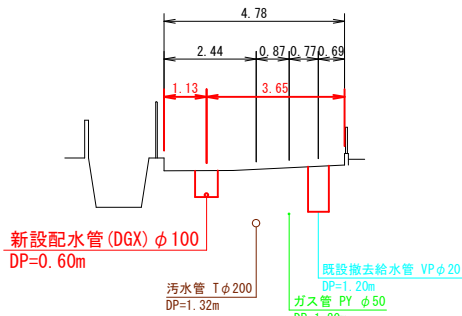


設 計 図			
工 事 名	須玖南 1・2 丁目配水管布設替工事及び消火栓移設工事		
図 面 名	本設配水管横断図		
作成月日	令和 8 年 6 月		
縮 尺	1/100 (A1版) 1/200 (A3版)	図面番号	10 / 17
会 社 名			
事業者名	春日那珂川水道企業団 施設課		

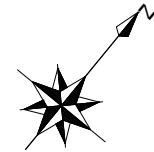


設 計 図		
工 事 名	須玖南 1、2 丁目配水管布設替工事及び消火栓移設工事	
図 面 名	本設給水管平面図	
作成月日	令和 8 年 6 月	
縮 尺	1/300 (A1版) 1/600 (A3版)	図面番号 11 / 17
会 社 名		
事業者名	春日那珂川水道企業団 施設課	

本設給水管詳細図(1) S=Free

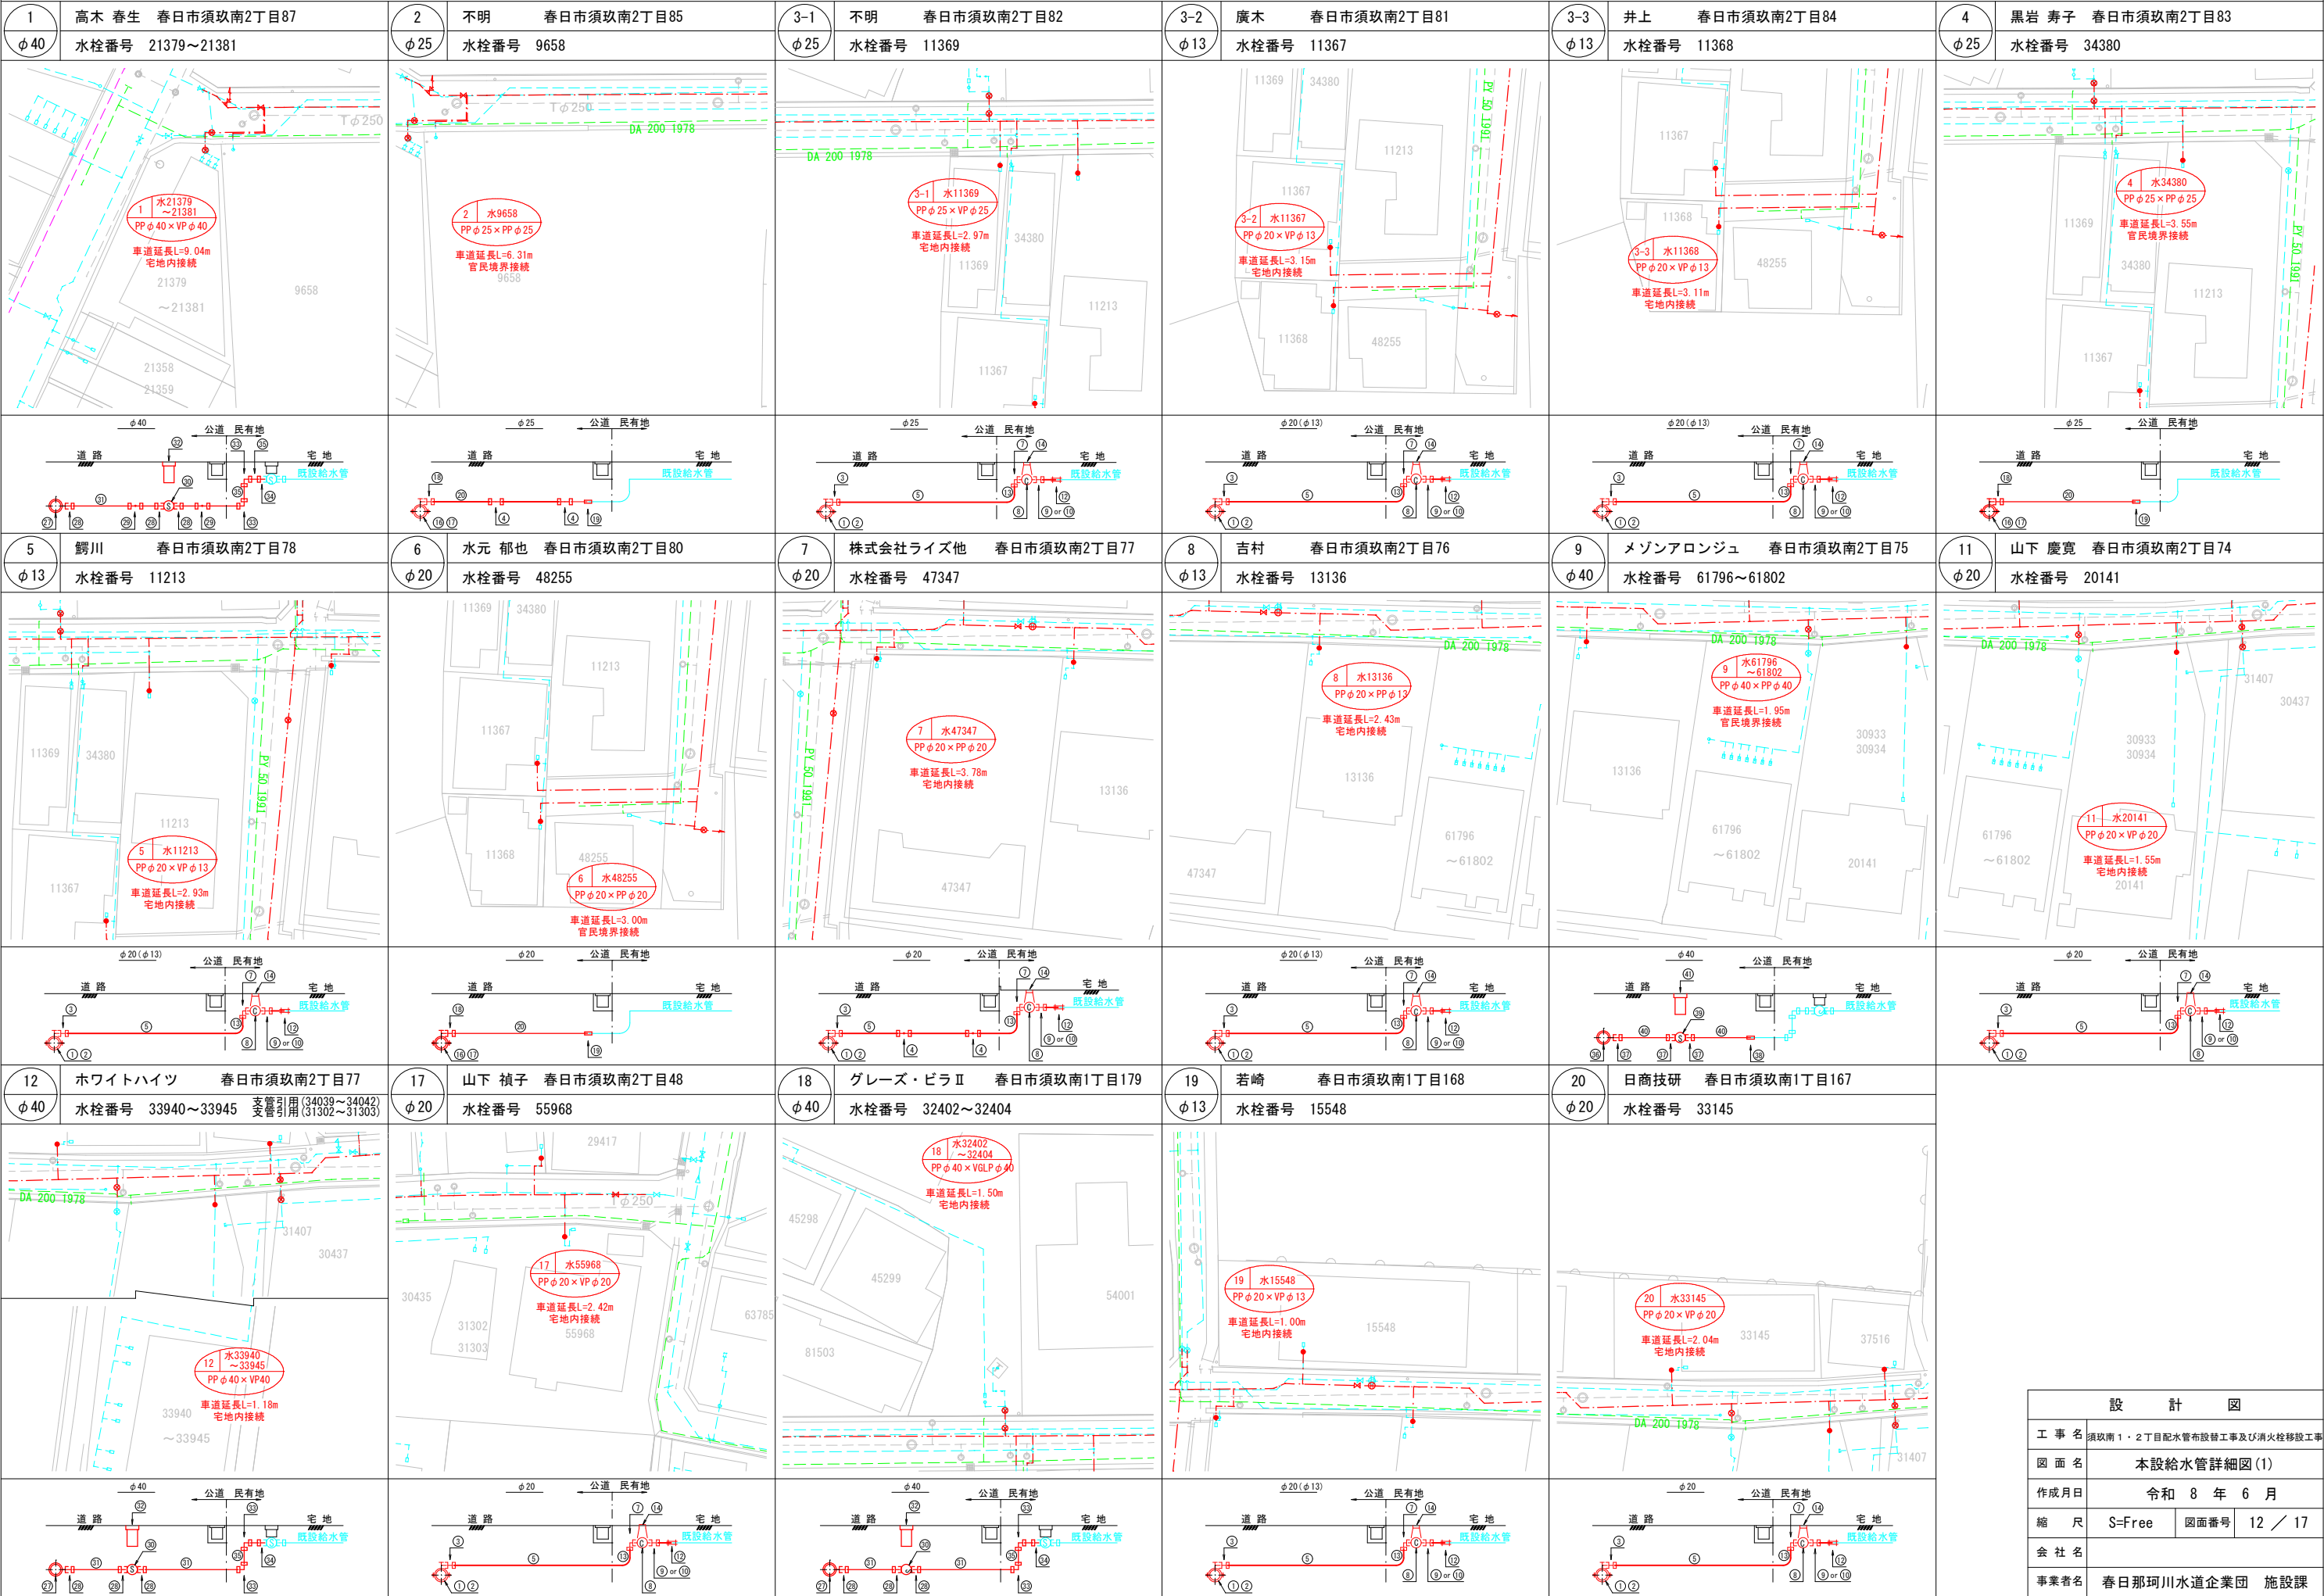

設計図	
工事名	須玖南1・2丁目配水管布設工事及び消火栓移設工事
図面名	本設給水管詳細図(1)
作成月日	令和8年6月
縮尺	S=Free 図面番号 12 / 17
会社名	
事業者名	春日那珂川水道企業団 施設課

本設給水管詳細図(2) S=Free

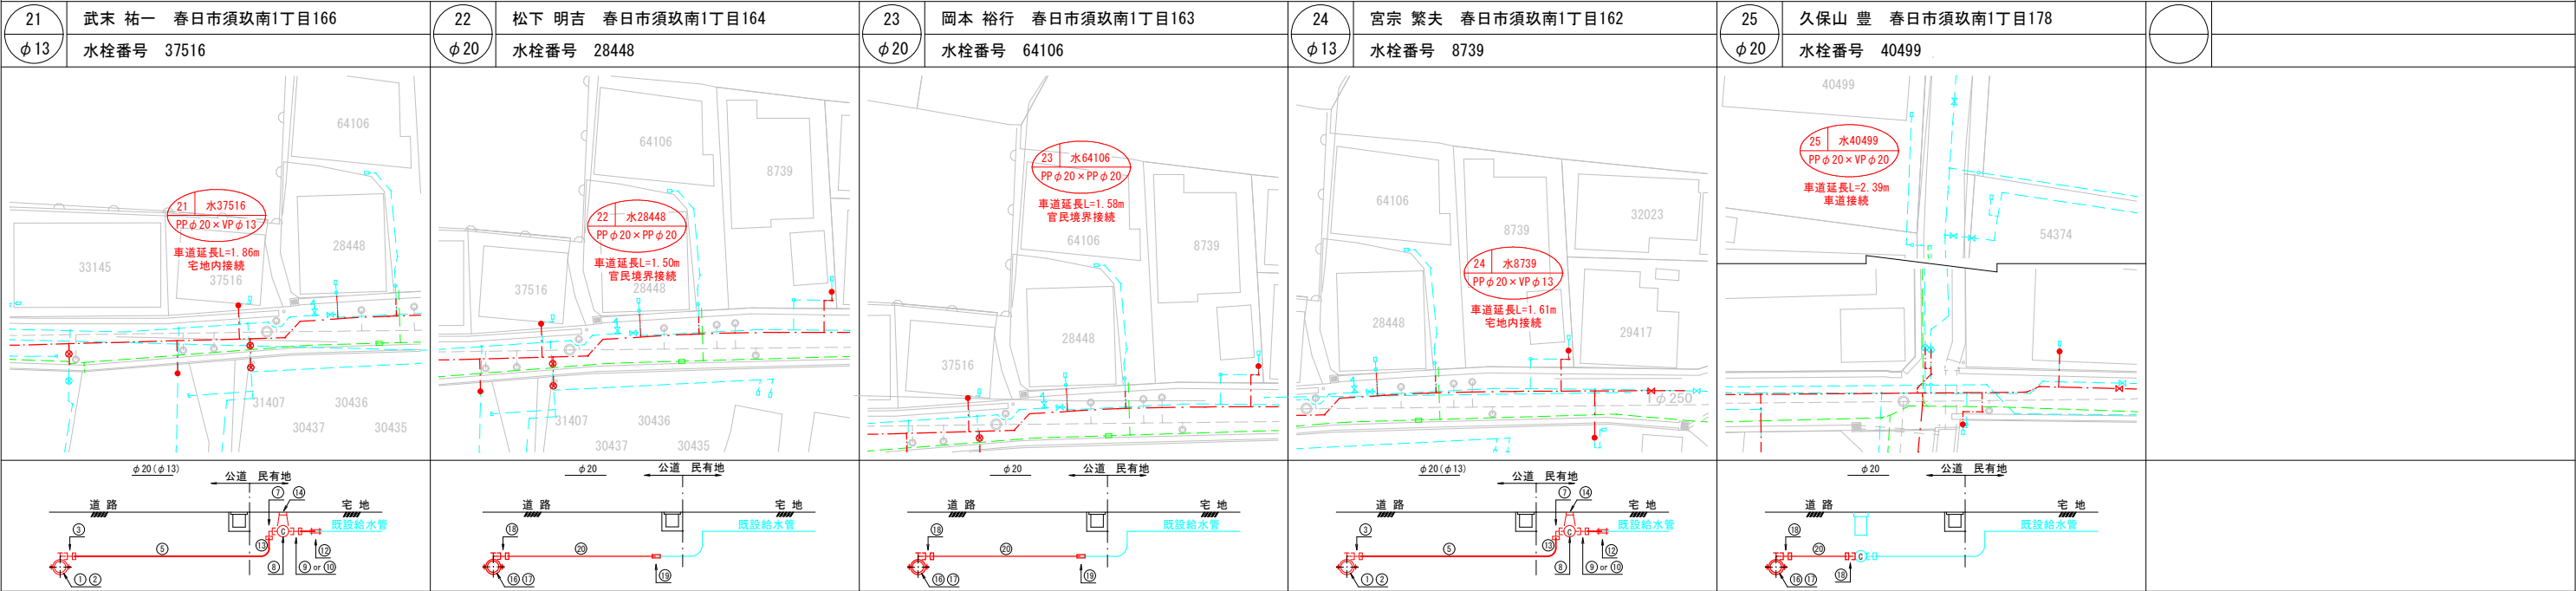

φ 13～φ 25

		材 料 名	詳細図(1)		詳細図(2)		合 計	
			φ 13	φ 20～φ 25	φ 13	φ 20～φ 25	φ 13	φ 20～φ 25
			5 個 (φ 20)	5 個	2 個 (φ 20)		7 個 (φ 20)	5 個
宅地内接続	公道	① サドル分水栓	5 個 (φ 20)	5 個	2 個 (φ 20)		7 個 (φ 20)	5 個
		② 密着コア	5 個 (φ 20)	5 個	2 個 (φ 20)		7 個 (φ 20)	5 個
		③ コア内蔵型PP継手 (メーターユニオン)	5 個 (φ 20)	5 個	2 個 (φ 20)		7 個 (φ 20)	5 個
		④ コア内蔵型PP継手 (エルボ)		2 個				2 個
		⑤ PP管 (一種二層管)	12.62m (φ 20)	9.79m	3.47m (φ 20)		16.09m (φ 20)	9.79m
	民有地	⑥ コア内蔵型PP継手 (エルボ)						
		⑦ コア内蔵型PP継手 (ベンド)	5 個 (φ 20)	5 個	2 個 (φ 20)		7 個 (φ 20)	5 個
		⑧ 止水栓 (ボール式)	5 個 (φ 20)	5 個	2 個 (φ 20)		7 個 (φ 20)	5 個
		⑨ コア内蔵型PP継手 (メーターユニオン)		5 個				5 個
		⑩ コア内蔵型PP継手 (メーターユニオン) (φ 20×φ 13)	5 個		2 個		7 個	
		⑪ コア内蔵型PP継手 (メーターユニオン) (φ 25×φ 20)						
		⑫ MCスーパユニオン	5 個	5 個	2 個		7 個	5 個
		⑬ PP管 (一種二層管)	m	m	m		m	m
		⑭ 止水栓筐	5 個	5 個	2 個		7 個	5 個
		⑮ パイプエンド (φ 20)						
官民境界接続	公道	⑯ サドル分水栓		3 個		3 個		6 個
		⑰ 密着コア		3 個		3 個		6 個
		⑱ コア内蔵型PP継手 (メーターユニオン)		3 個		4 個		7 個
		⑲ コア内蔵型PP継手 (ソケット)		3 個		2 個		5 個
		⑳ PP管 (一種二層管)		15.83m		5.47m		21.30m
		㉔ コア内蔵型PP継手 (エルボ)		2 個				2 個


φ 40～φ 50

		材 料 名	詳細図(1)	詳細図(2)	合 計
			φ 40	φ 40	φ 40
			φ 40	φ 40	φ 40
宅地内接続	公道	㉗ 割Ｔ字管 (SS型)	3 個		3 個
		㉘ コア内蔵型PP継手 (鋼管用オス)	9 個		9 個
		㉙ コア内蔵型PP継手 (エルボ)	2 個		2 個
		㉚ 青銅製仕切弁 (Ⅱ型)	3 基		3 基
		㉛ PP管 (一種二層管)	11.72m		11.72m
	民有地	㉜ 仕切弁BOX (スリース用)	3 組		3 組
		㉝ コア内蔵型PP継手 (エルボ)	6 個		6 個
		㉞ コア内蔵型PP継手 (鋼管用オス)	3 個		3 個
		㉟ PP管 (一種二層管)	m		m
		㊱ 割Ｔ字管 (SS型)	1 個		1 個
官民境界接続	公道	㊲ コア内蔵型PP継手 (鋼管用オス)	3 個		3 個
		㊳ コア内蔵型PP継手 (ソケット)	1 個		1 個
		㊴ 青銅製仕切弁 (Ⅱ型)	1 基		1 基
		㊵ PP管 (一種二層管)	1.95m		1.95m
		㊶ 仕切弁BOX (スリース用)	1 組		1 組


設 計 図			
工 事 名	須玖南 1・2 丁目配水管布設替工事及び消火栓移設工事		
図 面 名	本設給水管詳細図(2)		
作成月日	令和 8 年 6 月		
縮 尺	S=Free	図面番号	13 / 17
会 社 名			
事業者名	春日那珂川水道企業団 施設課		

本設配水管・給水管掘削復旧断面図_{S=free}

春日市道（一般車道As）

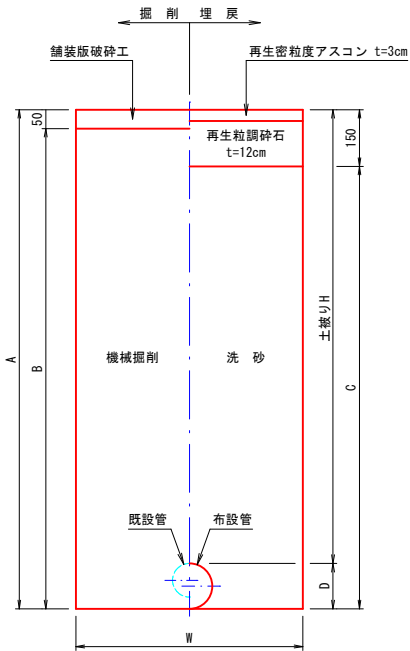


名称 既設口径	1.0m当り																	
	布設+撤去 DCIPφ100	布設+撤去 DCIPφ100	布設+撤去 DCIPφ100	布設+撤去 DCIPφ100	布設 DCIPφ100	布設+撤去 DCIPφ100	布設 DCIPφ75	布設+撤去 DCIPφ75	布設+撤去 PPφ50	布設 PPφ50・φ40	布設 PPφ40	布設 PPφ40	排水管 HIVPφ75	排水管 HIVPφ40	給水管 PPφ50以下	単独撤去 —	単独撤去 —	単独撤去 —
W (m)	0.60	0.60	0.60	0.90	0.60	0.60	0.60	0.60	0.60	—	—	—	—	0.60	0.55	0.60	0.60	0.60
土盛りH (m)	1.20	0.60	0.60	2.00	0.60	1.20	0.60	0.60	1.20	0.60	1.10	1.00	1.20	0.60	0.60	—	—	—
D (m)	0.12	0.12	0.12	0.12	0.12	0.12	0.09	0.09	0.06	0.06	0.06	0.06	0.09	0.06	0.06	—	—	—
A (m)	1.32	1.20	1.20	2.12	0.72	1.32	0.69	1.20	1.26	0.66	1.16	1.06	1.29	0.66	0.66	1.20	1.20	1.20
B (m)	1.27	1.15	1.15	2.07	0.67	1.27	0.64	1.15	1.21	0.61	1.11	1.01	1.24	0.61	0.61	1.15	1.15	1.15
C (m)	1.17	1.05	1.05	1.97	0.57	1.17	0.54	1.05	1.11	0.51	1.01	0.91	1.14	0.51	0.51	1.05	1.05	1.05
舗装版破砕 (m ²)	0.600	0.600	0.600	0.900	0.600	0.600	0.600	0.600	0.600	0.600	0.600	0.600	0.600	0.600	0.550	0.600	0.600	0.600
機械掘削 (m ³)	0.751	0.690	0.690	1.852	0.402	0.752	0.384	0.690	0.726	0.366	0.666	0.606	0.744	0.366	0.336	0.690	0.690	0.690
埋戻(洗砂) (m ³)	0.691	0.629	0.630	1.762	0.331	0.691	0.317	0.623	0.666	0.306	0.606	0.546	0.678	0.306	0.281	0.640	0.636	0.630
残土処理 (m ³)	0.751	0.690	0.690	1.852	0.402	0.752	0.384	0.690	0.726	0.366	0.666	0.606	0.744	0.366	0.336	0.690	0.690	0.690
舗装版処理 (m ³)	0.030	0.030	0.030	0.045	0.030	0.030	0.030	0.030	0.030	0.030	0.030	0.030	0.030	0.030	0.028	0.030	0.030	0.030
布設管体積 (m ³)	0.011	0.011	0.011	0.011	0.011	0.011	0.007	0.007	—	—	—	—	0.006	—	—	—	—	—
既設管体積 (m ³)	0.011	0.010	0.011	0.011	—	0.010	—	—	—	—	—	—	—	—	—	0.010	0.006	—
矢板長 (m)	—	—	—	2.5	—	—	—	—	—	—	—	—	—	—	—	—	—	—
支保工 (段)	—	—	—	2	—	—	—	—	—	—	—	—	—	—	—	—	—	—

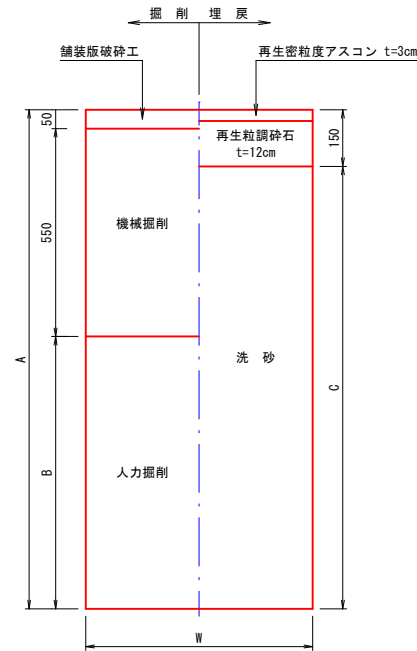

名称 口径	試掘 —
W (m)	0.60
土盛りH (m)	—
A (m)	1.20
B (m)	0.60
C (m)	1.05
舗装版破砕 (m ²)	0.600
機械掘削 (m ³)	0.330
人力掘削 (m ³)	0.360
埋戻(洗砂) (m ³)	0.630
残土処理(機械) (m ³)	0.330
残土処理(人力) (m ³)	0.360
舗装版処理 (m ³)	0.030
既設管体積 (m ³)	—


福岡県道(車道As)

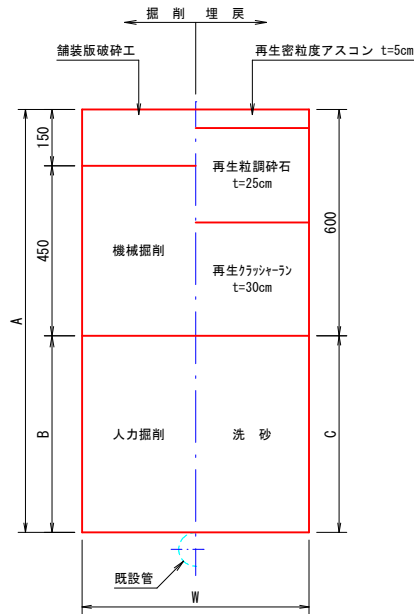


名称 口径	玉おろし φ50
W (m)	0.60
土盛りH (m)	—
A (m)	1.20
B (m)	0.60
C (m)	0.60
舗装版破砕 (m ²)	0.600
機械掘削 (m ³)	0.270
人力掘削 (m ³)	0.360
埋戻(洗砂) (m ³)	0.360
残土処理(機械) (m ³)	0.270
残土処理(人力) (m ³)	0.360
舗装版処理 (m ³)	0.090
既設管体積 (m ³)	—

舗装復旧図

春日市道（一般車道As）

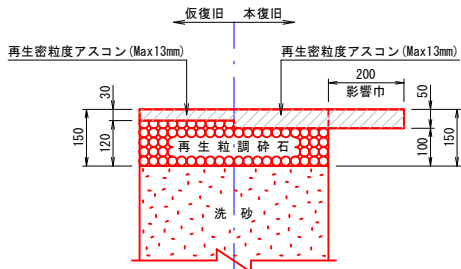

福岡県道(車道As)

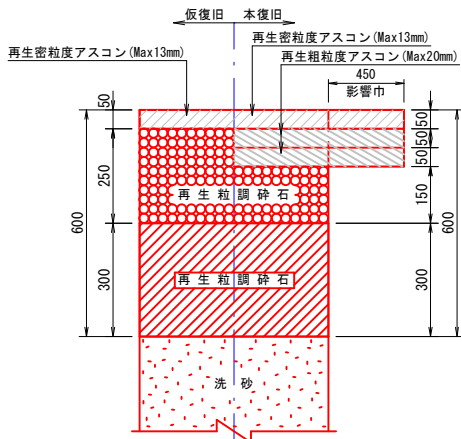


設計図	
工事名	須玖南1・2丁目配水管布設替工事及び消火栓移設工事
図面名	本設配水管・給水管掘削復旧断面図
作成月日	令和 8 年 6 月
縮尺	S=Free 図面番号 14 / 17
会社名	
事業者名	春日那珂川水道企業団 施設課

名称 口径	再掘削 φ100
W (m)	0.60
土盛りH (m)	0.60
D (m)	0.12
A (m)	0.72
B (m)	0.69
C (m)	0.57
舗装版破砕 (m ²)	0.780
機械掘削 (m ³)	0.524
埋戻(洗砂) (m ³)	0.430
残土処理 (m ³)	0.524
舗装版処理 (m ³)	0.023
布設管体積 (m ³)	0.011
既設管体積 (m ³)	—


名称 口径	仮設管 φ75	仮設管 φ75	仮設管 φ50	仮設管 φ50	フランジ蓋 φ75	フランジ蓋 φ50
W (m)	0.30	0.30	0.30	0.30	0.90	0.80
土盛りH (m)	—	—	—	—	—	1.20
D (m)	—	—	—	—	—	—
A (m)	0.30	0.90	0.30	1.20	1.20	1.20
B (m)	0.27	0.87	0.27	1.17	1.17	1.17
C (m)	0.15	0.75	0.15	1.05	1.05	1.05
舗装版破砕 (m ²)	0.300	0.300	0.300	0.300	0.900	0.800
機械掘削 (m ³)	0.081	0.261	0.081	0.351	1.053	0.936
埋戻(発生土) (m ³)	0.051	0.231	0.045	0.315	0.945	0.840
残土処理 (m ³)	0.030	0.030	0.036	0.036	0.108	0.096
舗装版処理 (m ³)	0.009	0.009	0.009	0.009	0.027	0.024
布設管体積 (m ³)	—	—	—	—	—	—
既設管体積 (m ³)	0.006	0.006	—	—	—	—

本設給水管標準図・宅地内復旧構造図_{S=free}

① 宅地内で接続する場合

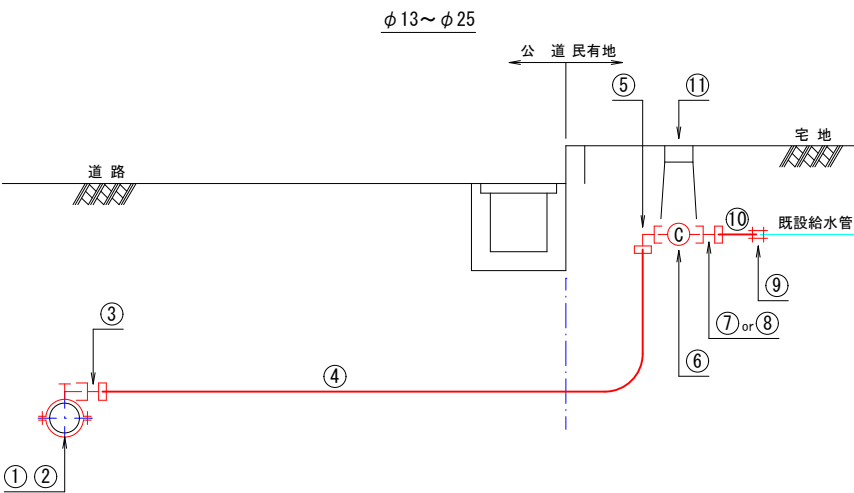


		材 料 名		φ13	φ20~φ25
預公	①	サドル付き分水栓		1 個 (φ20)	1 個
	②	密着コア		1 個 (φ20)	1 個
	③	コア内蔵型PP継手 (メーターユニオン)		1 個 (φ20)	1 個
	④	PP管 (一種二層管)		m (φ20)	m
地帯民	⑤	コア内蔵型PP継手 (ベンド)		1 個 (φ20)	1 個
	⑥	止水栓 (ボール式)		1 個 (φ20)	1 個
	⑦	コア内蔵型PP継手 (メーターユニオン)		—	1 個
	⑧	〃 (φ20×φ13)		1 個	—
	⑨	MCスーパージョイント		1 個	1 個
	⑩	PP管 (一種二層管)		m	m
	⑪	止水栓筐		1 個	1 個

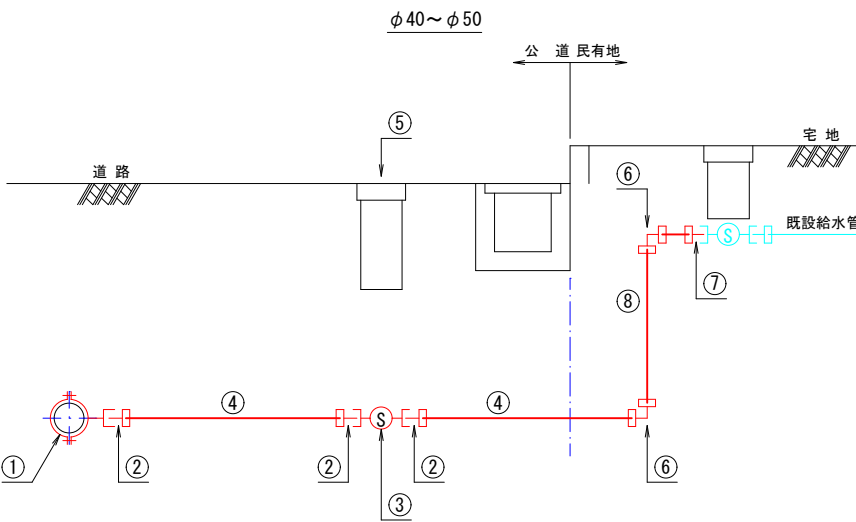


		材 料 名		φ40~φ50
預公	①	割丁字管 (SS型)		1 個
	②	コア内蔵型PP継手 (鋼管用オス)		3 個
	③	青銅仕切弁 (Ⅱ型)		1 基
	④	PP管 (一種二層管)		m
地帯民	⑤	仕切弁BOX (スリース用)		1 組
	⑥	コア内蔵型PP継手 (エルボ)		1 個
	⑦	コア内蔵型PP継手 (鋼管用オス)		1 個
	⑧	PP管 (一種二層管)		m

② 官民境界で接続する場合
(既設給水管がPP管の場合)

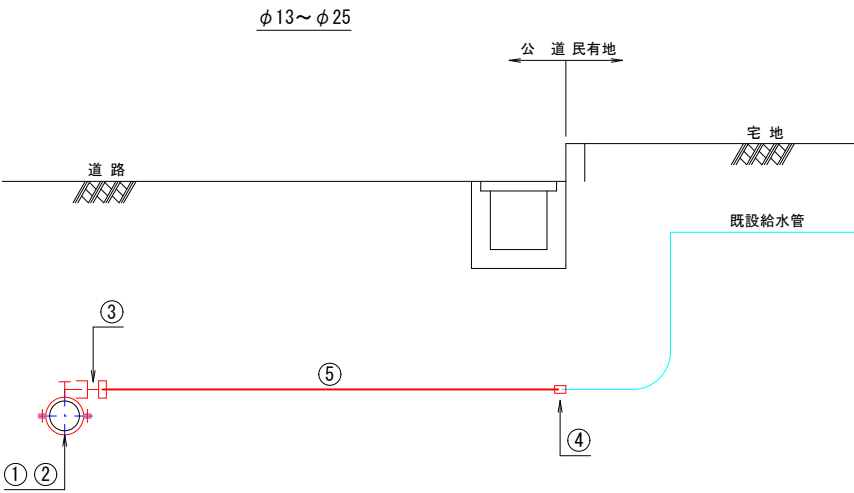


		材 料 名		φ20~φ25
預公	①	サドル付き分水栓 φ20		1 個
	②	密着コア		1 個
	③	コア内蔵型PP継手 (メーターユニオン)		1 個
	④	コア内蔵型PP継手 (ソケット)		1 個
	⑤	PP管 (一種二層管)		m

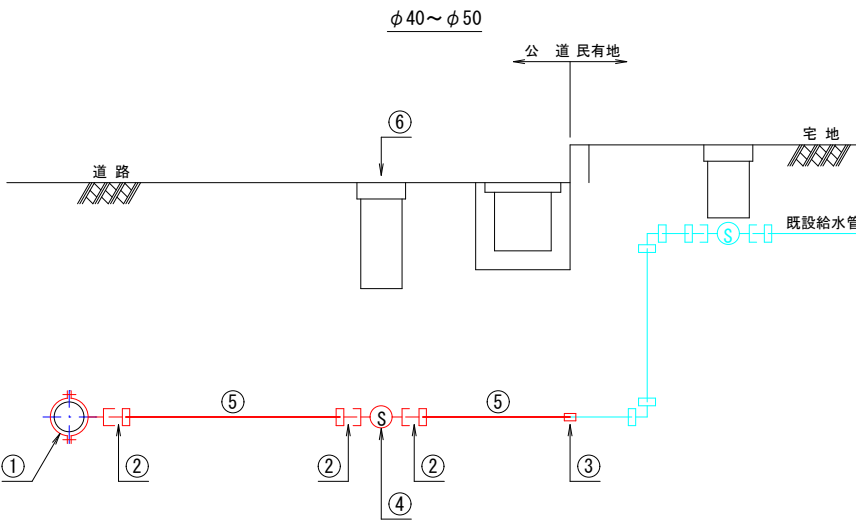


		材 料 名		φ40~φ50
預公	①	割丁字管 (SS型)		1 個
	②	コア内蔵型PP継手 (鋼管用オス)		3 個
	③	コア内蔵型PP継手 (ソケット)		1 個
	④	青銅仕切弁 (Ⅱ型)		1 基
	⑤	PP管 (一種二層管)		m
	⑥	仕切弁BOX (スリース用)		1 組

宅内路面復旧図

砂利・土

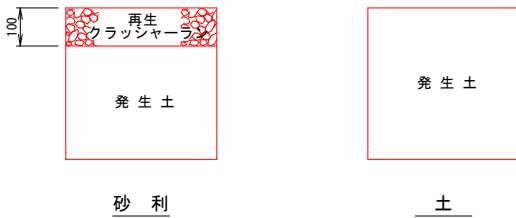

アスファルト・コンクリート・インターロッキング

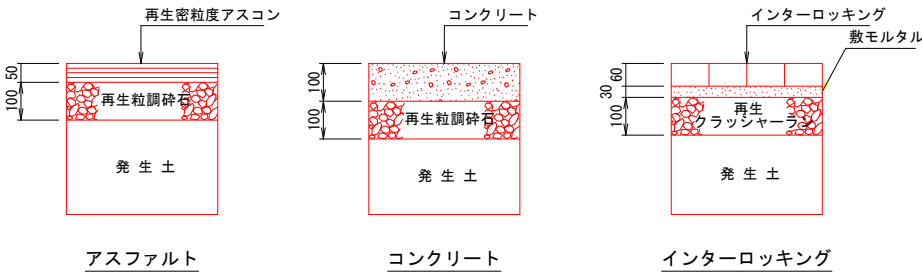


設 計 図			
工 事 名	須玖南1・2丁目配水管布設替工事及び消火栓移設工事		
図 面 名	本設給水管標準図・宅地内復旧構造図		
作成日	令和 8 年 6 月		
縮 尺	S=Free	図面番号	15 / 17
会 社 名			
事業者名	春日那珂川水道企業団 施設課		

舗装本復旧平面図 S=1/300 (A1版)
S=1/600 (A3版)



設 計 図			
工 事 名	須玖南1・2丁目配水管布設替工事及び消火栓移設工事		
図 面 名	舗装本復旧平面図		
作成月日	令和 8 年 6 月		
縮 尺	1/300 (A1版) 1/600 (A3版)	図面番号	16 / 17
会 社 名			
事業者名	春日那珂川水道企業団 施設課		

 

番号	舗装面積 (m2)
①	548.1
②	170.6
控除	8.6
合計	710.1


番号	舗装面積 (m ²)
③	6.4
控除	—
合計	6.4

設 計 図			
工 事 名	須玖南1・2丁目配水管布設替工事及び消火栓移設工事		
図 面 名	舗装求積図		
作成月日	令和 8 年 6 月		
縮 尺	1/300 (A1版) 1/600 (A3版)	図面番号	17 / 17
会 社 名			
事業者名	春日那珂川水道企業団 施設課		

仮設配水管詳細図PE(参考図) S=Free

凡 例

	ホー ルバ [°] ルア [°]
90° 	90° エルホ [°]
45° 	45° エルホ [°]
	フレキシブ [°] 継手
	ゾフシール 弁 φ 150 フアンジ [°] 短管 φ 150-2ヶ

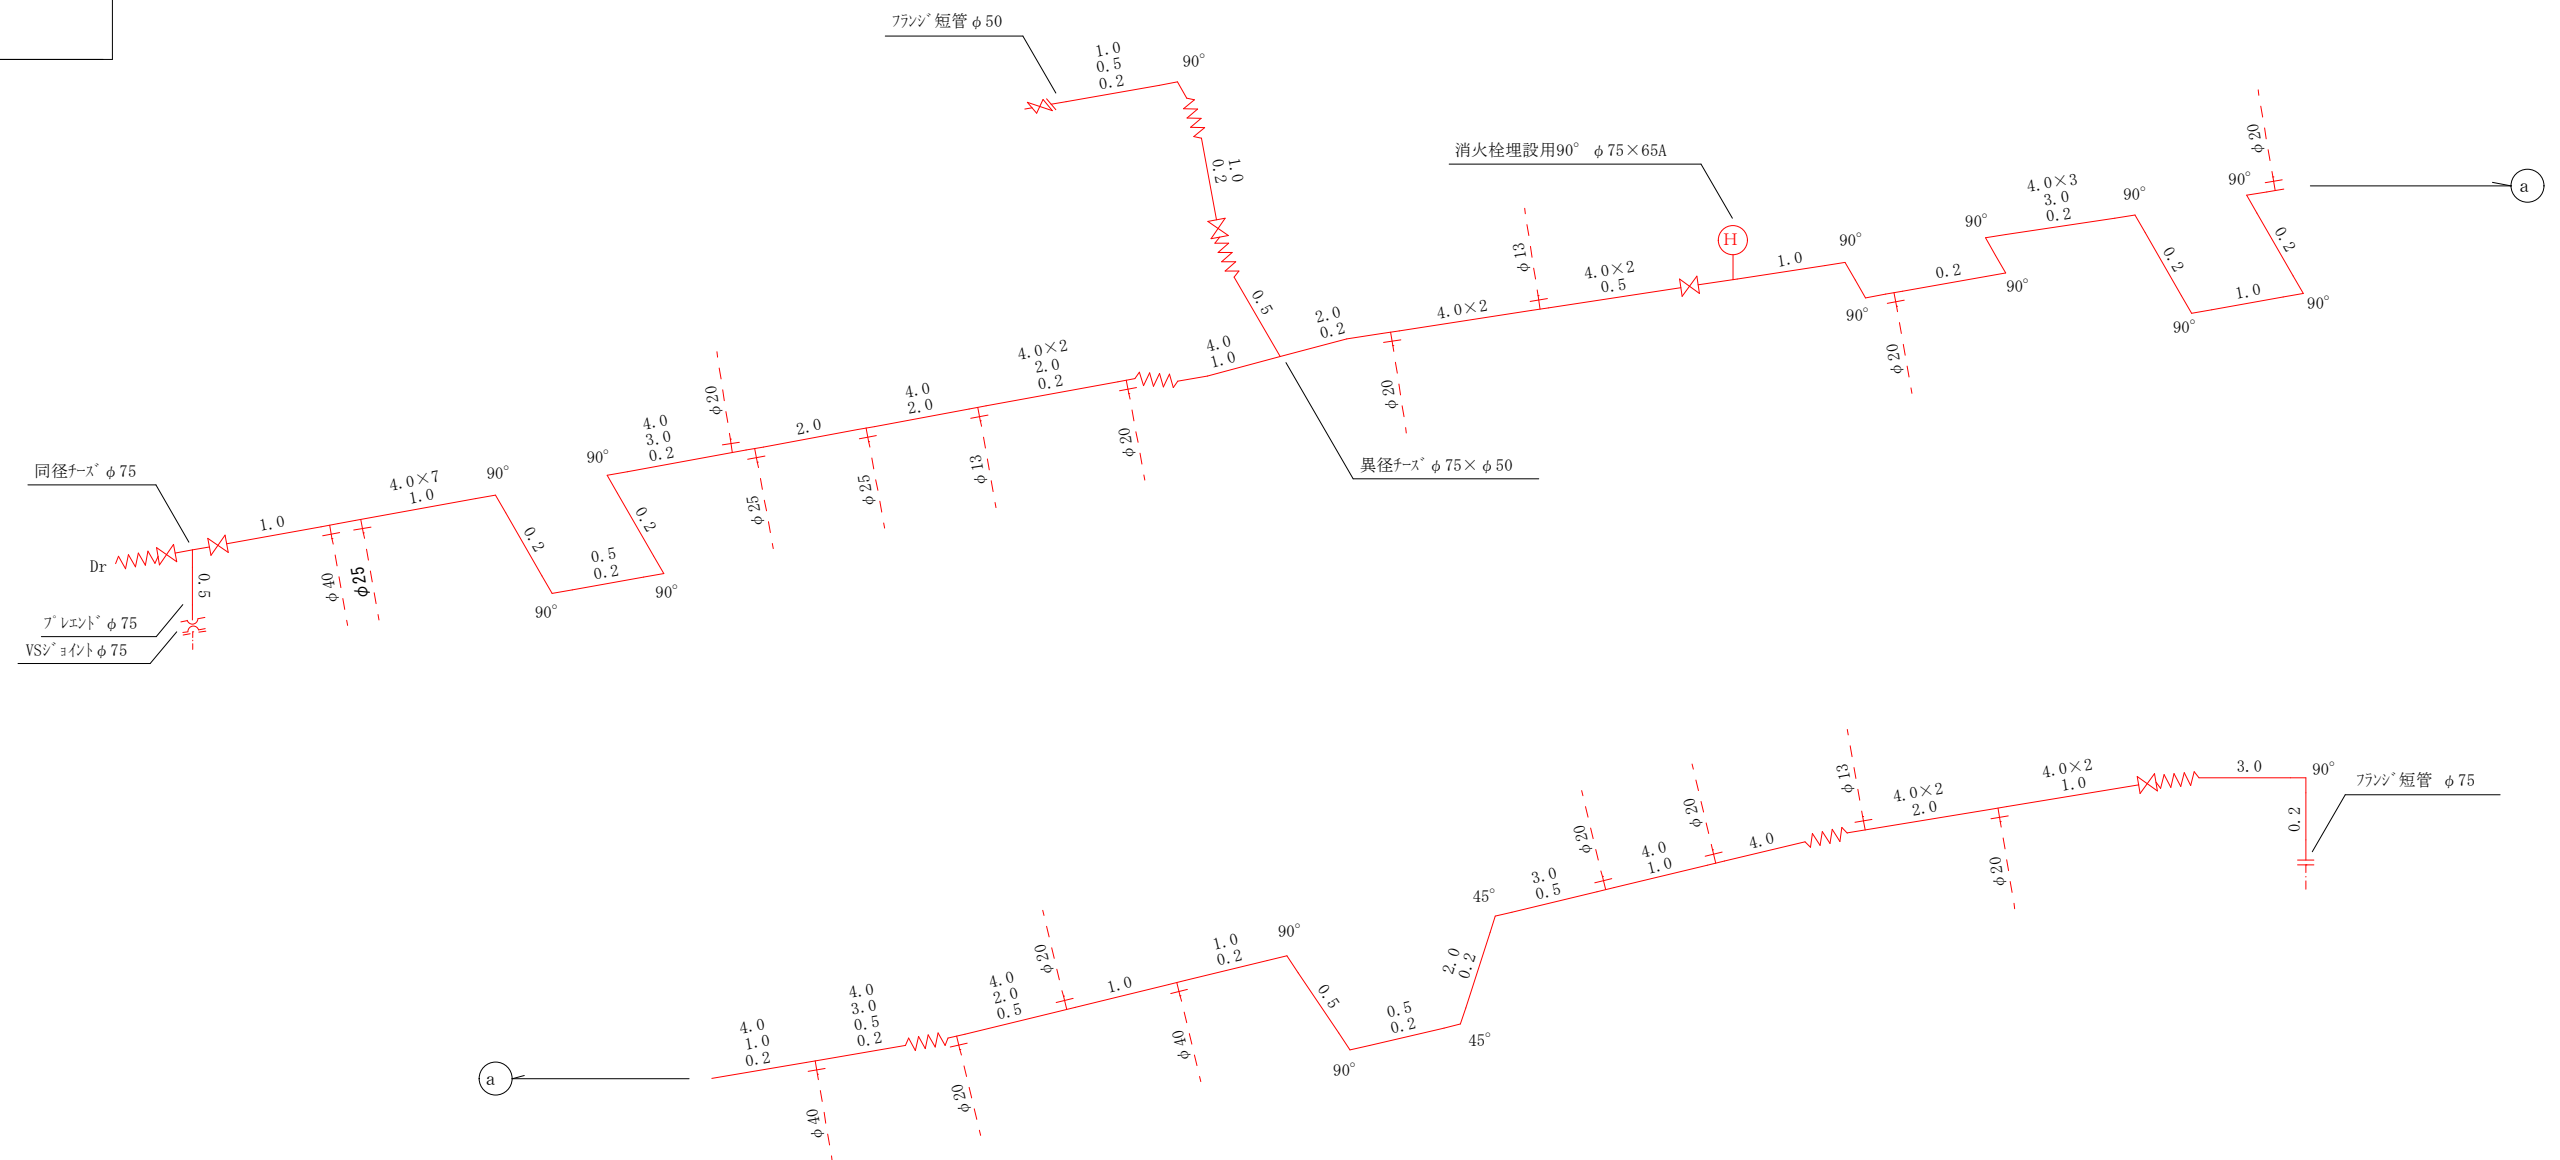

設 計 図			
工 事 名	須玖南 1・2 丁目配水管布設替工事及び消火栓移設工事		
図 面 名	仮設配水管詳細図PE (参考図)		
作成年月日	令和 8 年 6 月		
縮 尺	S=Free	図面番号	—
会 社 名			
事業者名	春日那珂川水道企業団 施設課		